 


Legenda materiálů



Legenda TZB



Poznámky:

- Trasy rozvodů jsou převzaty z původní dokumentace budovy, vislé trasy byly z větší části ověřeny na místě. Dle původní PD by ležaté rozvody vodovodu měly být umístěné v kanále pod podlahou.
- Otopná tělesa jsou zobrazena pouze schematicky.
- Zobrazen je pavilon B, pavilon A je shodný.



výškový systém místní

Projekt

Úprava sociálních zařízení v budově Krhanická 759/15

Adresa

Krhanická 759/15, Praha 4
parc.č. 374, k.ú. 728438 Kamýk

Stavební

Základní škola Písnická v Praze 12

Písnická 760/11, 142 00 Praha 4

Architekt

Ing. Nad'a Rosická

Ing.arch. Michal Rosický

Fáze

Dokumentace pro provedení stavby

Zodpovědný projektant částí

Ing. Nad'a Rosická

ČKAIT 0011032

T 607 841 995, E team@mina.studio

Výkres

04a - Současný stav

Pūdorys 1.np

Datum 19.06.2022 Měřítko 1:100


Datum

Datum
19.06.2022

Měřitko

1:100

Změna

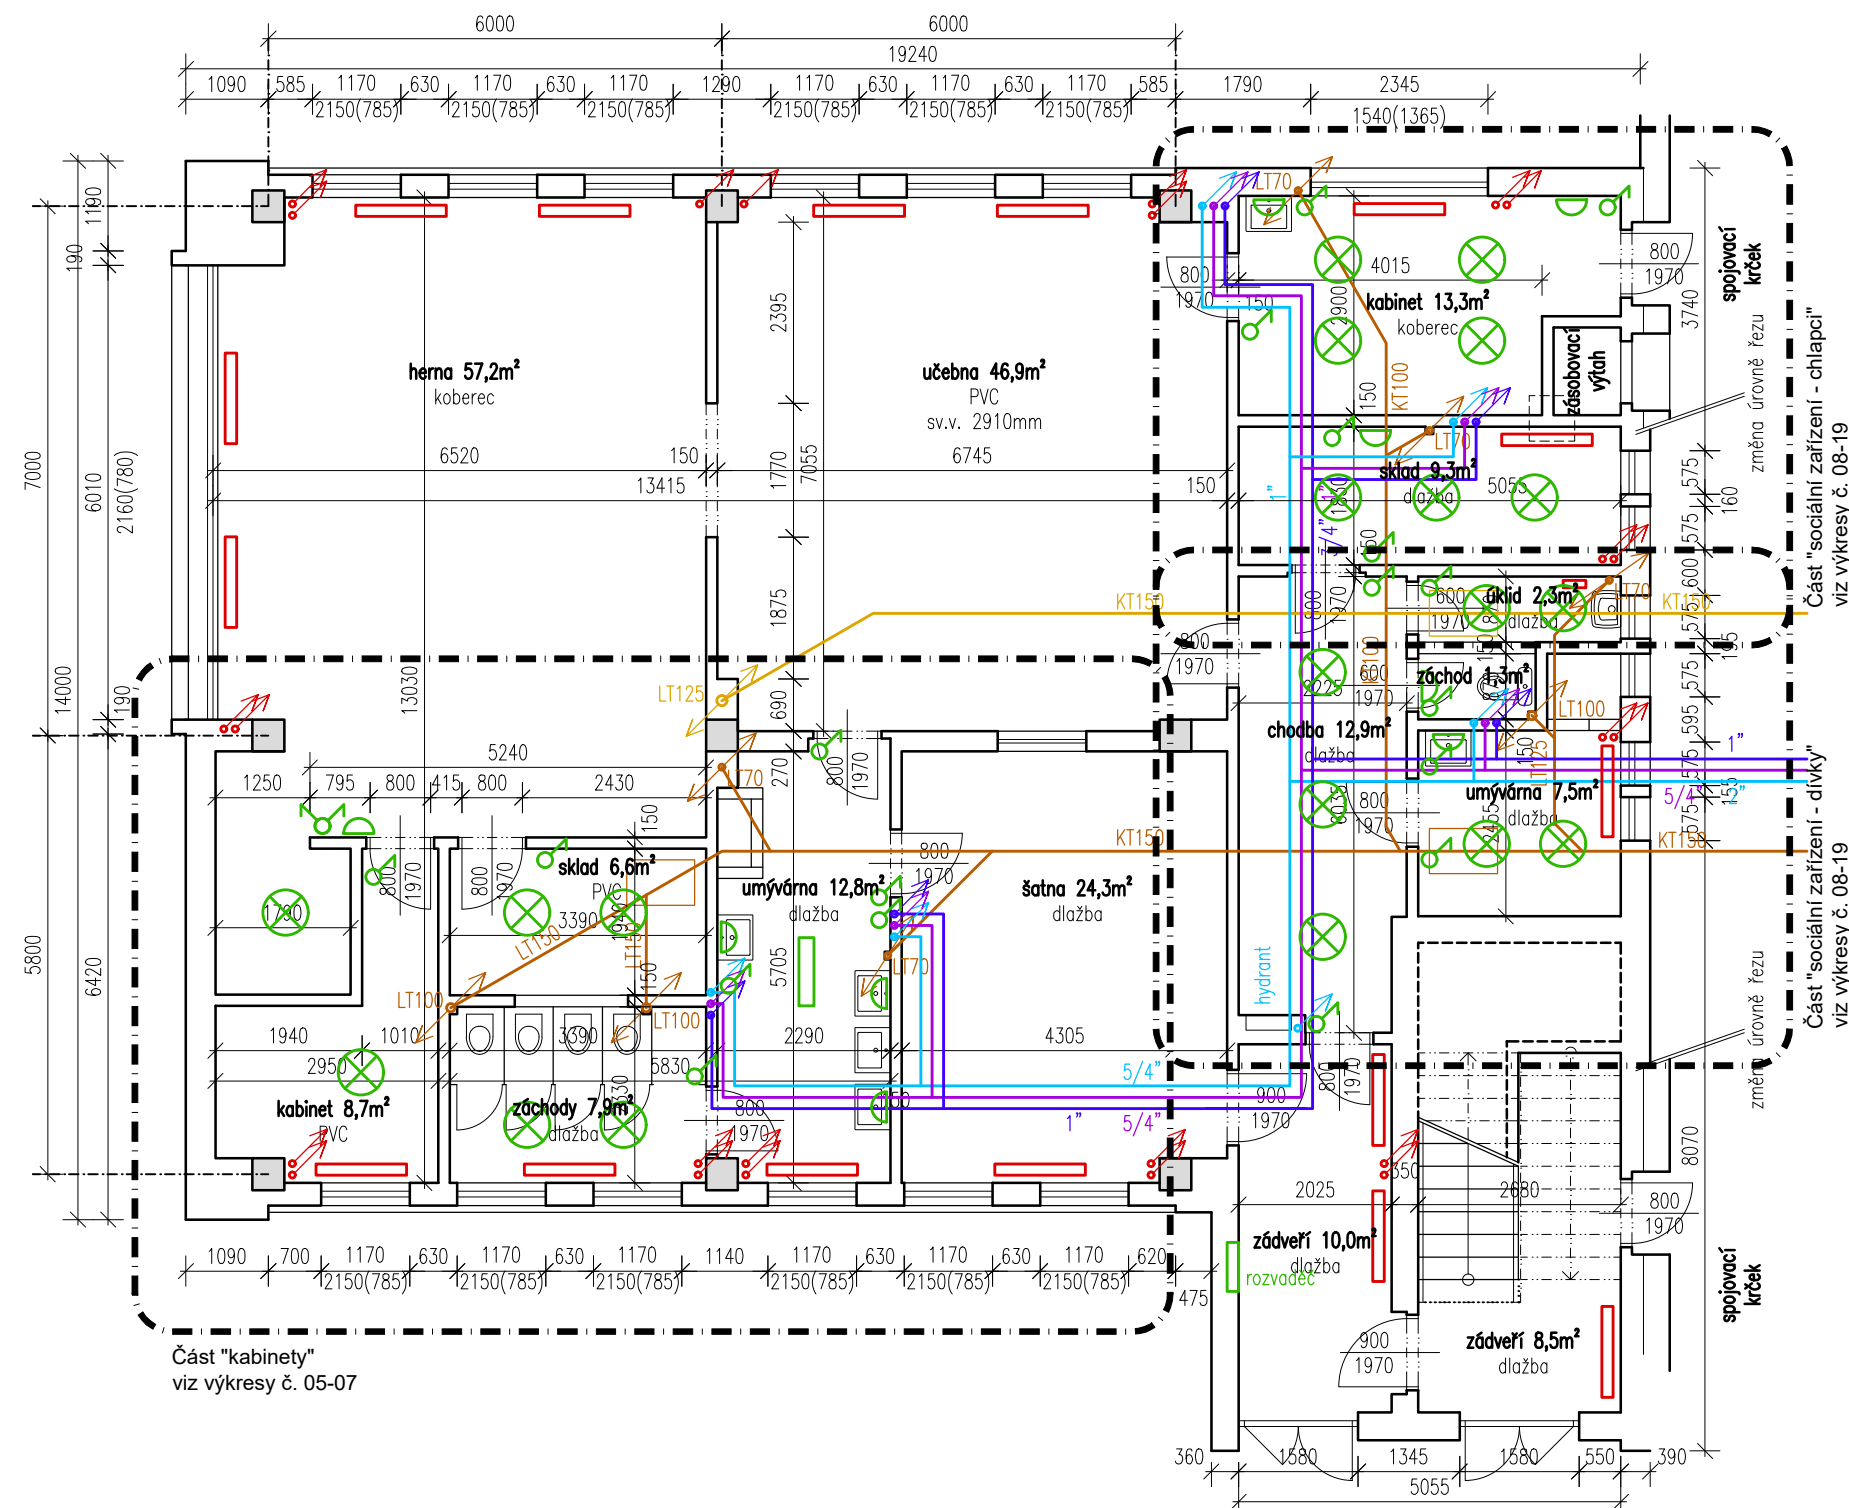

Legenda materiálů

- Stávající konstrukce
- Stávající žb sloupy

Legenda TZB

- Vodovod - studená voda
- Vodovod - teplá voda
- Vodovod - cirkulace
- Kanalizace splašková
- Kanalizace dešťová
- Vytápění
- Rozvody NN
- Zásuvka, dvojzásuvka 230V
- Vypínač, přepínač
- Rozvody datové
- Datová zásuvka RJ45

Poznámky:

- Trasy rozvodů jsou převzaté z původní dokumentace budovy, svislé trasy byly z větší části ověřeny na místě. Dle původní PD by ležaté rozvody vodovodu měly být umístěné v kanále pod podlahou.
- Otopná tělesa jsou zobrazena pouze schematicky.
- Zobrazen je pavilon B, pavilon A je shodný.



výškový systém místní

Projekt

Úprava sociálních zařízení
v budově Krhanická 759/15

Adresa

Krhanická 759/15, Praha 4
parc.č. 374, k.ú. 728438 Kamýk

Stavebník

Základní škola Písnická v Praze 12
Písnická 760/11, 142 00 Praha 4

Architekt

Ing. Naďa Rosická
Ing.arch. Michal Rosický


Fáze


Dokumentace pro provedení stavby

Zodpovědný projektant části

Ing. Naďa Rosická
ČKAIT 0011032
T 607 841 995, E team@mina.studio

Výkres	04b - Současný stav Půdorys 2.np		
Datum	19.06.2022	Měřítko	1:100
Změna	-		

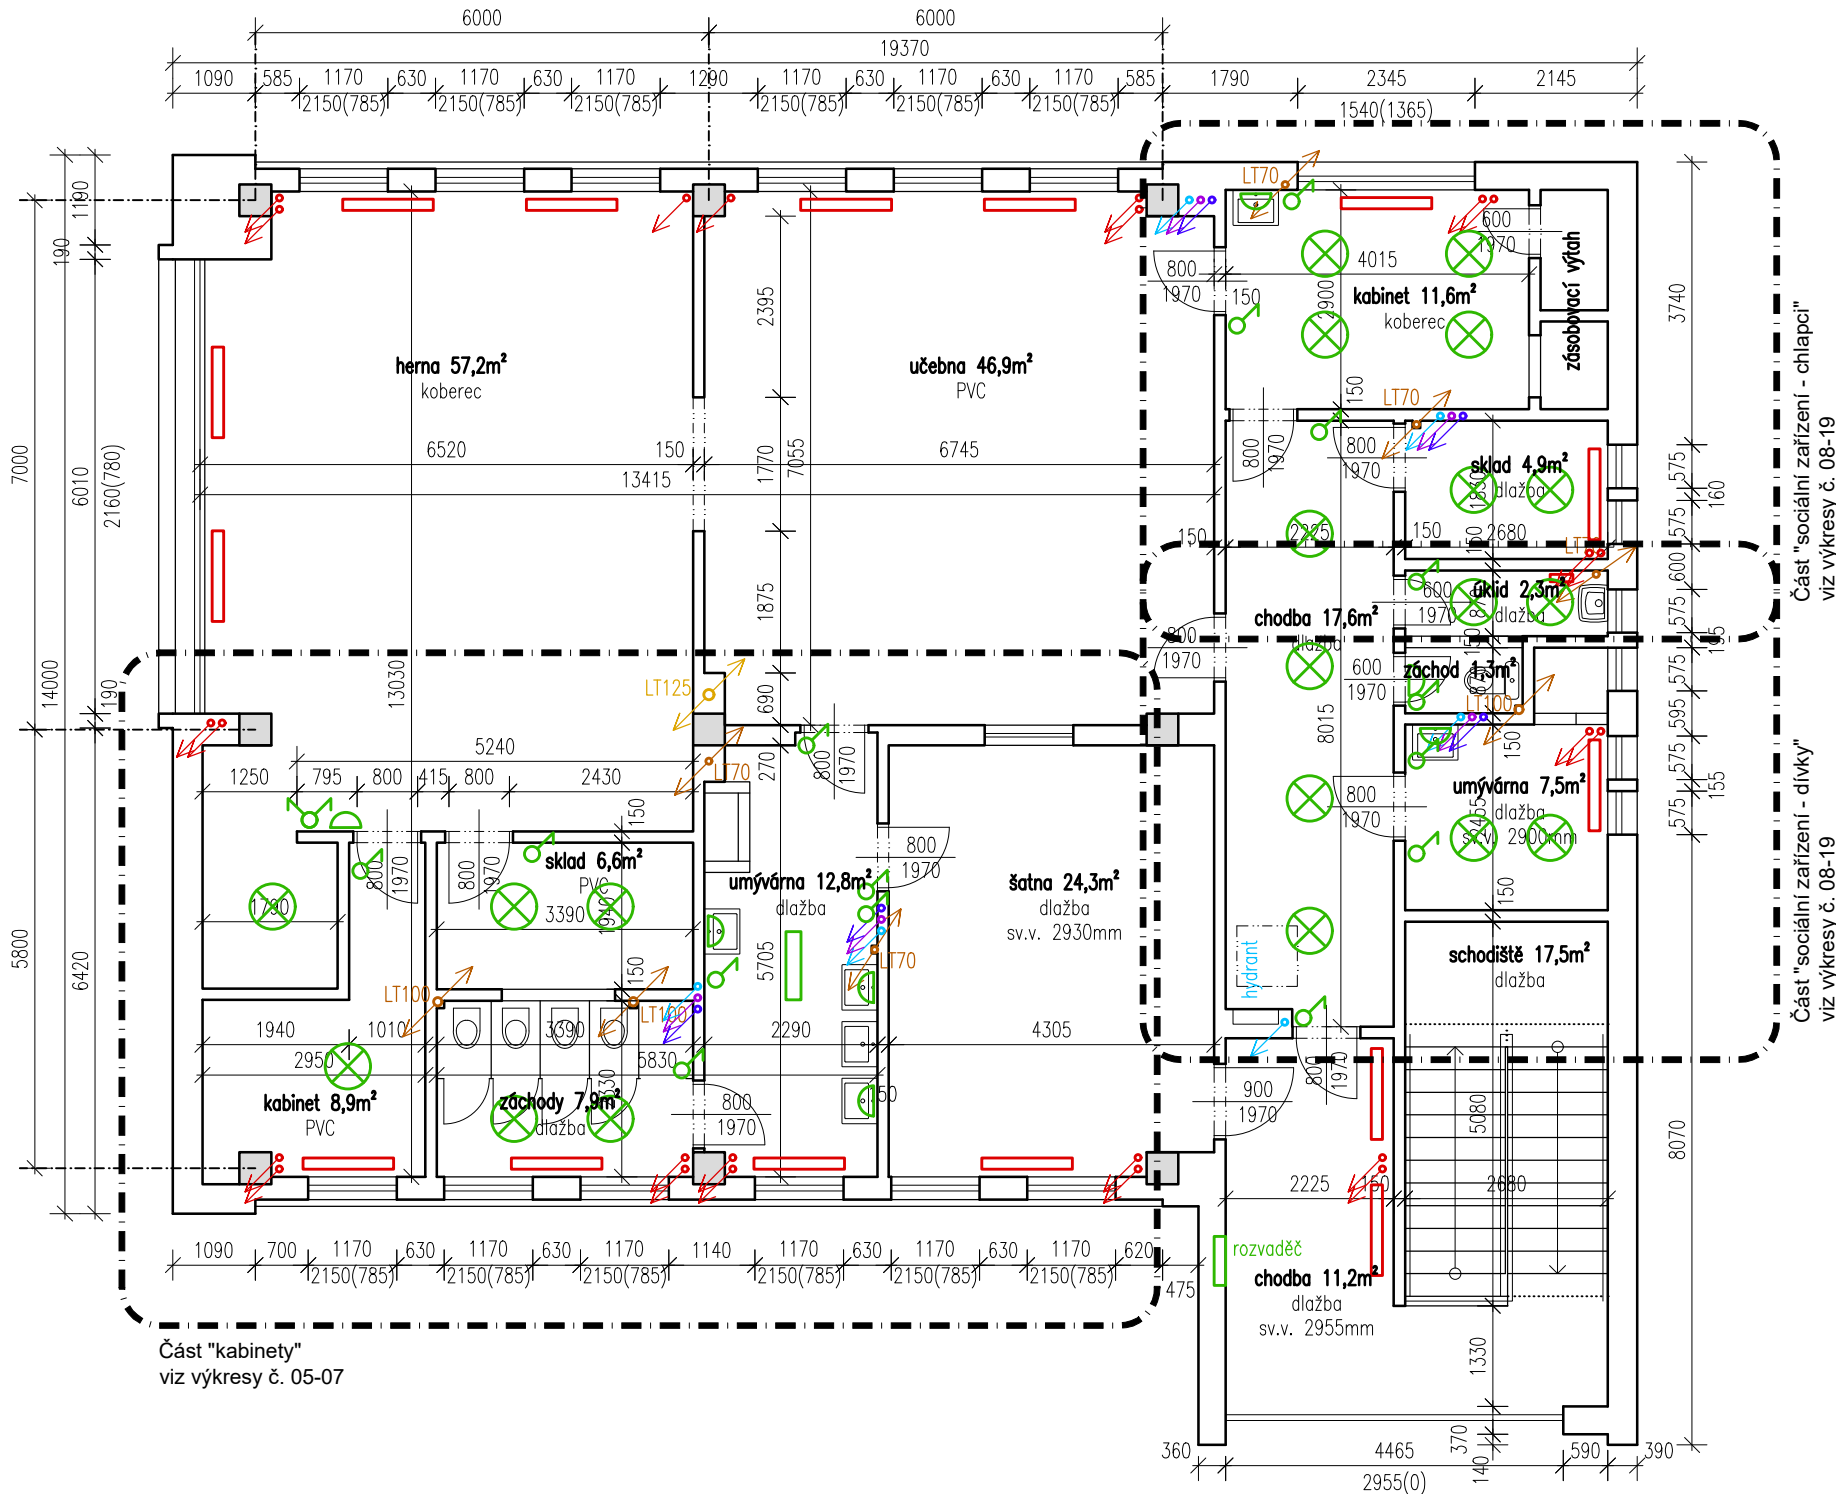

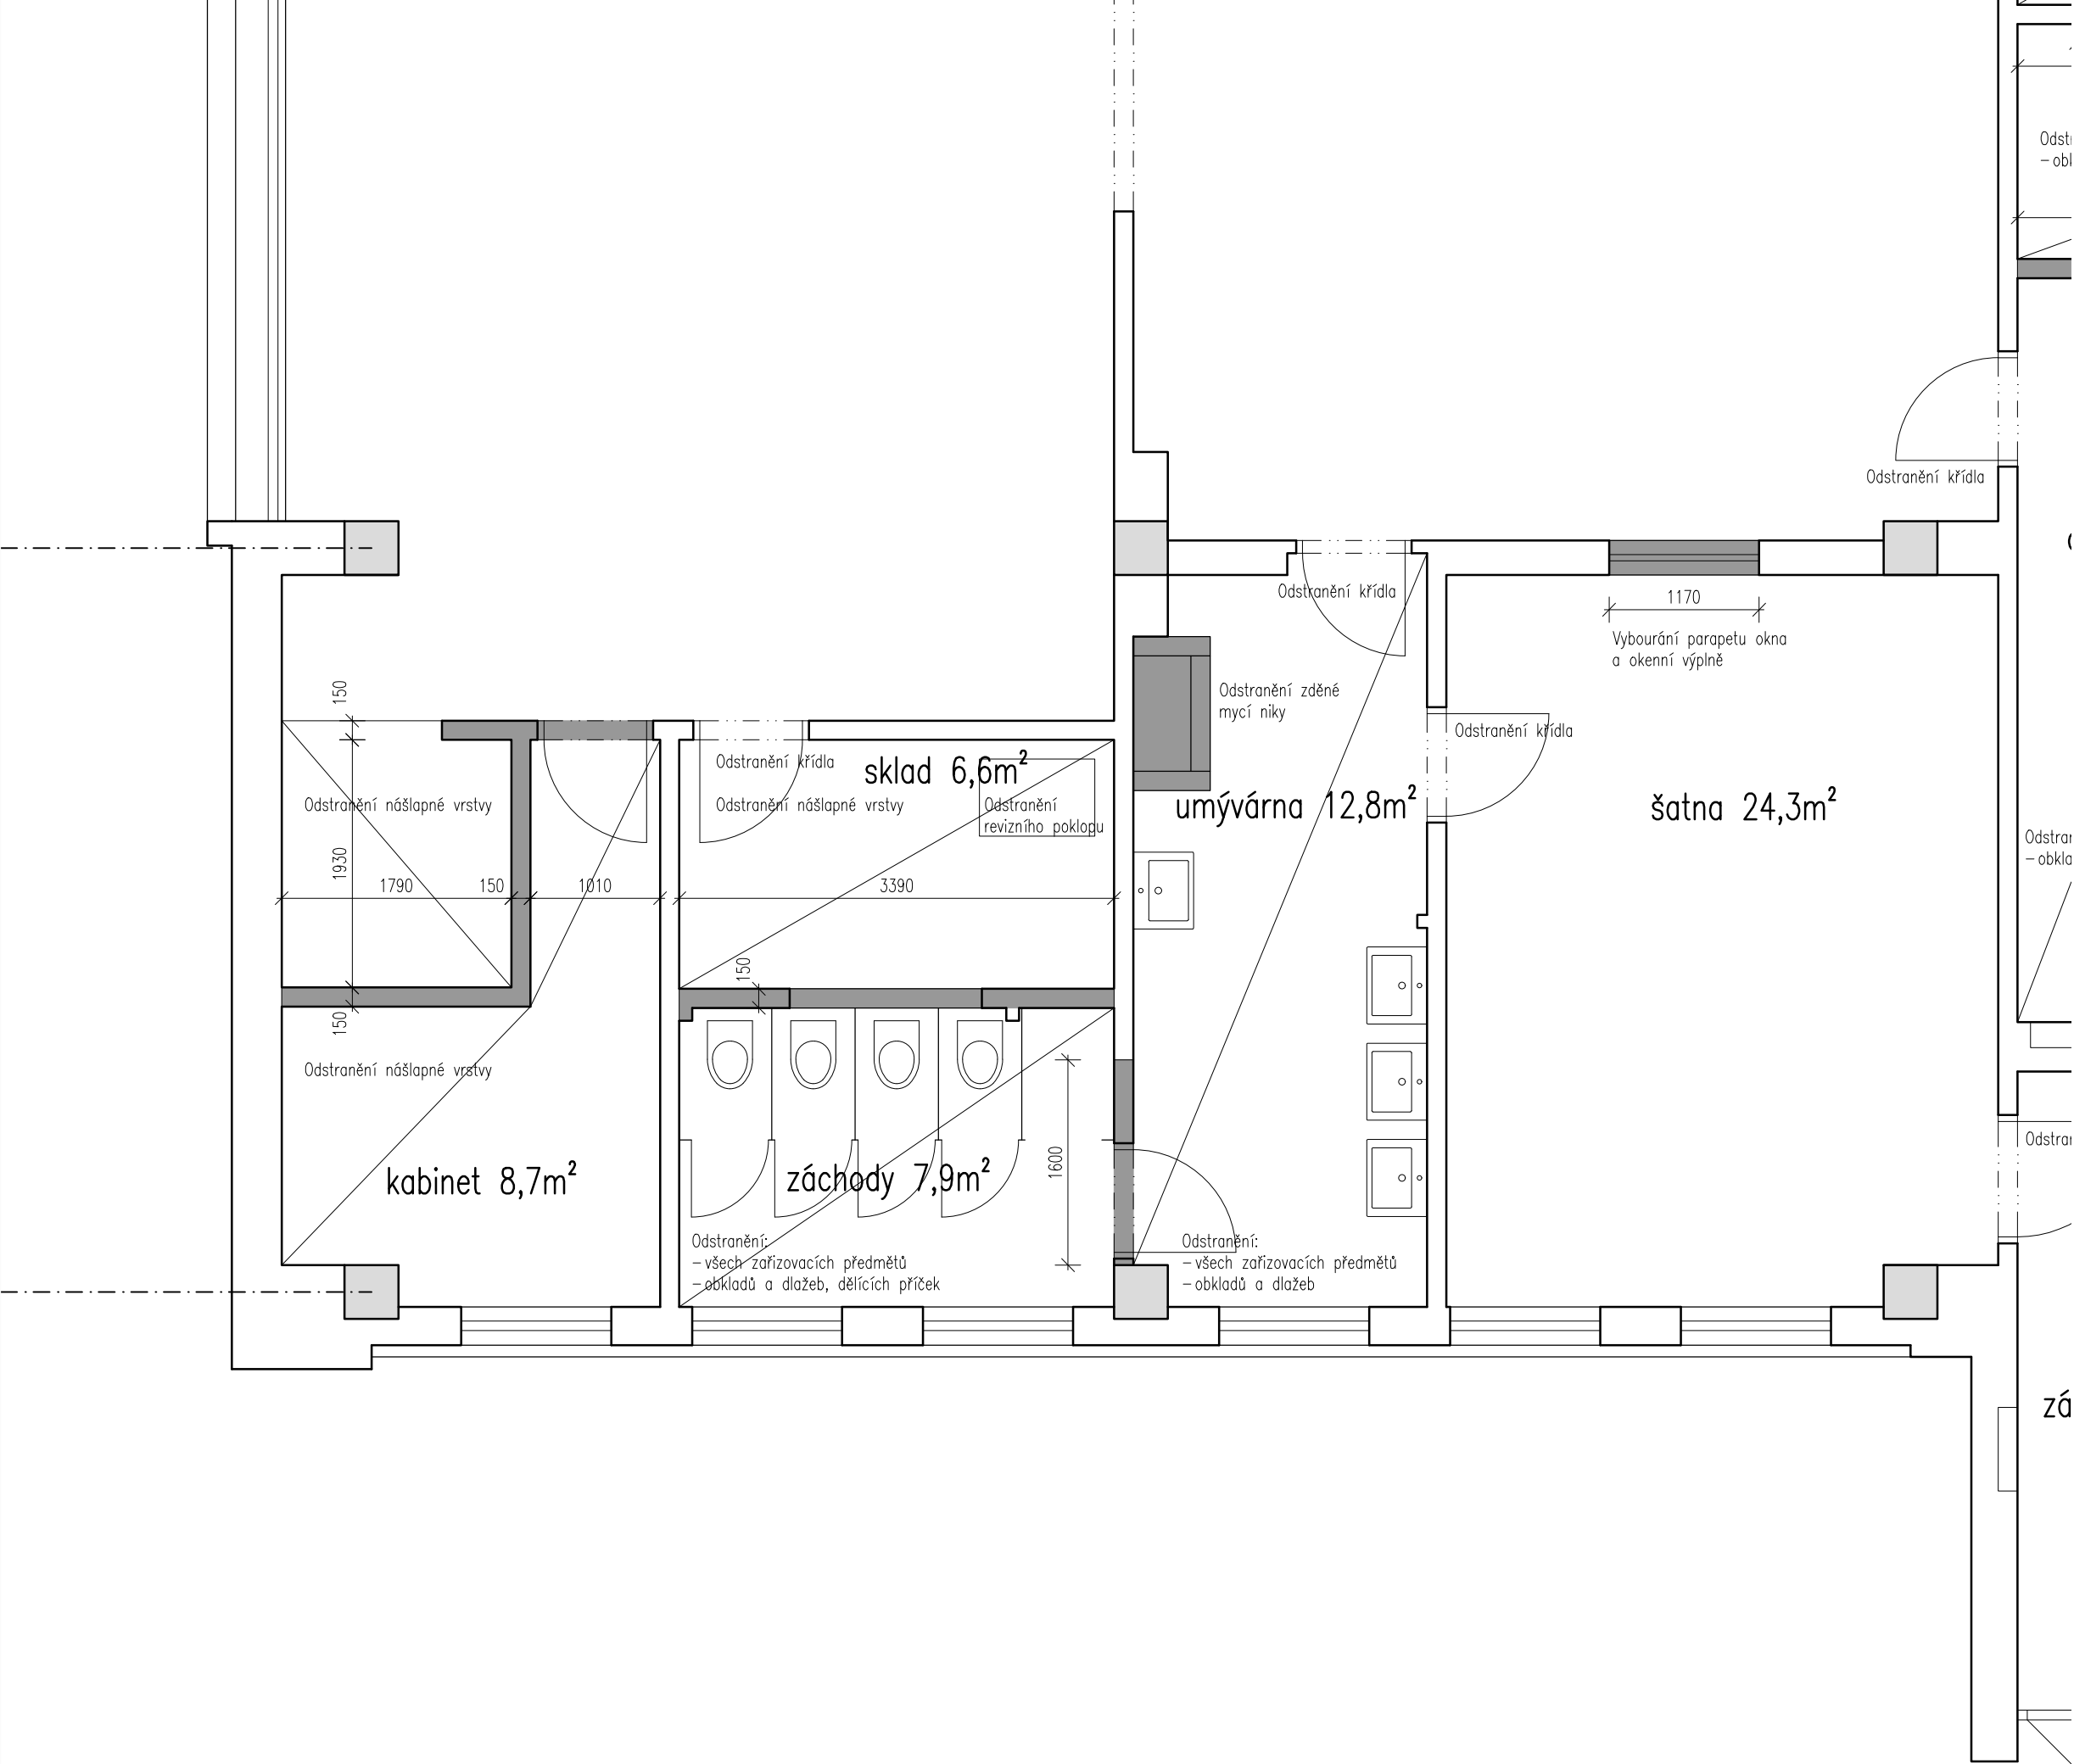

Legenda materiálů

- Stávající konstrukce
- Stávající žb sloupy
- Bourané konstrukce

Poznámky:
- Zobrazen je pavilon B, pavilon A je shodný.
- Všechny rozměry nutno před realizací ověřit přímo na místě.




výškový systém místní

Projekt
Úprava sociálních zařízení v budově Krhanická 759/15
Adresa
Krhanická 759/15, Praha 4
parc.č. 374, k.ú. 728438 Kamýk
Stavebník
Základní škola Písnická v Praze 12
Písnická 760/11, 142 00 Praha 4
Architekt
Ing. Naďa Rosická
Ing.arch. Michal Rosický

Fáze
Dokumentace pro ohlášení stavby
Zodpovědný projektant části
Ing. Naďa Rosická
ČKAIT 0011032
T 607 841 995, E team@mina.studio

Výkres
05 - Kabinety - Bourací práce
Půdorys 1.np+2.np

Datum	Měřítko	Změna
19.06.2022	1:50	-

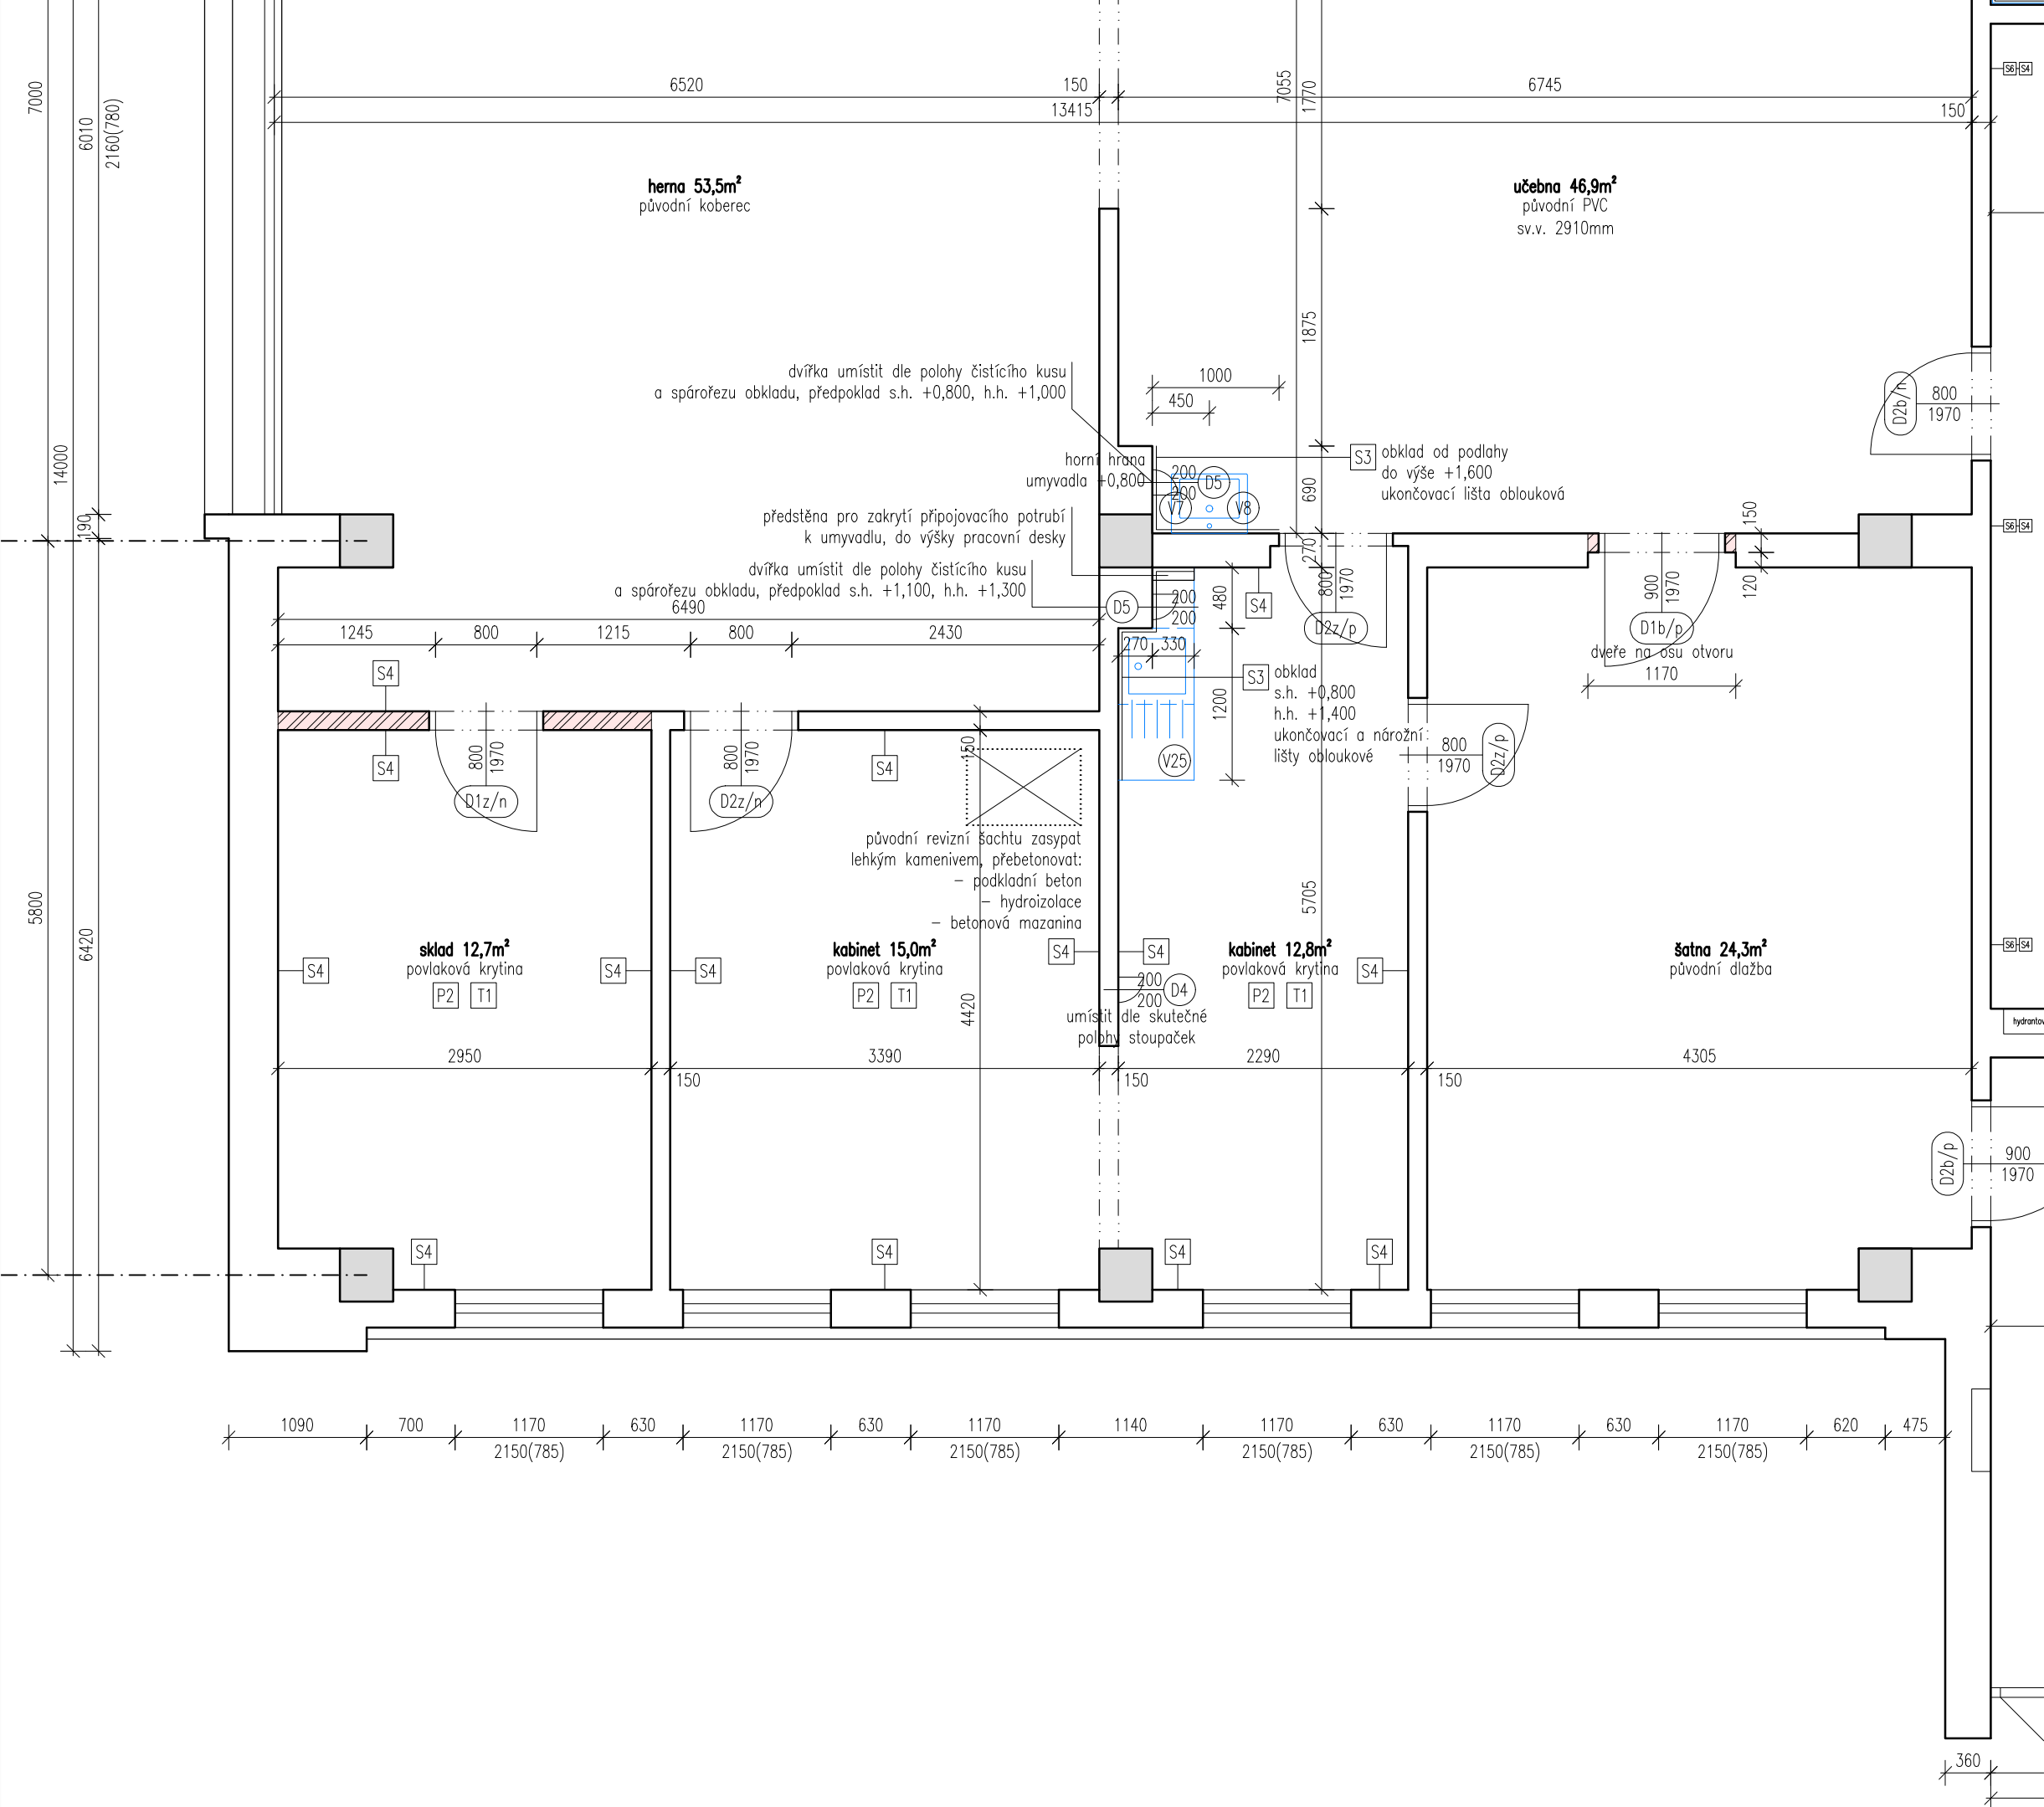

Legenda materiálů

- Stávající konstrukce
- Stávající žb sloupy
- Dozdívky příček - keramické cihly
- Instalační předstěny - pórobetonové tvárnice

Poznámky:
- Zobrazen je pavilon B, pavilon A je shodný.
- Všechny rozměry nutno před realizací ověřit přímo na místě.




výškový systém místní

Projekt
Úprava sociálních zařízení v budově Krhanická 759/15
Adresa
Krhanická 759/15, Praha 4
parc.č. 374, k.ú. 728438 Kamýk
Stavebník
Základní škola Písnická v Praze 12
Písnická 760/11, 142 00 Praha 4
Architekt
Ing. Naďa Rosická
Ing.arch. Michal Rosický

Fáze
Dokumentace pro ohlášení stavby
Zodpovědný projektant části
Ing. Naďa Rosická
ČKAIT 0011032
T 607 841 995, E team@mina.studio

Výkres
06 - Kabinety - Návrh
Půdorys 1.np+2.np
Datum
19.06.2022
Měřítko
1:50
Změna
-

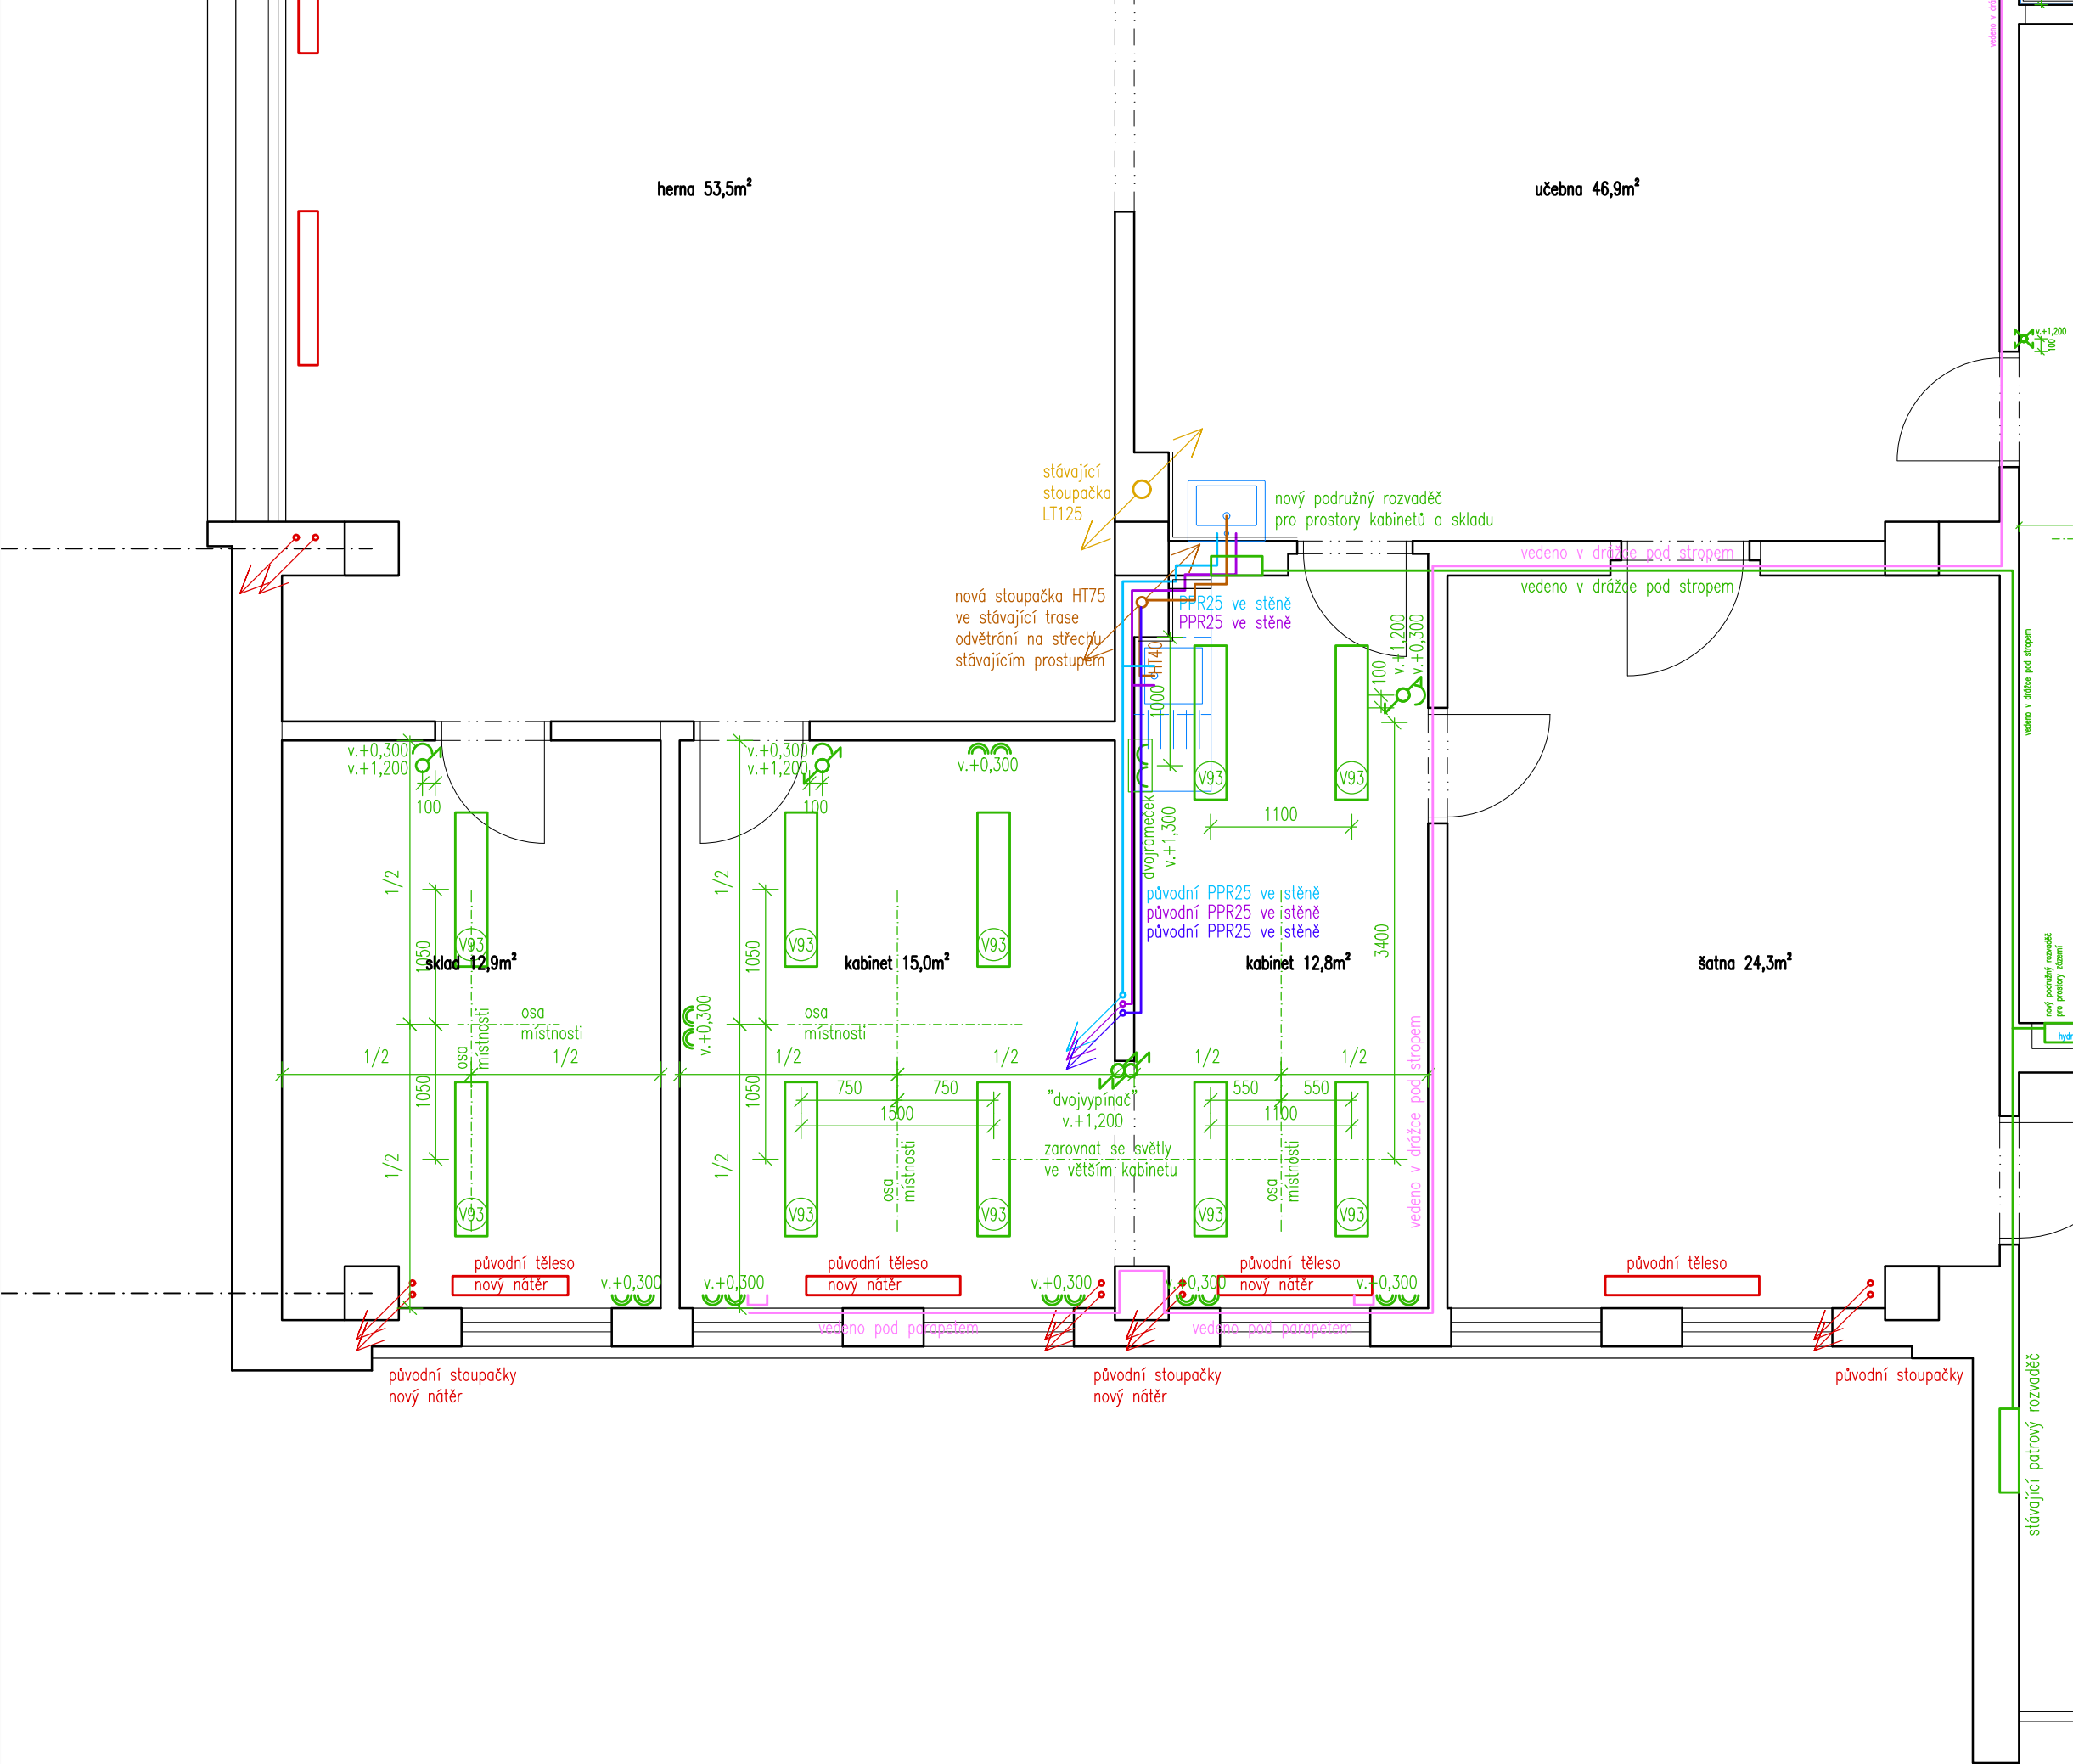

Legenda TZB

- Vodovod - studená voda
- Vodovod - teplá voda
- Vodovod - cirkulace
- Kanalizace splašková
- Kanalizace dešťová
- Vytápění
- Rozvody NN
- Zásuvka, dvojzásuvka 230V
- Vypínač, přepínač
- Rozvody datové
- Datová zásuvka RJ45

Poznámky:

- Zobrazen je pavilon B, pavilon A je shodný.
- Všechny rozměry nutno před realizací ověřit přímo na místě.



výškový systém místní

Projekt
Úprava sociálních zařízení v budově Krhanická 759/15

Adresa
Krhanická 759/15, Praha 4
parc.č. 374, k.ú. 728438 Kamýk

Stavebník
Základní škola Písnická v Praze 12
Písnická 760/11, 142 00 Praha 4

Architekt
Ing. Naďa Rosická
Ing.arch. Michal Rosický

Fáze
Dokumentace pro ohlášení stavby

Zodpovědný projektant části
Ing. Naďa Rosická
ČKAIT 0011032
T 607 841 995, E team@mina.studio

Výkres
07b - Kabinety - TZB
Půdorys 2.np

Datum	Měřítko	Změna
19.06.2022	1:50	-

Legenda materiálů

- Stávající konstrukce
- Stávající žb sloupy
- Bourané konstrukce

Poznámky:
- Zobrazen je pavilon B, pavilon A je shodný.
- Všechny rozměry nutno před realizací ověřit přímo na místě.




výškový systém místní


Projekt
Úprava sociálních zařízení v budově Krhanická 759/15
Adresa
Krhanická 759/15, Praha 4
parc.č. 374, k.ú. 728438 Kamýk
Stavebník
Základní škola Písnická v Praze 12
Písnická 760/11, 142 00 Praha 4
Architekt
Ing. Naďa Rosická
Ing.arch. Michal Rosický

Fáze
Dokumentace pro ohlášení stavby
Zodpovědný projektant části
Ing. Naďa Rosická
ČKAIT 0011032
T 607 841 995, E team@mina.studio


Výkres
08 - Sociální zařízení - Bourací práce - Půdorysy
Datum
19.06.2022
Měřítko
1:50
Změna
-

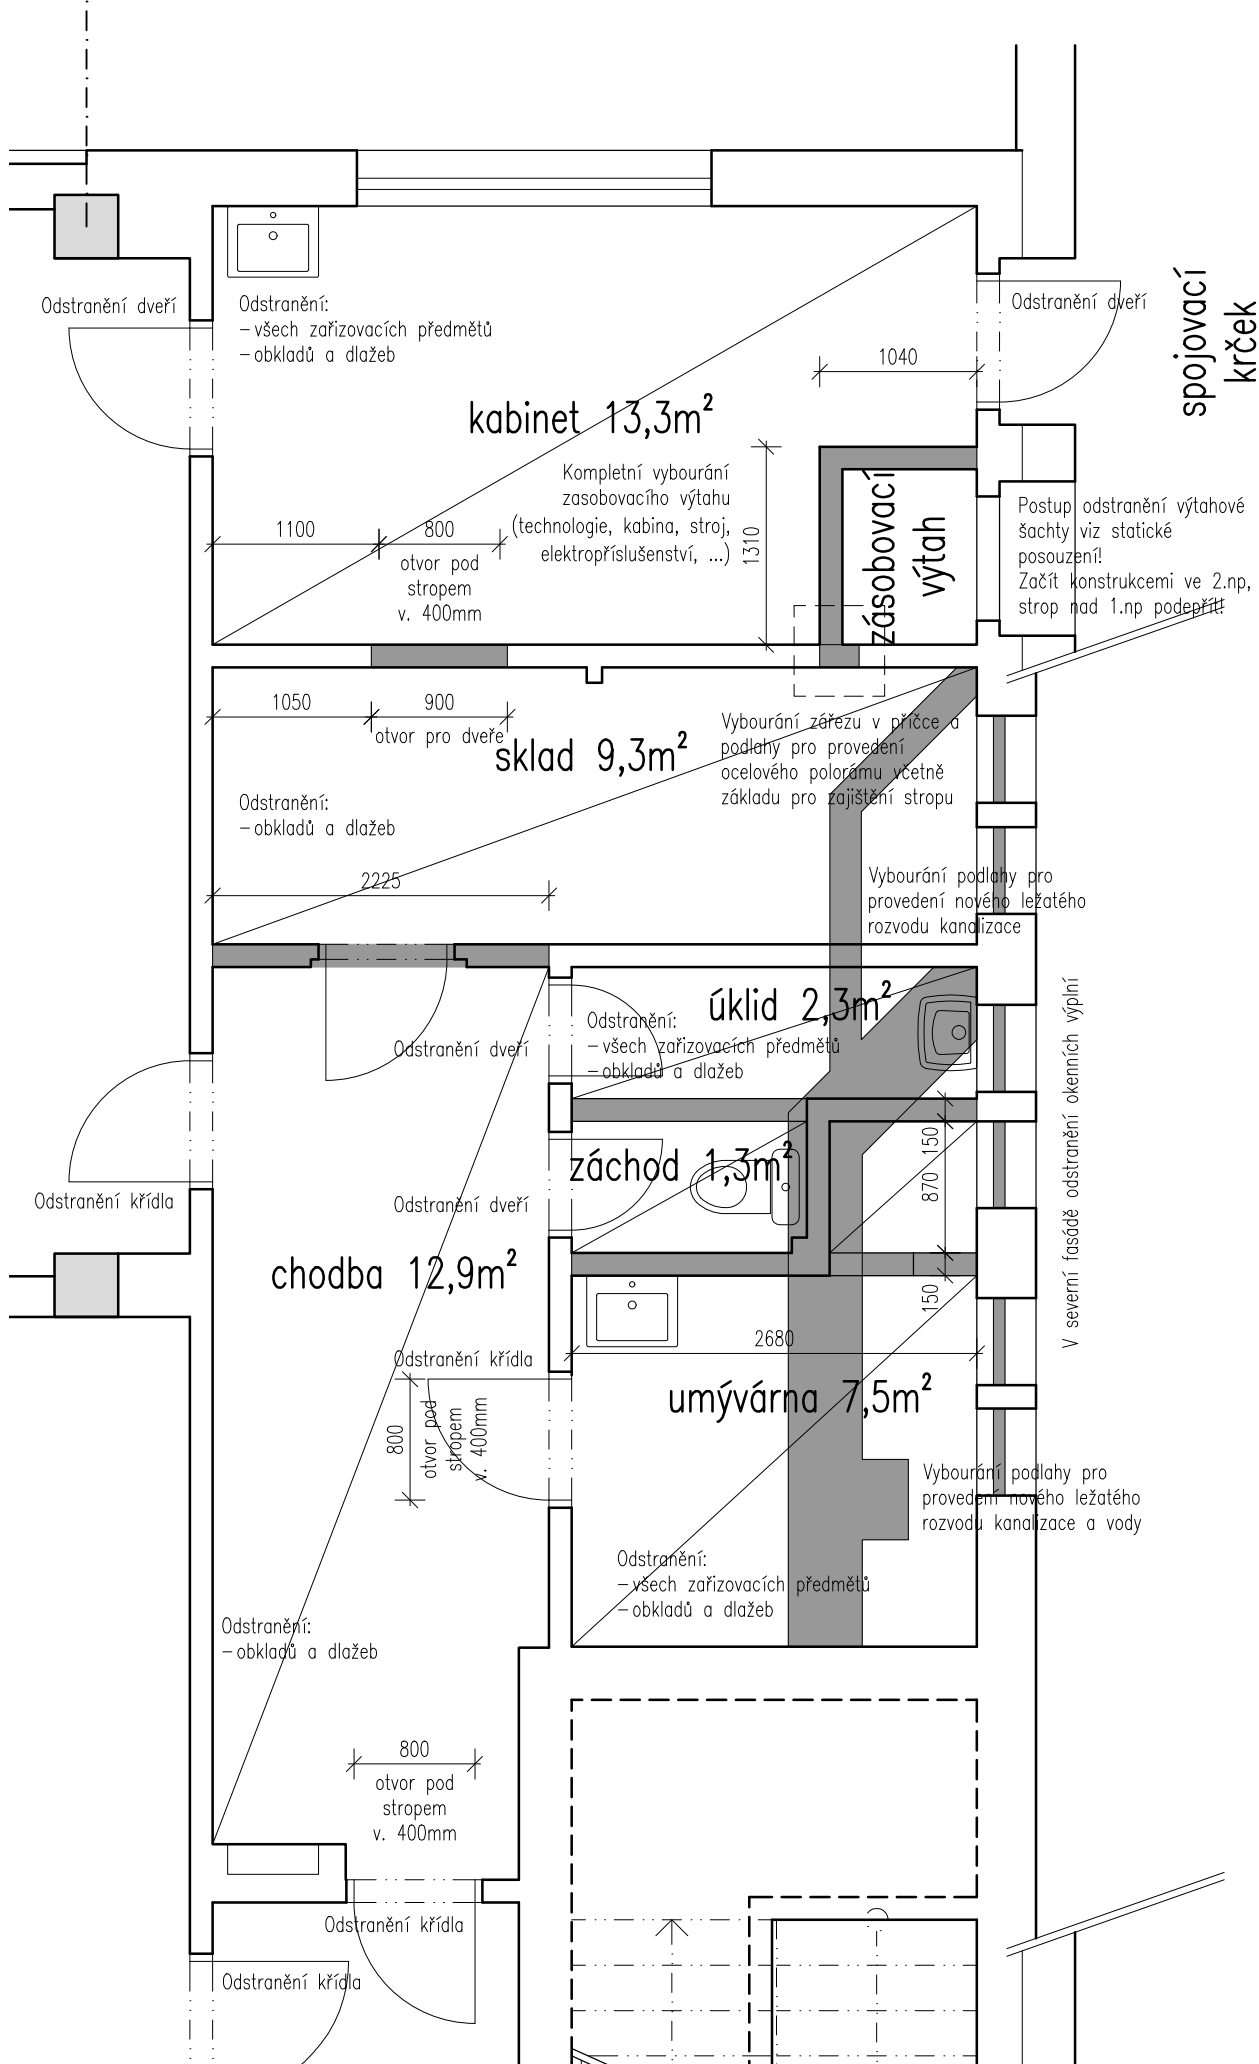

Půdorys 1.np

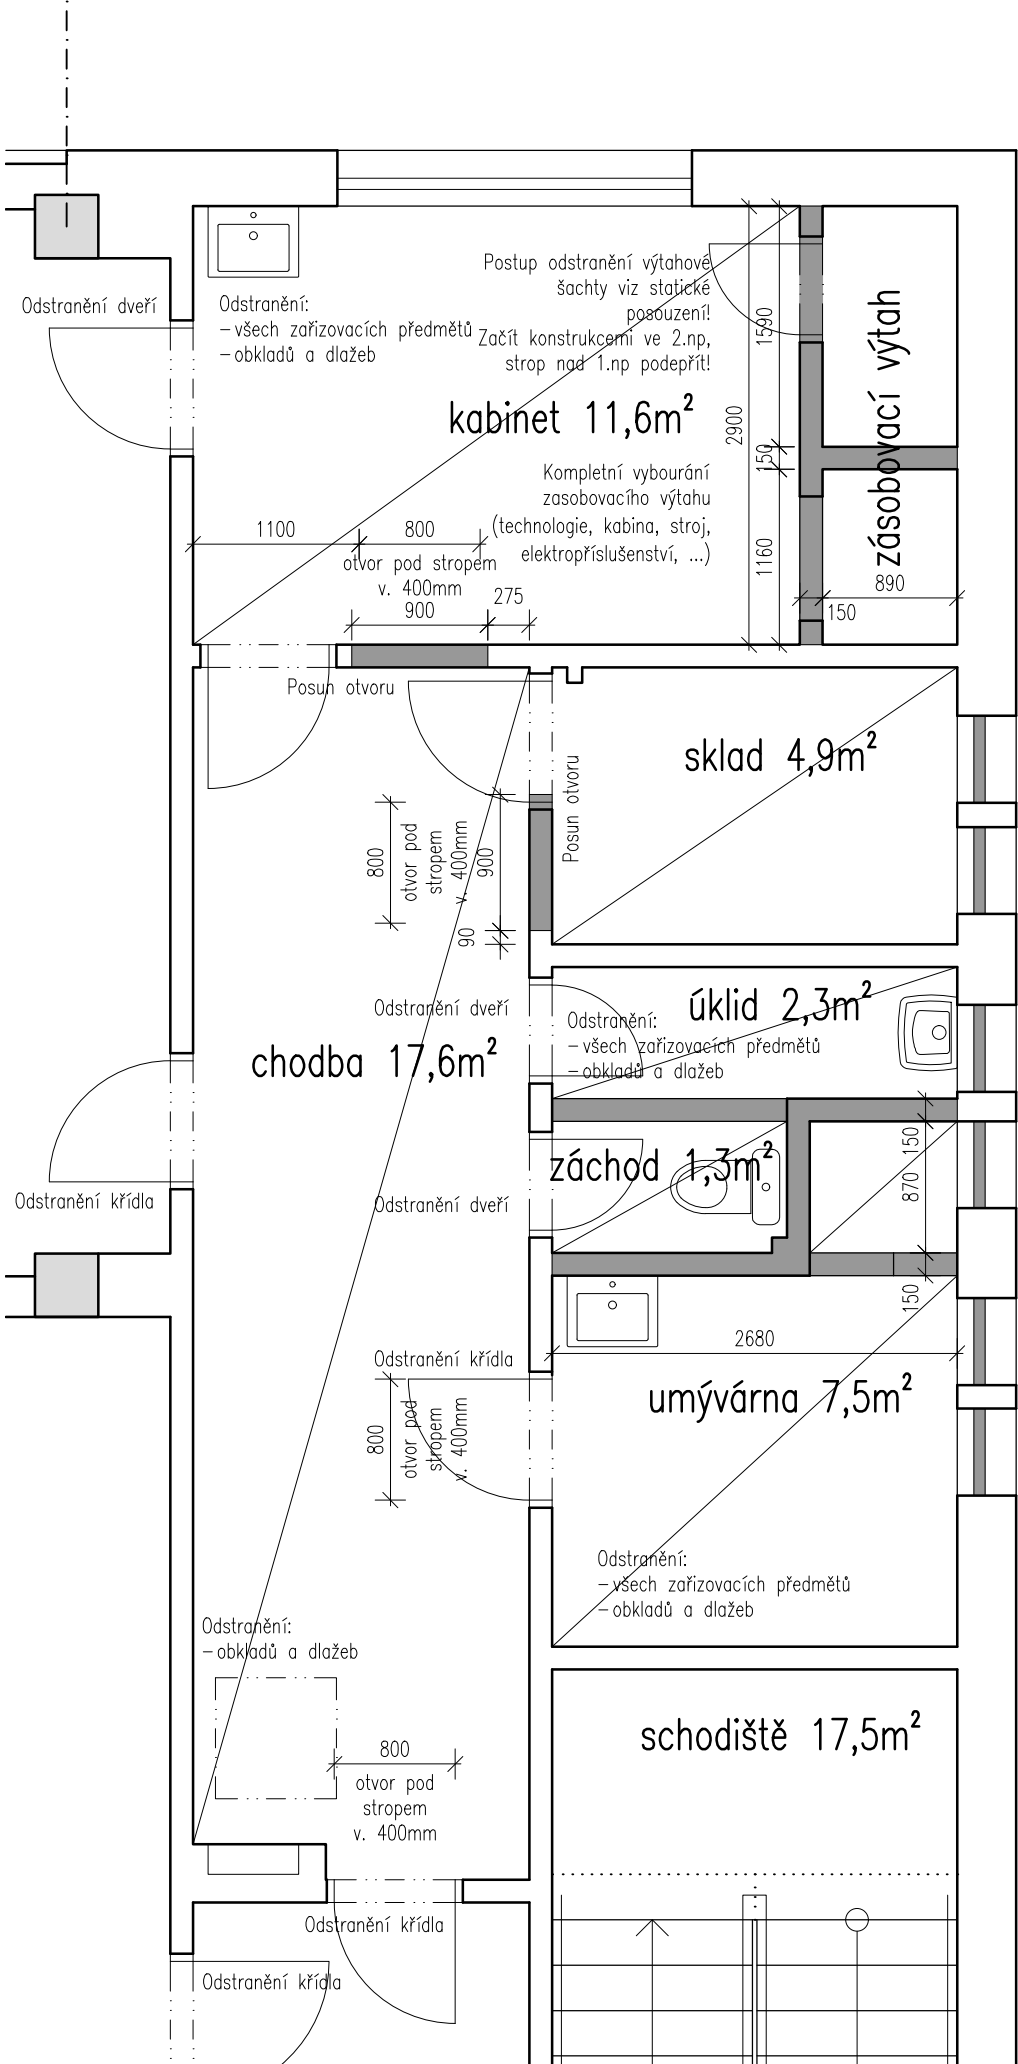

Půdorys 2.np

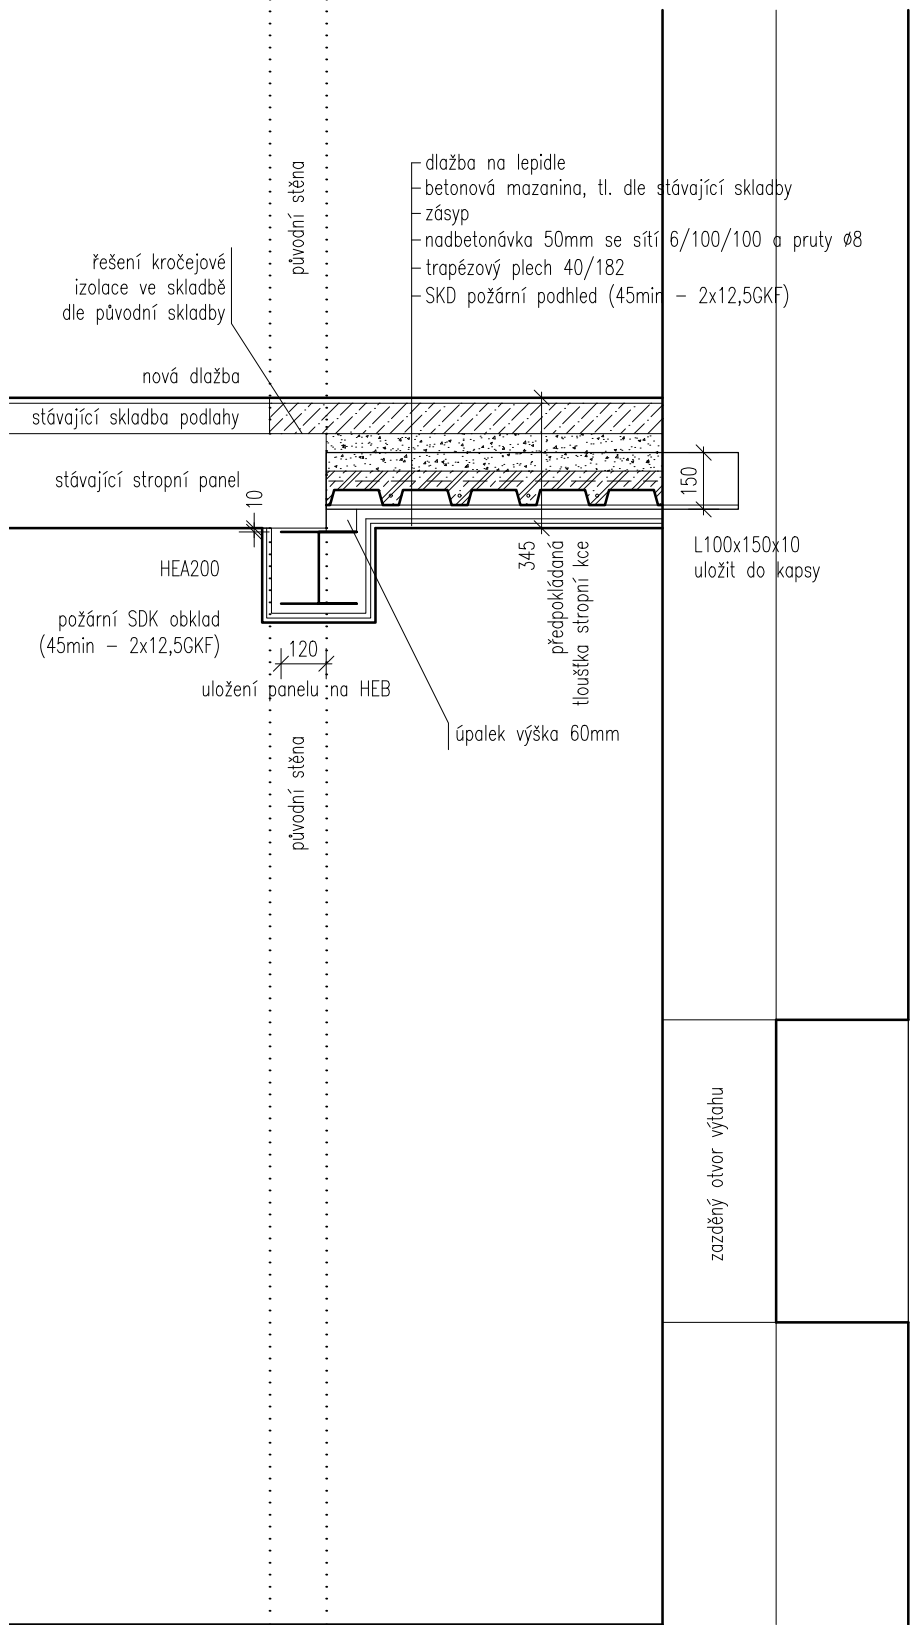

Poznámky:

- Zobrazen je pavilon B, pavilon A je shodný.
- Všechny rozměry nutno před realizací ověřit přímo na místě.
- Detailní popis opatření, specifikace prvků a jejich kotvení a další podrobnosti viz statické posouzení.

výškový systém místní

Projekt

**Úprava sociálních zařízení
v budově Krhanická 759/15**

Adresa

Krhanická 759/15, Praha 4
parc.č. 374, k.ú. 728438 Kamýk

Stavběník

Základní škola Písnická v Praze 12
Písnická 760/11, 142 00 Praha 4

Architekt

Ing. Naďa Rosická
Ing.arch. Michal Rosický

Fáze
Dokumentace pro provedení stavby
Zodpovědný projektant části
Ing. Naďa Rosická
ČKAIT 0011032
T 607 841 995, E team@mina.studio

Výkres		
09 - Detail principu statického zajištění stropní konstrukce		
Datum	Měřítko	Změna
19.06.2022	1:20	-

Legenda materiálů

- | | |
|---|--|
|  | Stávající konstrukce |
|  | Stávající žb sloupy |
|  | Dozdivky příček - keramické cihly |
|  | Instalační předstěny - pórobetonové tvárnice |

Poznámky:

- Zobrazen je pavilon B, pavilon A je shodný.
- Všechny rozměry nutno před realizací ověřit přímo na místě.



výškový systém místní

Projekt
**Úprava sociálních zařízení
v budově Krhanická 759/15**

Adresa
Krhanická 759/15, Praha 4
parc.č. 374, k.ú. 728438 Kamýk

Stavebník
Základní škola Písnická v Praze 12
Písnická 760/11, 142 00 Praha 4

Architekt
Ing. Nad'a Rosická
Ing.arch. Michal Rosický


Fáze Dokumentace pro ohlášení stavby


Zodpovědný projektant části
Ing. Nad'a Rosická
ČKAIT 0011032

T 607 841 995, E team@mina.studio

Výkres
10a - Sociální zařízení - Chlapci
Návrh - Půdorys 1.np

Datum	Měřtko	Změna
19.06.2022	1:25	-

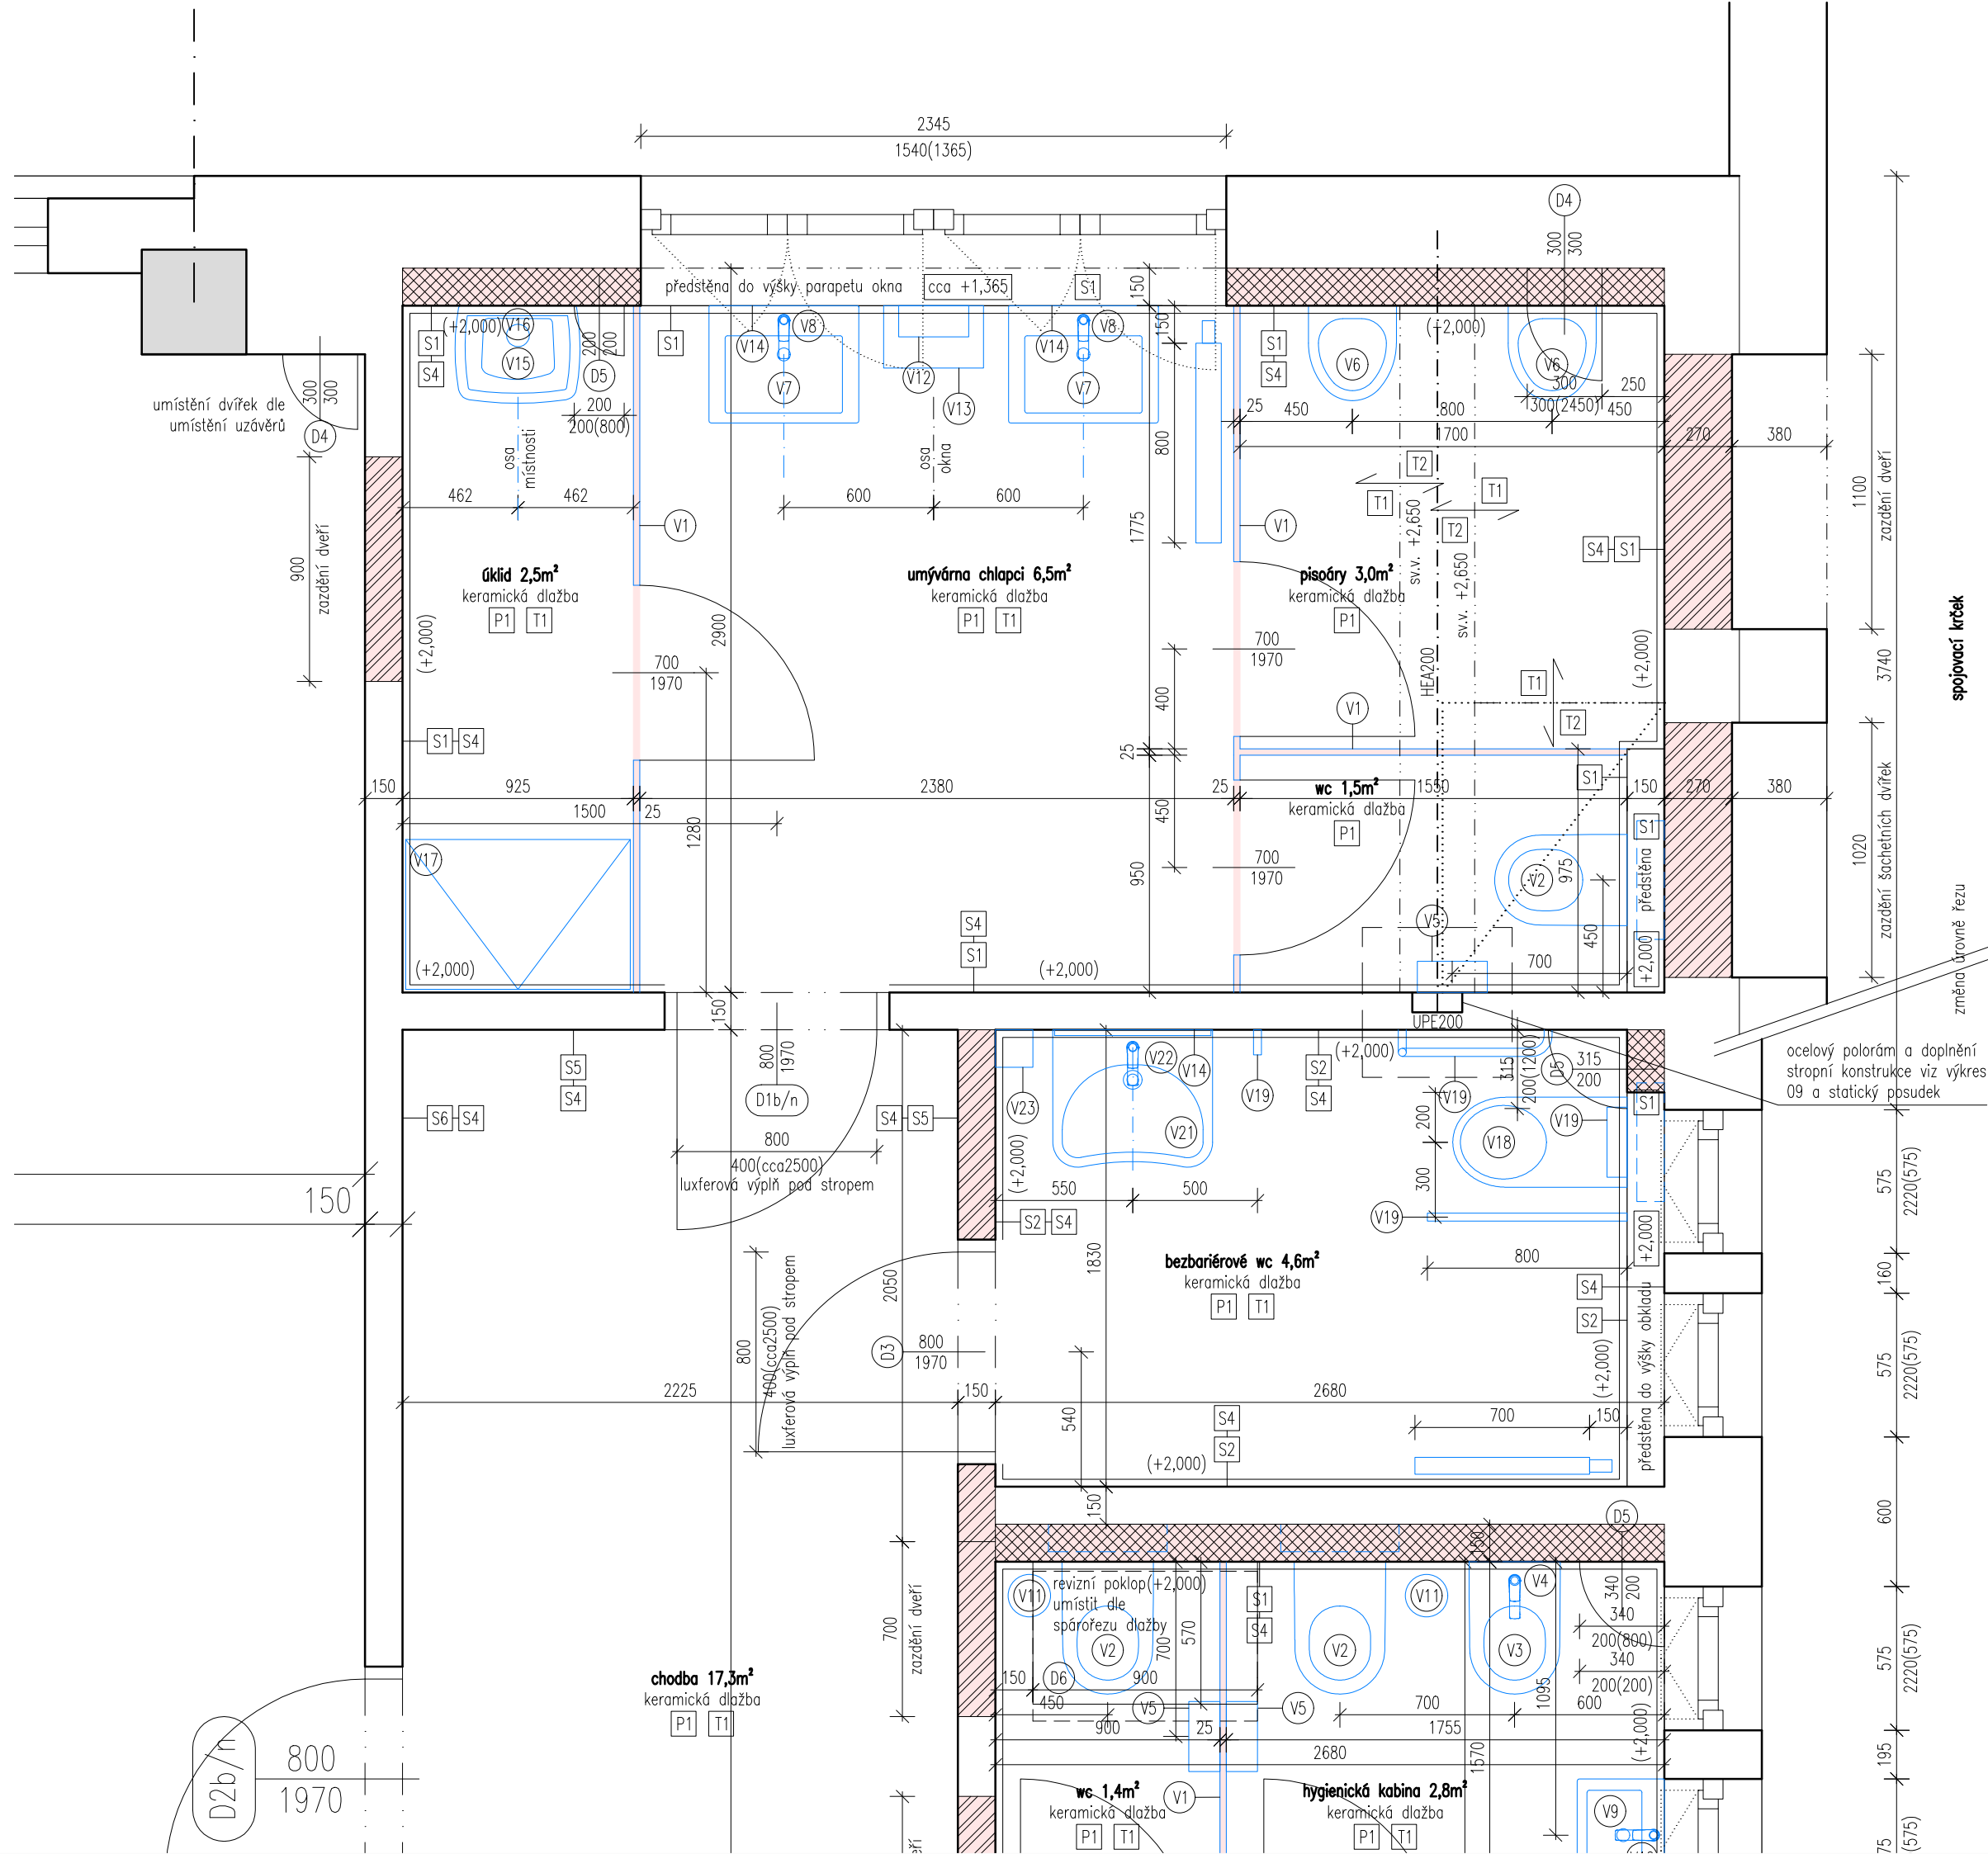

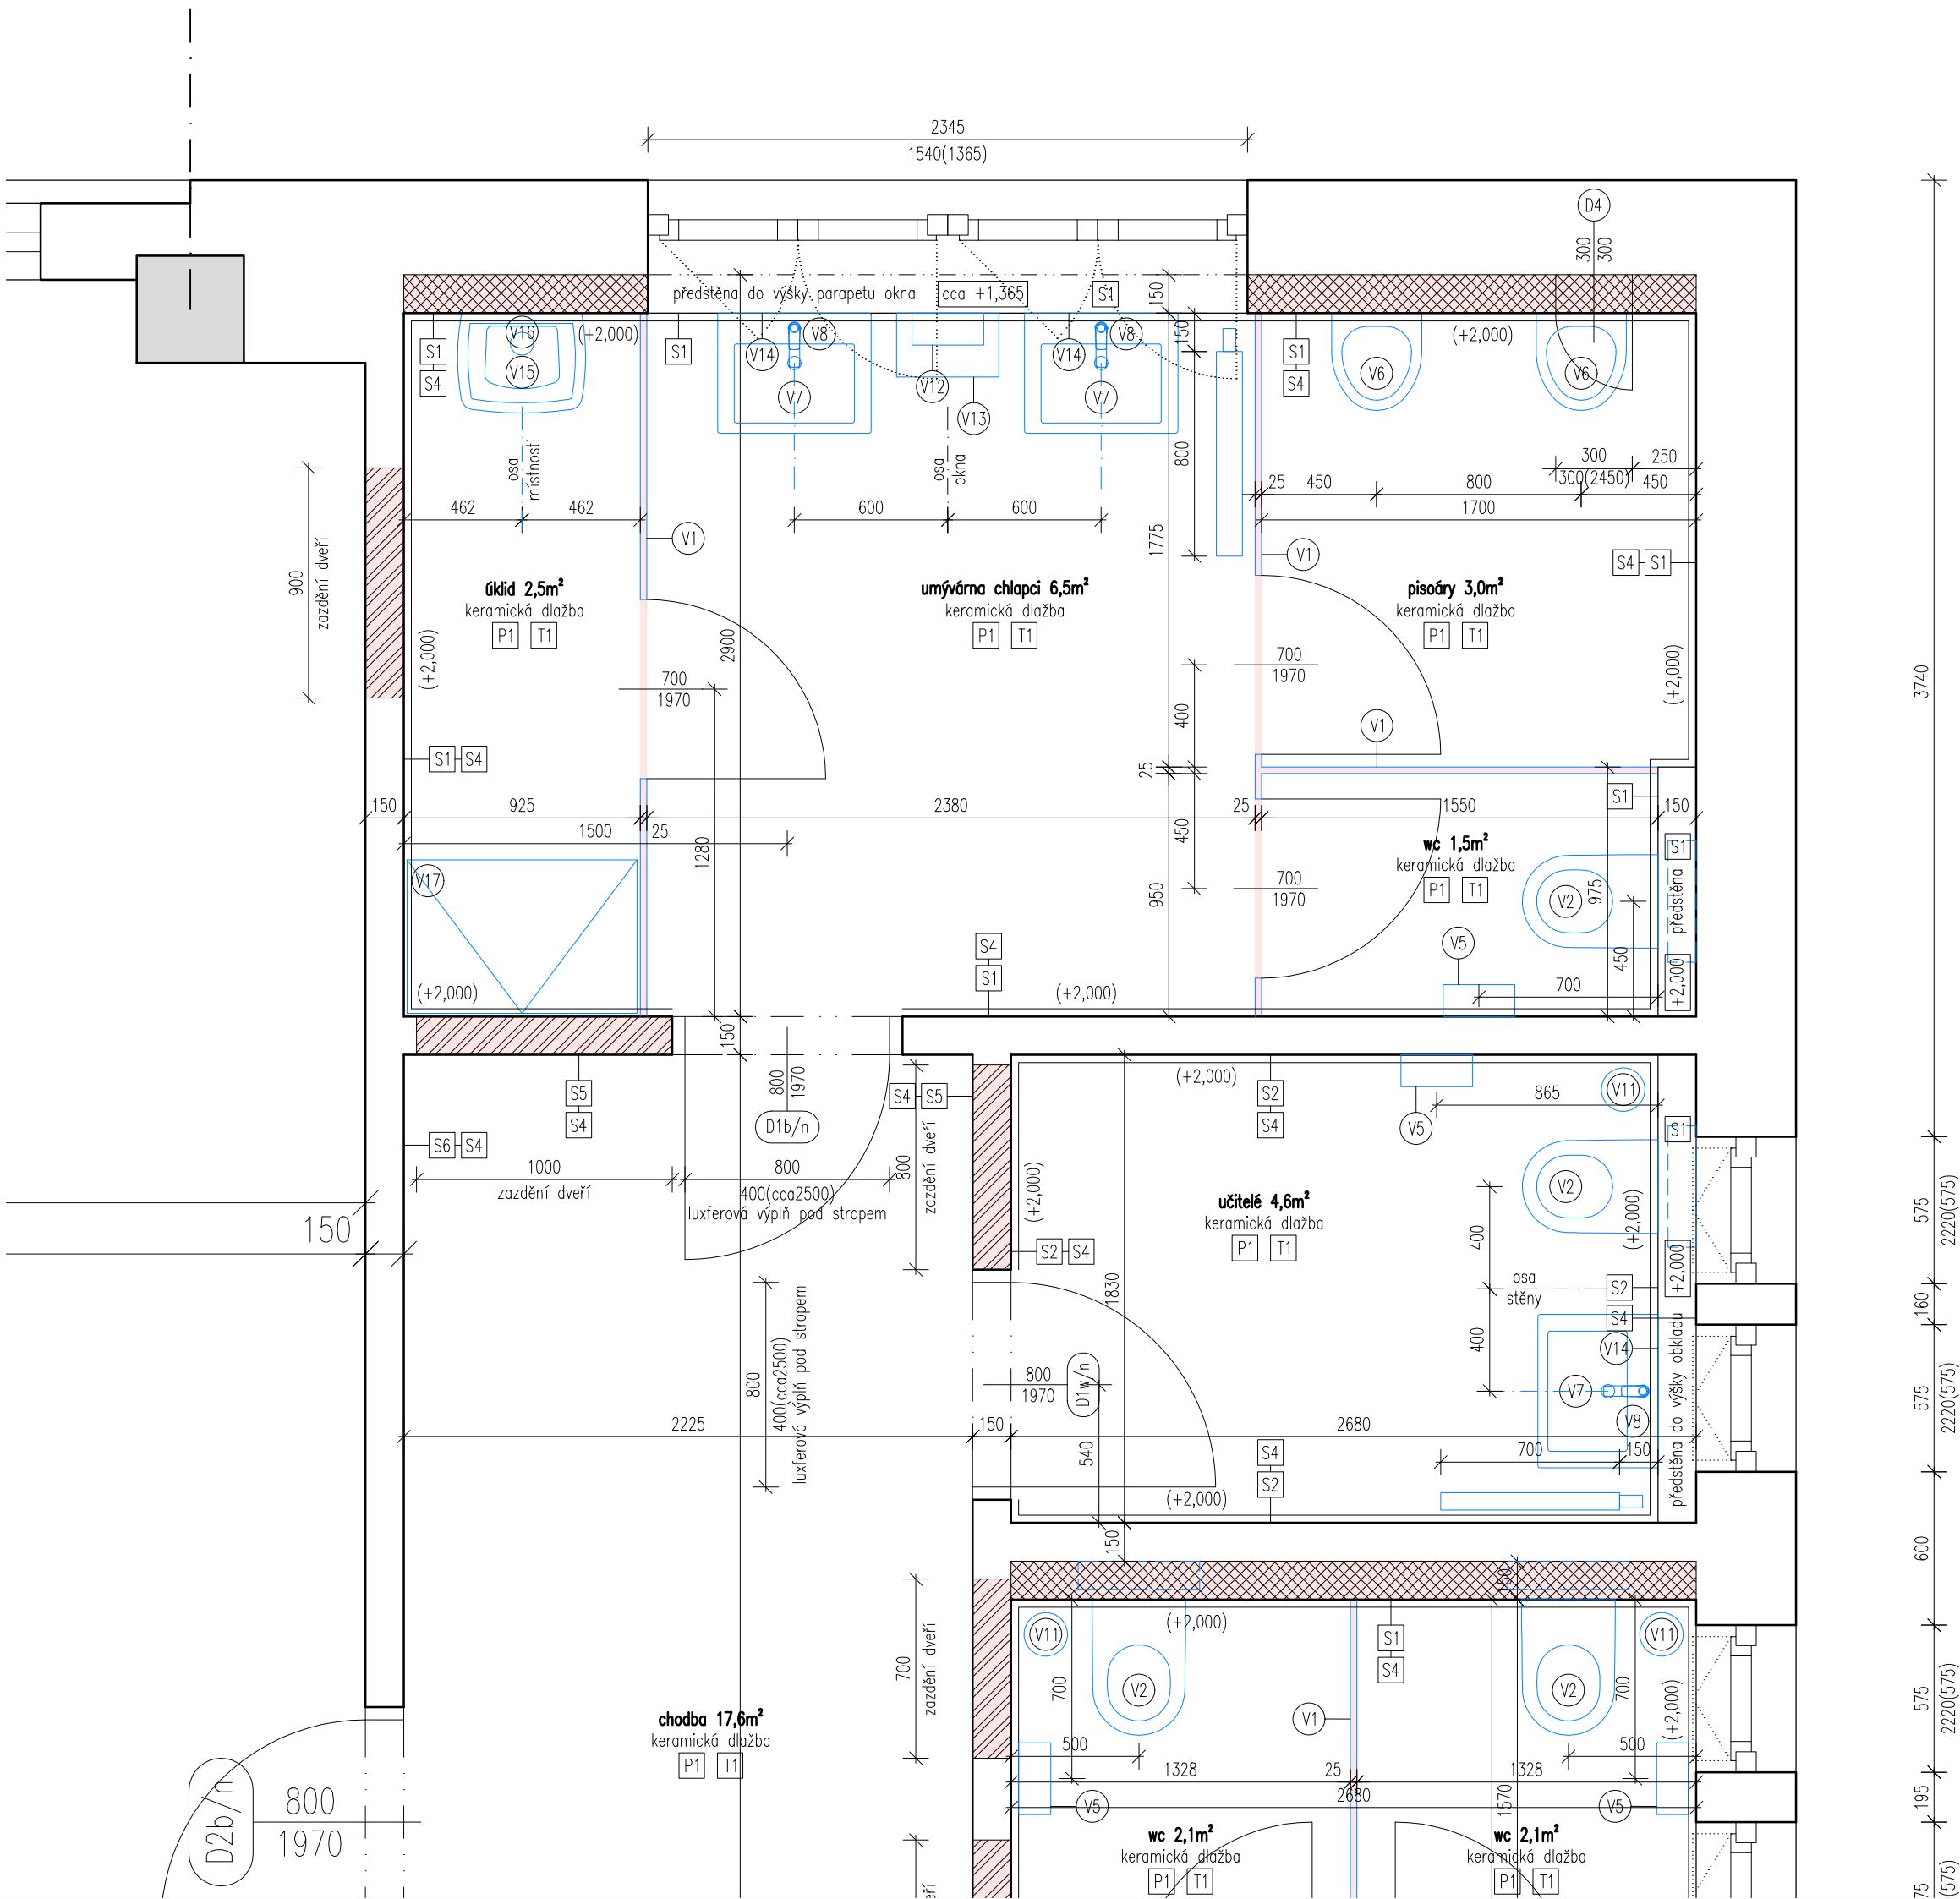

Legenda materiálů

- Stávající konstrukce
- Stávající žb sloupy
- Dozdívky příček - keramické cihly
- Instalační předstěny - pórobetonové tvárnice

Poznámky:
- Zobrazen je pavilon B, pavilon A je shodný.
- Všechny rozměry nutno před realizací ověřit přímo na místě.




výškový systém místní

Projekt
Úprava sociálních zařízení v budově Krhanická 759/15
Adresa
Krhanická 759/15, Praha 4
parc.č. 374, k.ú. 728438 Kamýk
Stavebník
Základní škola Písnická v Praze 12
Písnická 760/11, 142 00 Praha 4
Architekt
Ing. Naďa Rosická
Ing.arch. Michal Rosický

Fáze
Dokumentace pro ohlášení stavby
Zodpovědný projektant části
Ing. Naďa Rosická
ČKAIT 0011032
T 607 841 995, E team@mina.studio

Výkres
10b - Sociální zařízení - Chlapci
Návrh - Půdorys 2.np
Datum
19.06.2022
Měřítko
1:25
Změna
-

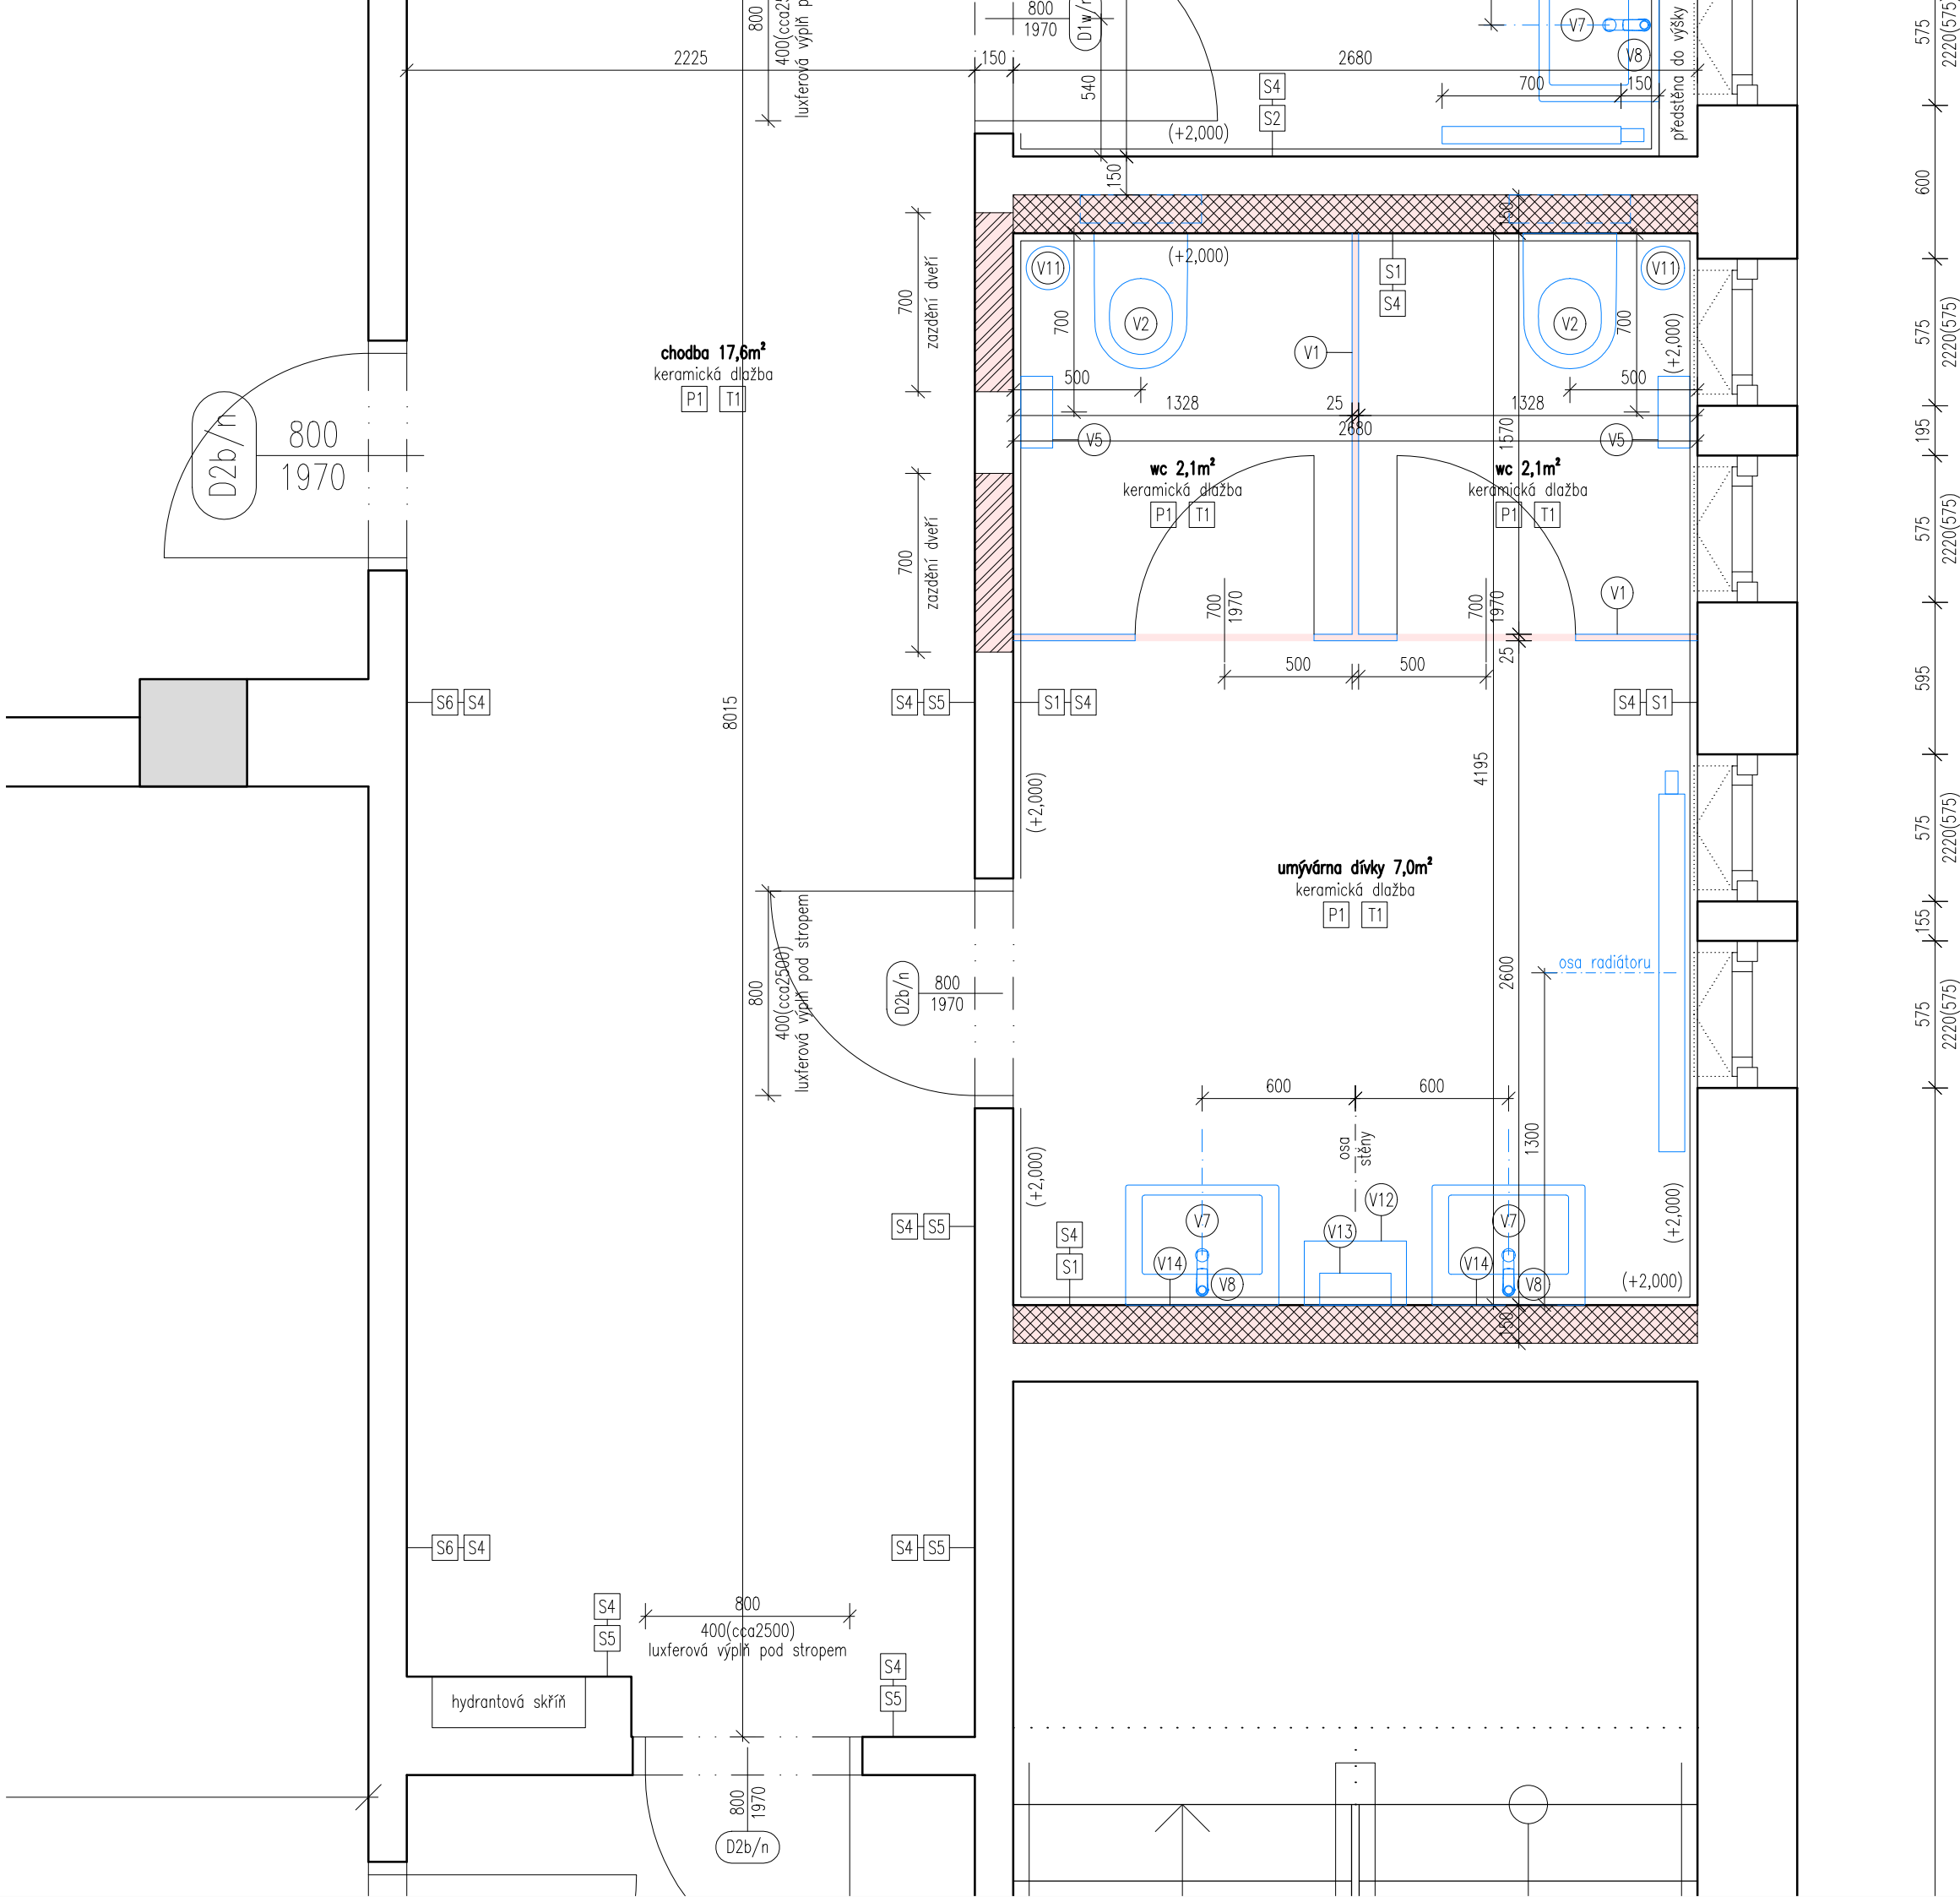

Legenda materiálů

- Stávající konstrukce
- Stávající žb sloupy
- Dozdívky příček - keramické cihly
- Instalační předstěny - pórobetonové tvárnice

Poznámky:
- Zobrazen je pavilon B, pavilon A je shodný.
- Všechny rozměry nutno před realizací ověřit přímo na místě.



výškový systém místní

Projekt
Úprava sociálních zařízení v budově Krhanická 759/15
Adresa
Krhanická 759/15, Praha 4
parc.č. 374, k.ú. 728438 Kamýk
Stavebník
Základní škola Písnická v Praze 12
Písnická 760/11, 142 00 Praha 4
Architekt
Ing. Naďa Rosická
Ing.arch. Michal Rosický

Fáze
Dokumentace pro ohlášení stavby
Zodpovědný projektant části
Ing. Naďa Rosická
ČKAIT 0011032
T 607 841 995, E team@mina.studio

Výkres
11b - Sociální zařízení - Dívky
Návrh - Půdorys 2.np
Datum
19.06.2022
Měřítko
1:25
Změna
-

Legenda

- Výchozí bod vynášení spárořezu dlažby
(kout chodby u chlapeckých záchodů)
- Výchozí přímka kladení dlažby
(stěna chodby směrem k dívčím záchodům)

- Dlažba P1:
- Dlažba 300x600mm, rektifikovaná
velmi světlá bílošedá barva - podklad
- Dlažba 300x600mm, rektifikovaná
světle šedá barva - "cestičky"
- Dlažba 300x300mm, rektifikovaná
černošedá barva - "kameny"

Poznámky:
- Zobrazen je pavilon B, pavilon A je shodný.
- Všechny rozměry nutno před realizací ověřit přímo na místě.

výškový systém místní




Projekt
**Úprava sociálních zařízení
v budově Krhanická 759/15**
Adresa
Krhanická 759/15, Praha 4
parc.č. 374, k.ú. 728438 Kamýk
Stavebník
Základní škola Písnická v Praze 12
Písnická 760/11, 142 00 Praha 4
Architekt
Ing. Naďa Rosická
Ing.arch. Michal Rosický

Fáze
Dokumentace pro provedení stavby
Zodpovědný projektant části
Ing. Naďa Rosická
ČKAIT 0011032
T 607 841 995, E team@mina.studio


Výkres
12 - Sociální zařízení - Návrh
Spárořez podlah (Dlažba P1)
Datum
19.06.2022
Měřítko
1:50
Změna
-

Půdorys 1.np

Půdorys 2.np

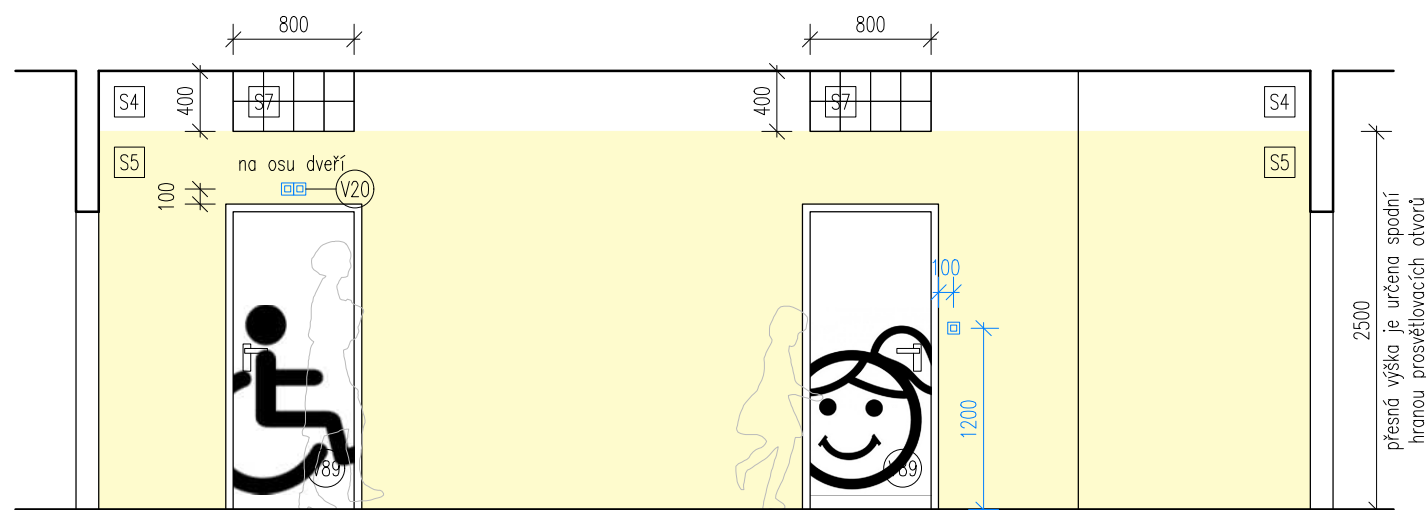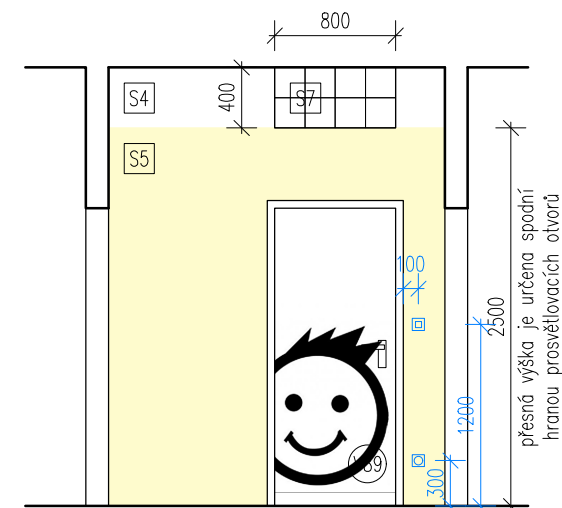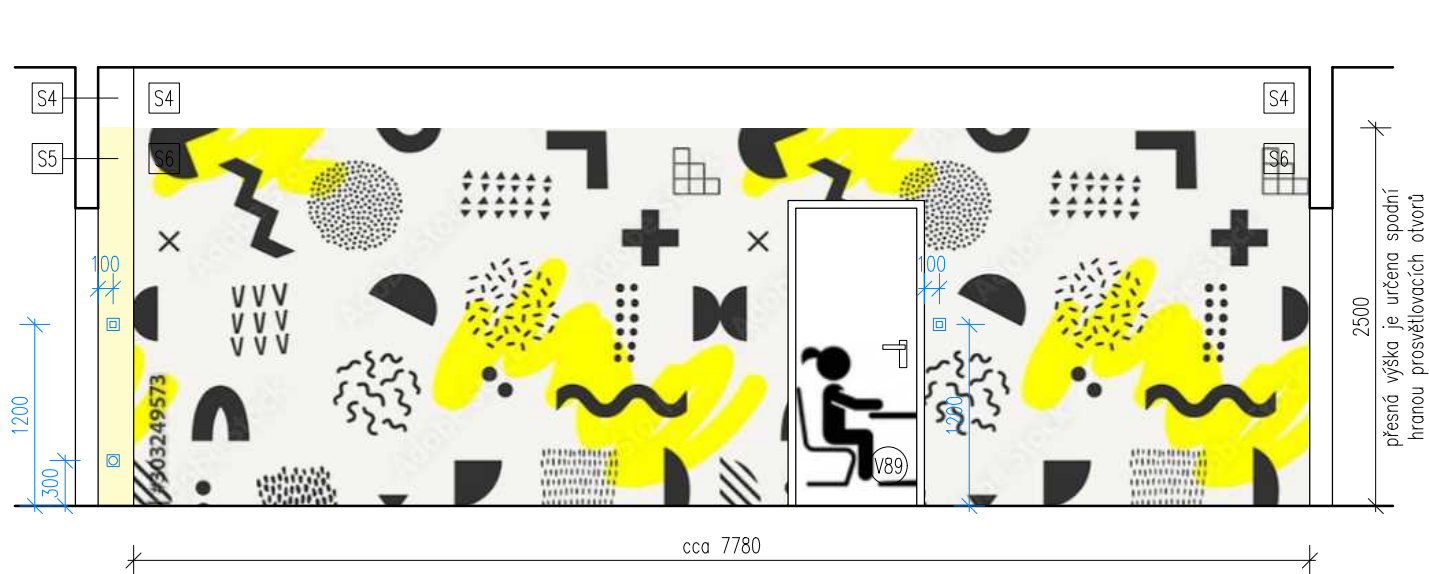

ve 2.np piktogram učitele
kontrolní modul s alarmem nouzové
signalizace (V20) nad dveřmi pouze v 1.np

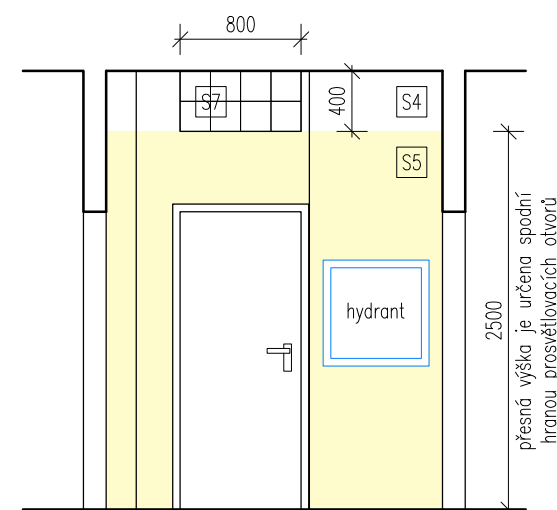

Poznámky:
- Zobrazen je pavilon B, pavilon A je shodný.
- Všechny rozměry nutno před realizací ověřit přímo na místě.

výškový systém místní

Úprava sociálních zařízení v budově Krhanická 759/15





Adresa
Krhanická 759/15, Praha 4
parc.č. 374, k.ú. 728438 Kamýk
Stavetník
Základní škola Písnická v Praze 12
Písnická 760/11, 142 00 Praha 4

Architekt
Ing. Naďa Rosická
Ing.arch. Michal Rosický

Dokumentace pro provedení stavby

Zodpovědný projektant části
Ing. Naďa Rosická
ČKAIT 0011032
T 607 841 995, E team@mina.studio

Výkres
13 - Sociální zařízení - Chodba
Návrh - Pohledy na stěny 1.+2.np
Datum
19.06.2022
Měřítko
1:50
Změna
-

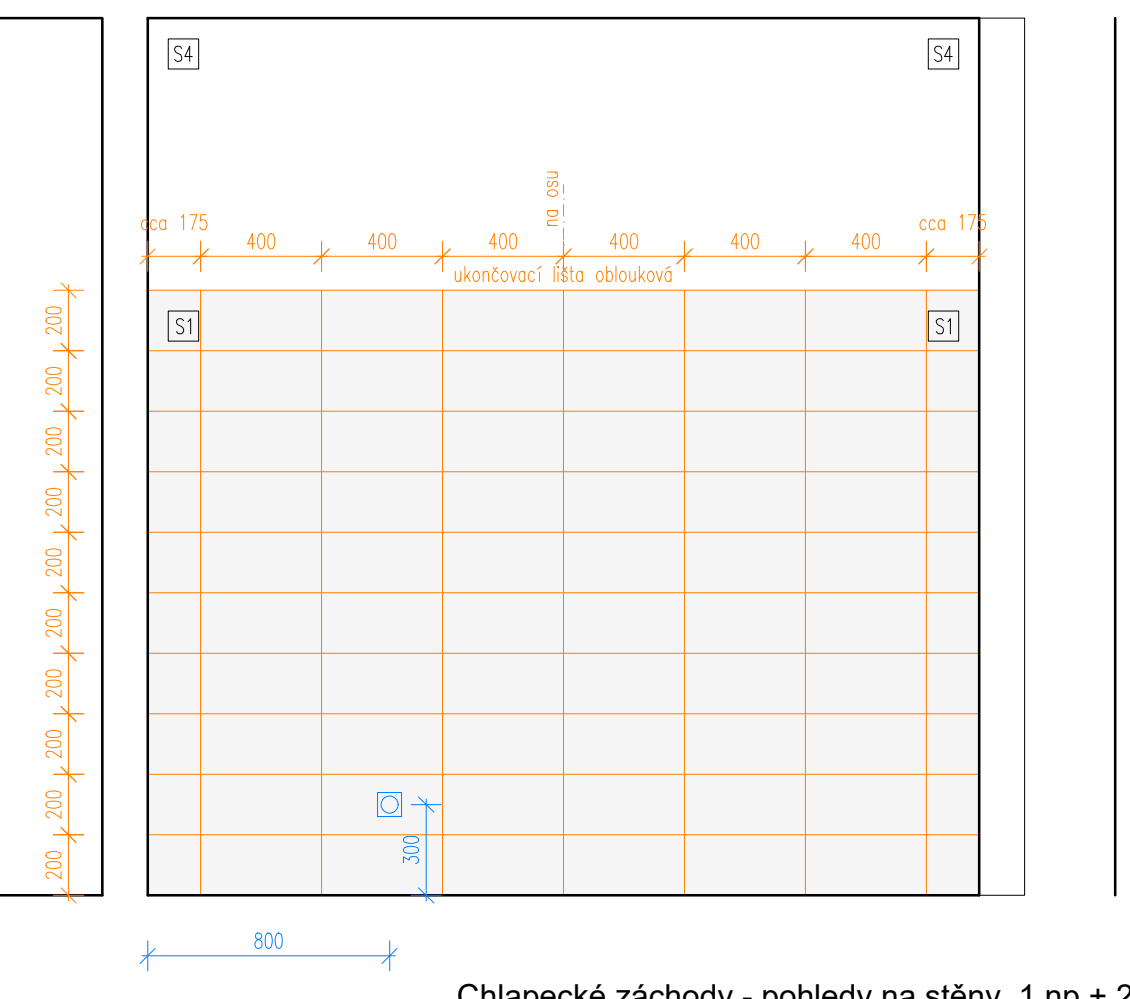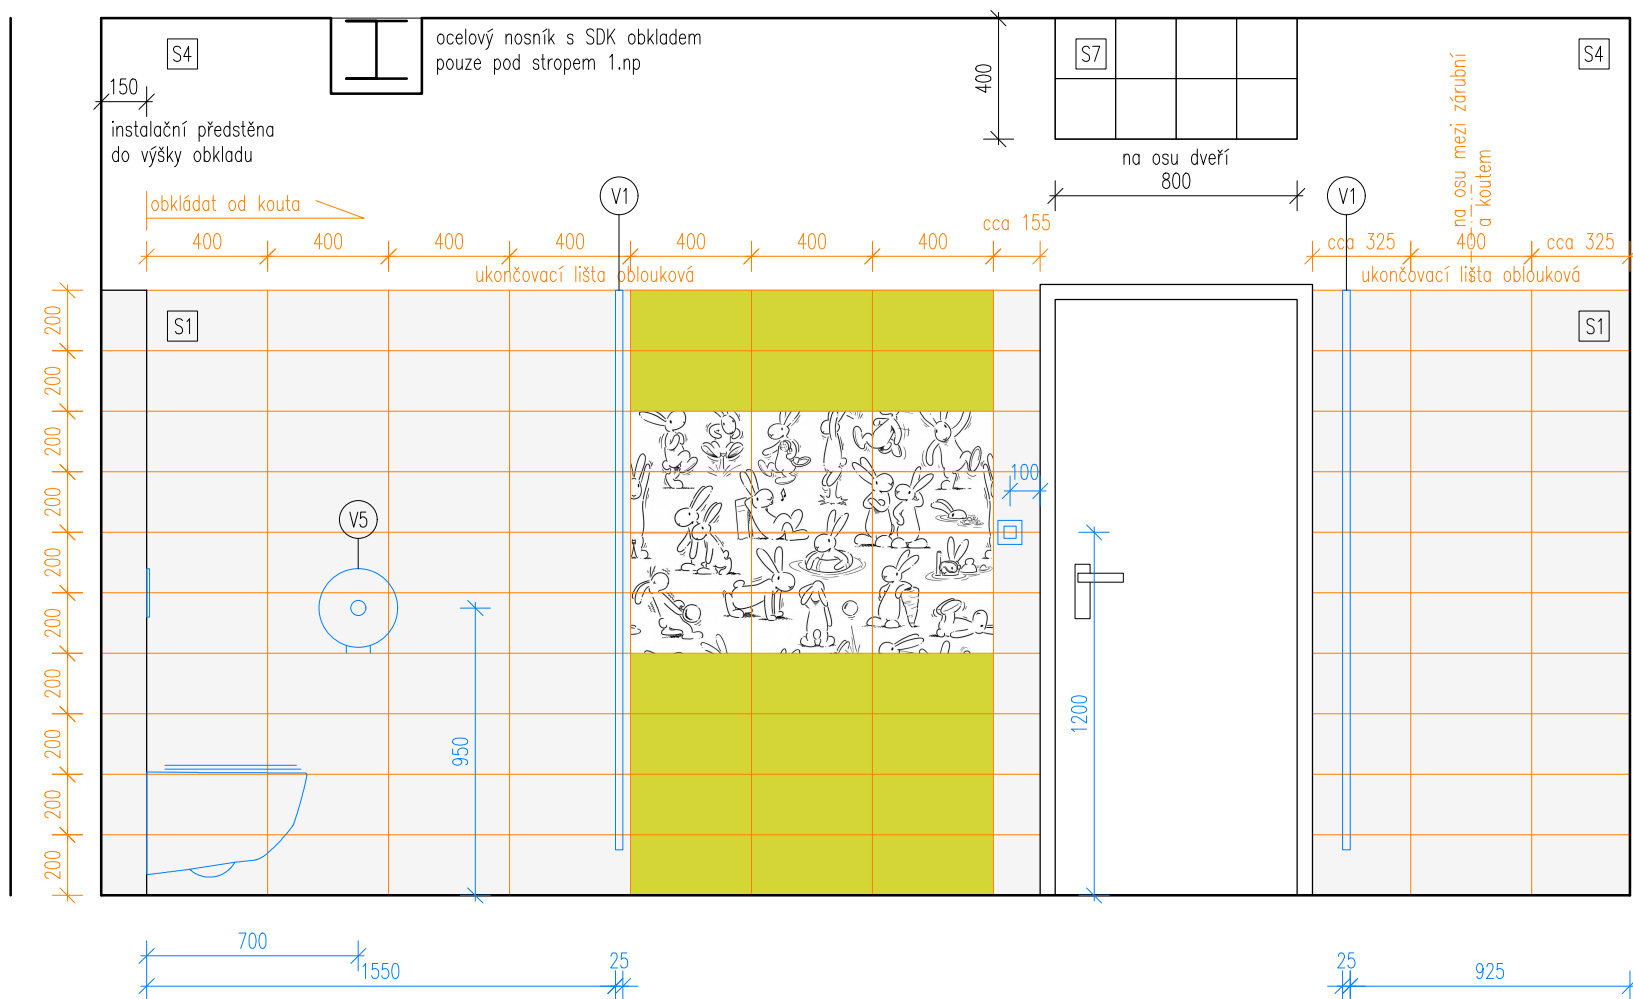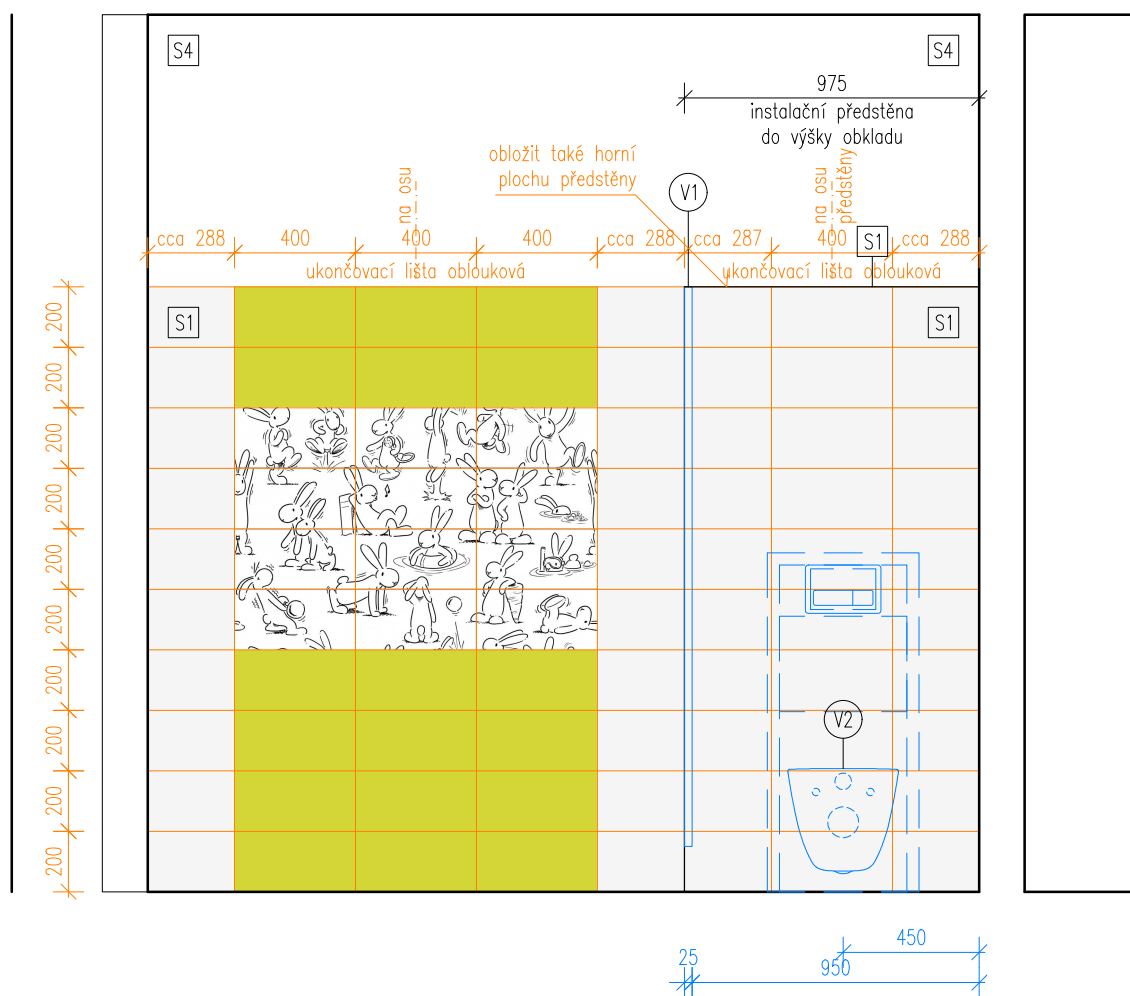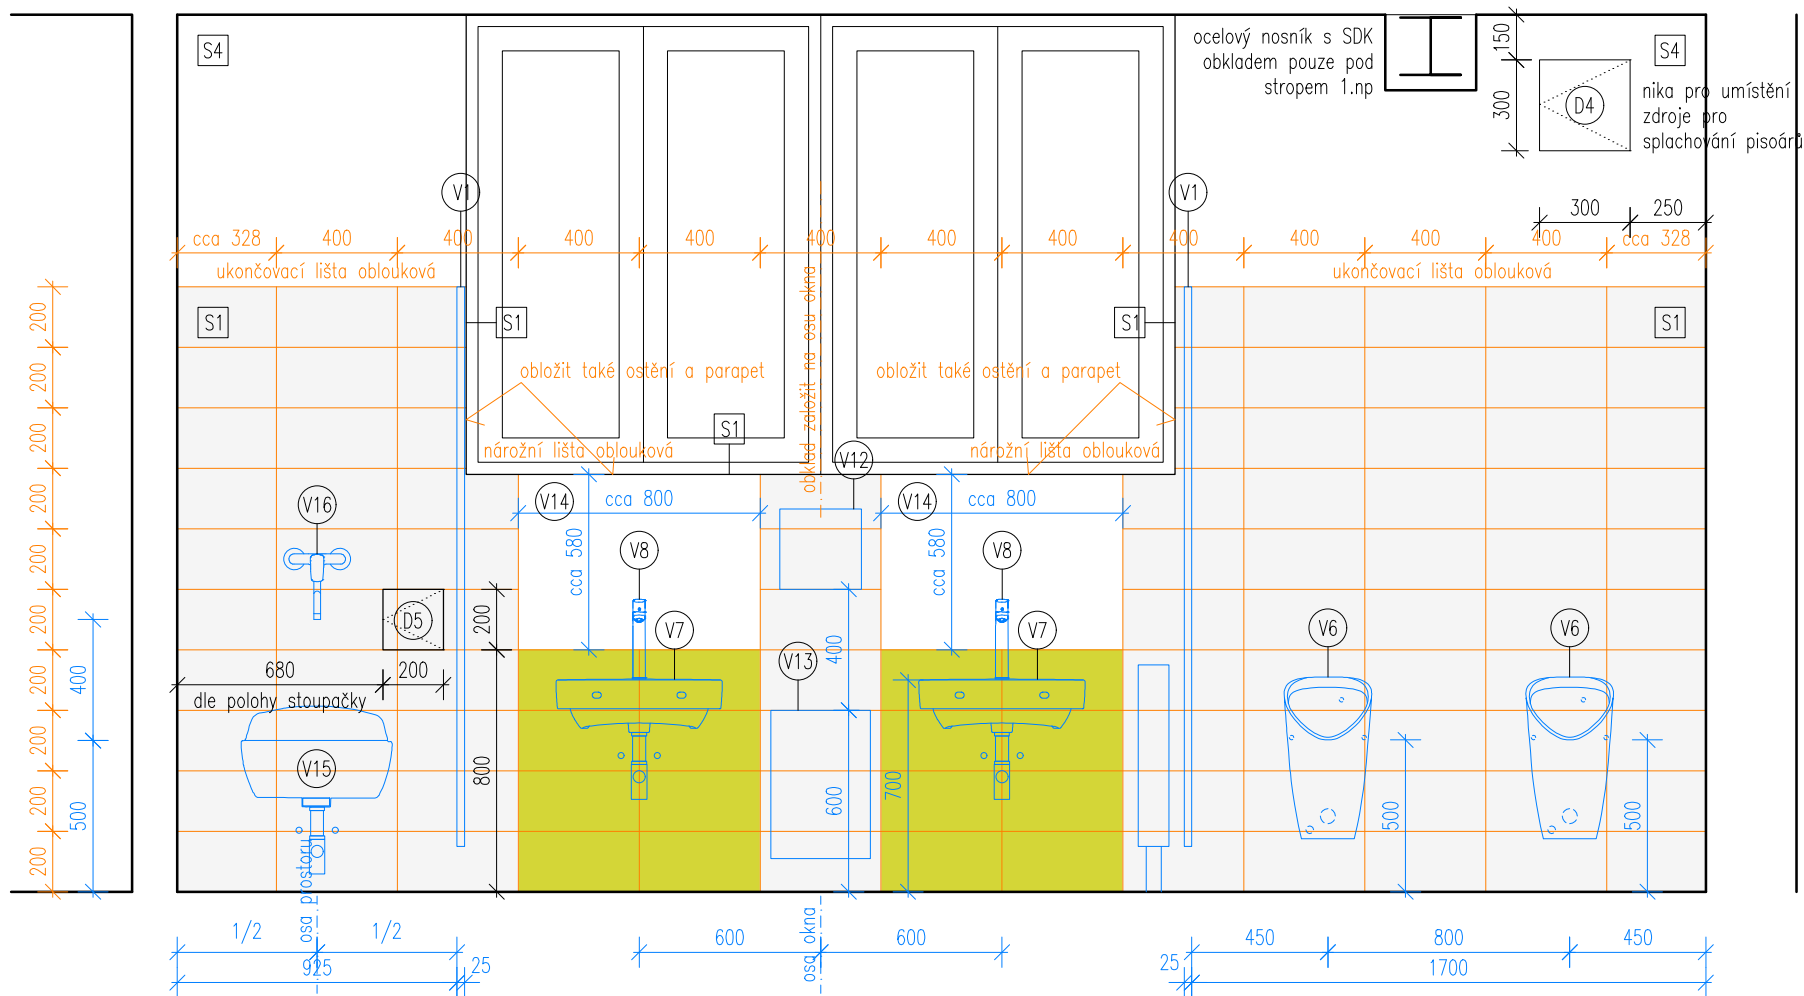


Chlapecké záchody - pohledy na stěny, 1.np + 2.np

Poznámky:
- Zobrazen je pavilon B, pavilon A je shodný.
- Všechny rozměry nutno před realizací ověřit přímo na místě.



výškový systém místní

Projekt		
Úprava sociálních zařízení v budově Krhanická 759/15		
Adresa		
Krhanická 759/15, Praha 4 parc.č. 374, k.ú. 728438 Kamýk		
Stavebník		
Základní škola Písnická v Praze 12 Písnická 760/11, 142 00 Praha 4		
Architekt		
Ing. Naďa Rosická Ing.arch. Michal Rosický		
Fáze		
Dokumentace pro provedení stavby		
Zodpovědný projektant části		
Ing. Naďa Rosická ČKAIT 0011032 T 607 841 995, E team@mina.studio		

Výkres		
14 - Sociální zařízení - Chlapci Návrh - Pohledy na stěny 1.+2.np		
Datum	Měřítko	Změna
19.06.2022	1:25	-

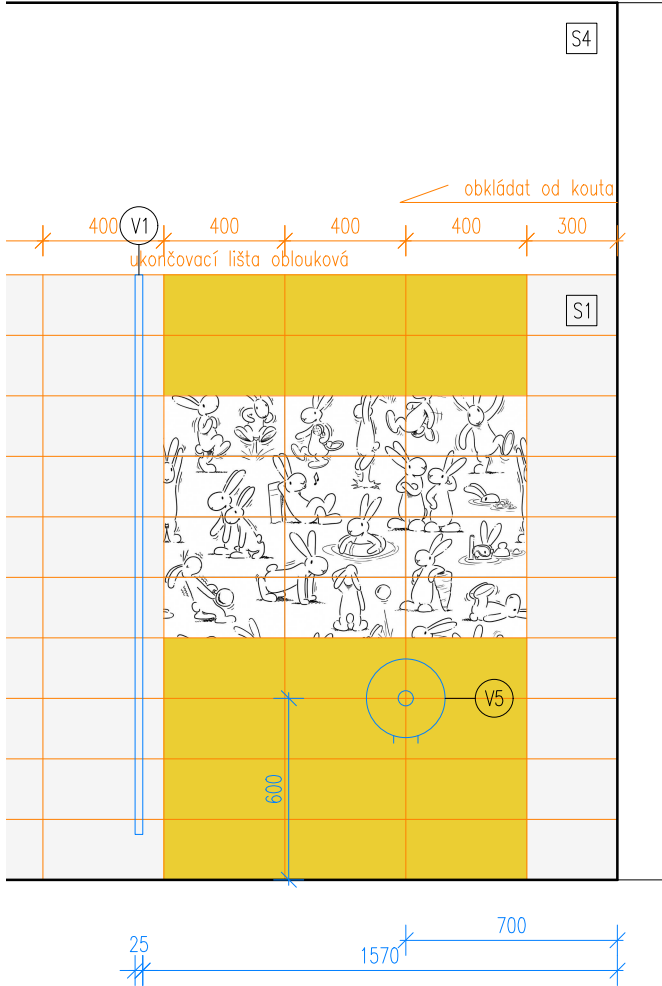

Odlišné řešení záchodových kabin ve 2.np

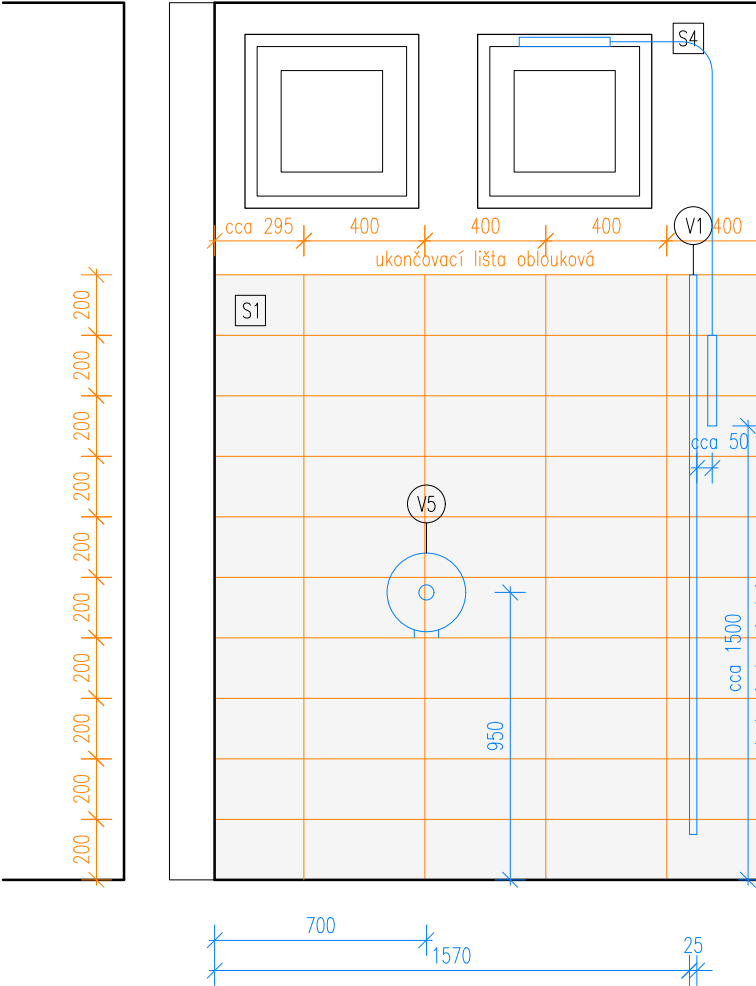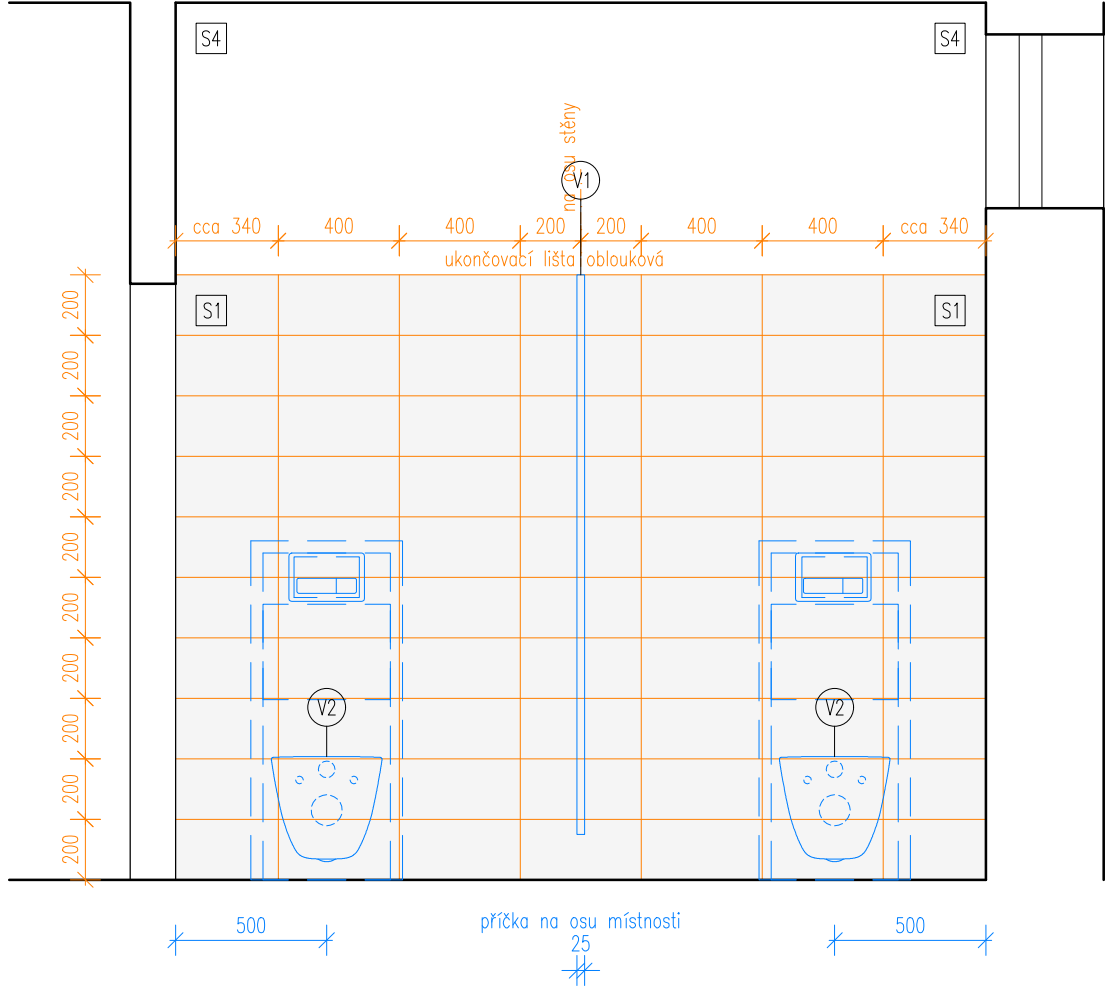





Poznámky:
- Zobrazen je pavilon B, pavilon A je shodný.
- Všechny rozměry nutno před realizací ověřit přímo na místě.

výškový systém místní

Projekt
**Úprava sociálních zařízení
v budově Krhanická 759/15**
Adresa
Krhanická 759/15, Praha 4
parc.č. 374, k.ú. 728438 Kamýk
Stavebník
Základní škola Písnická v Praze 12
Písnická 760/11, 142 00 Praha 4
Architekt
Ing. Naďa Rosická
Ing.arch. Michal Rosický

Fáze
Dokumentace pro provedení stavby
Zodpovědný projektant části
Ing. Naďa Rosická
ČKAIT 0011032
T 607 841 995, E team@mina.studio

Výkres
15 - Sociální zařízení - Dívky
Návrh - Pohledy na stěny 1.+2.np
Datum
19.06.2022
Měřítko
1:25
Změna
-

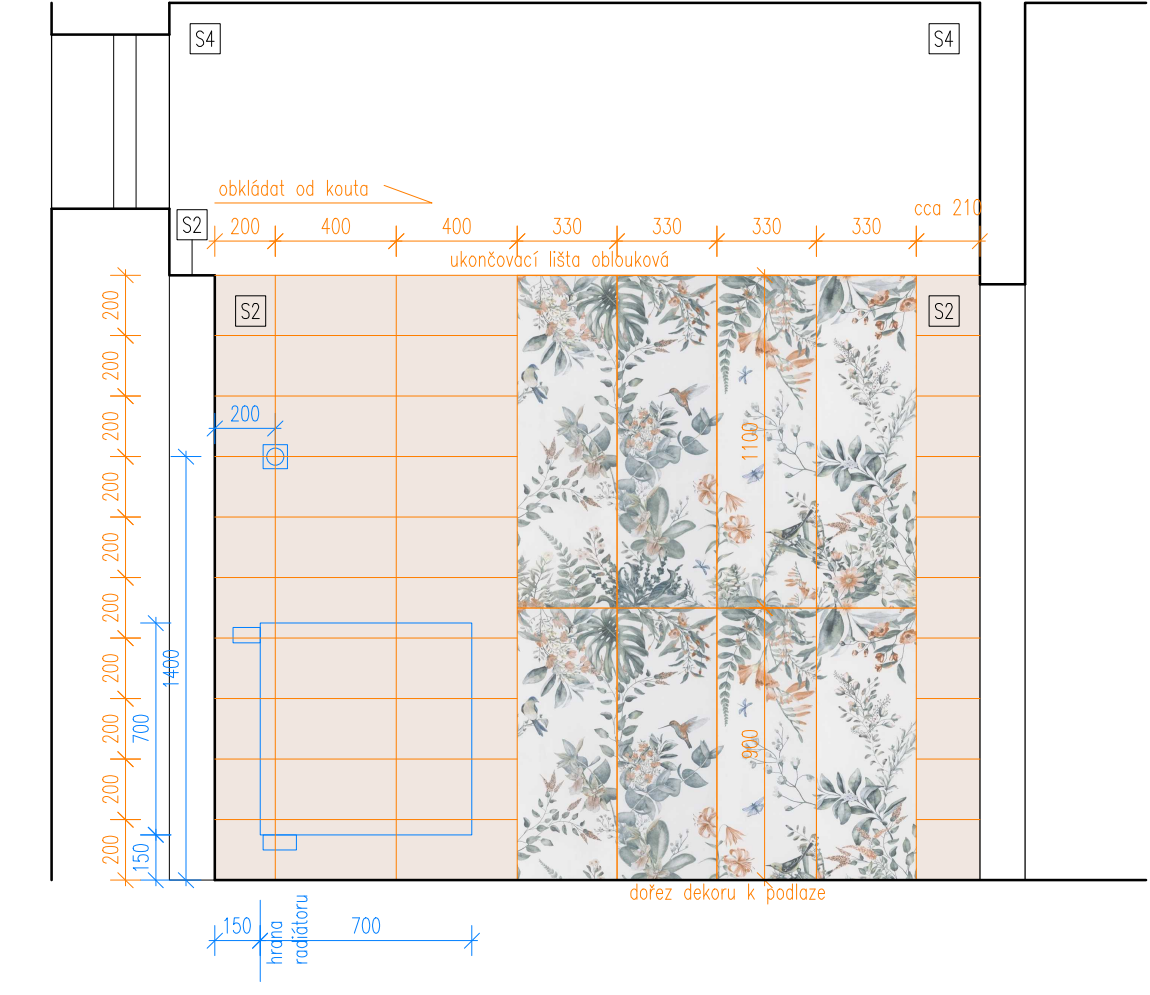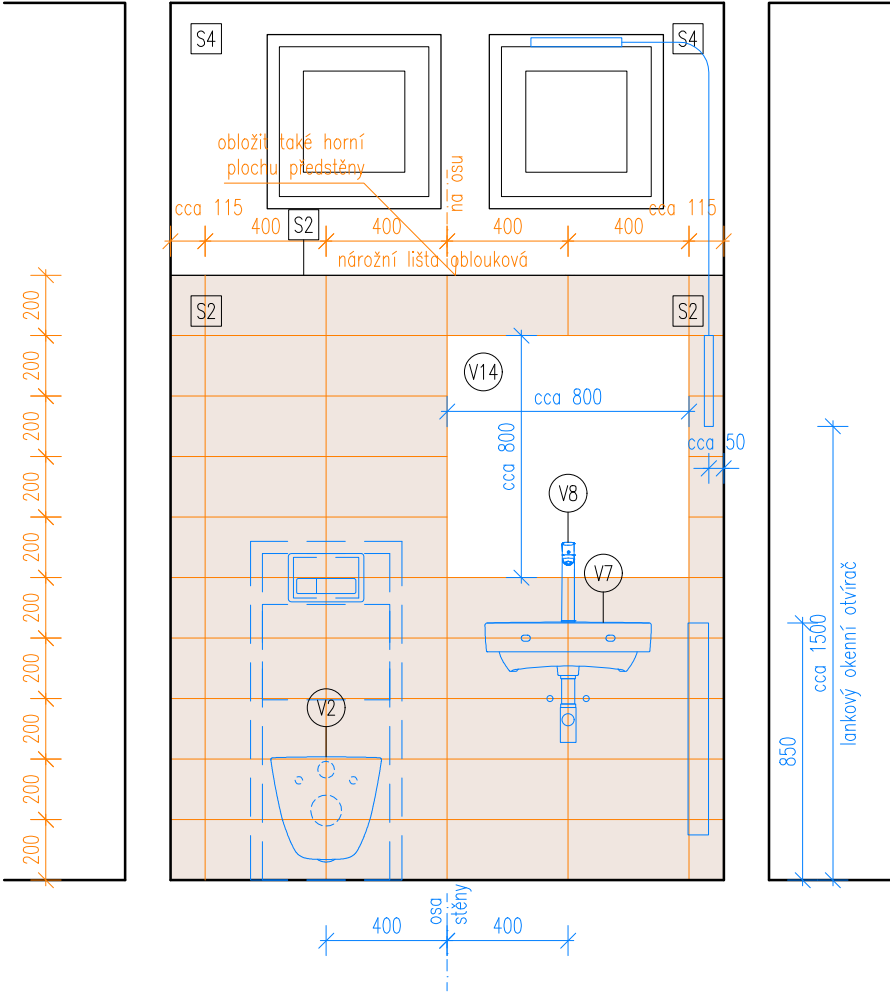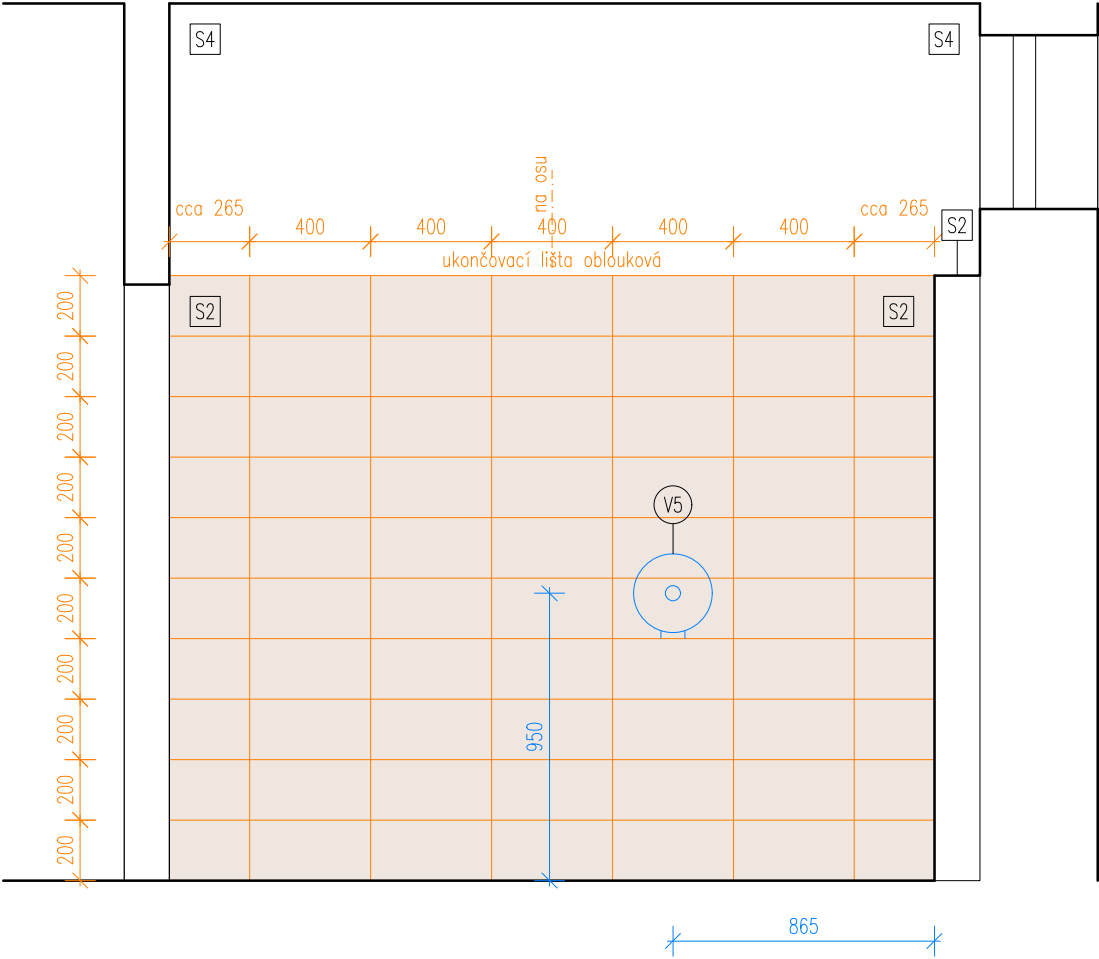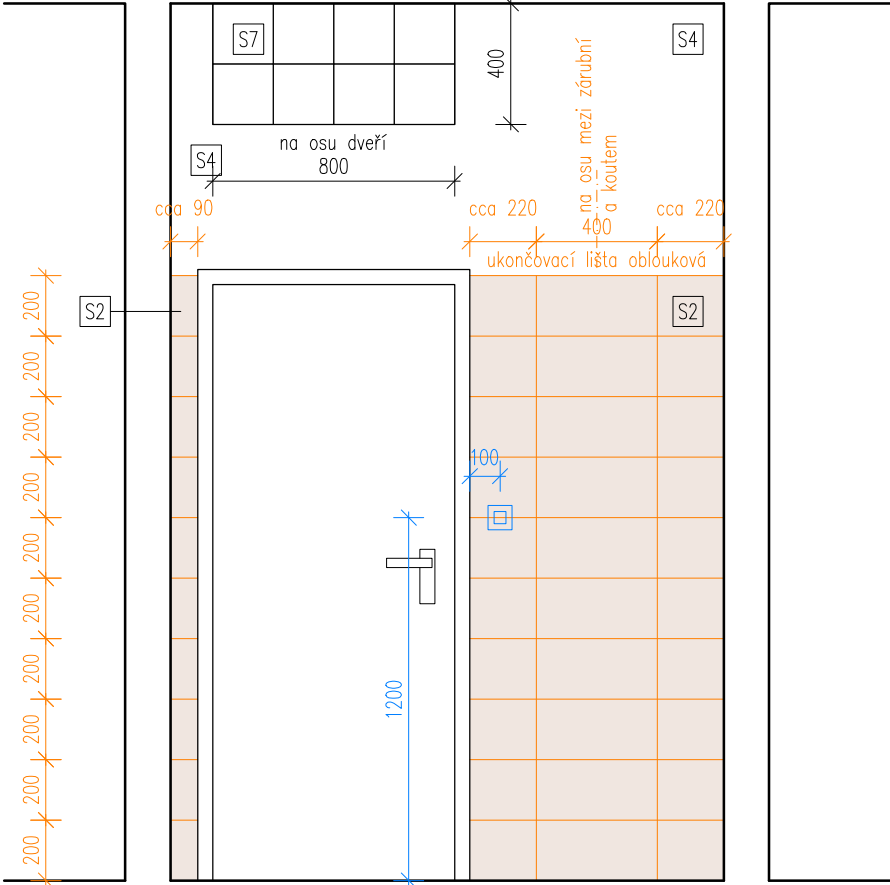





Poznámky:
- Zobrazen je pavilon B, pavilon A je shodný.
- Všechny rozměry nutno před realizací ověřit přímo na místě.

výškový systém místní

Projekt
Úprava sociálních zařízení v budově Krhanická 759/15
Adresa
Krhanická 759/15, Praha 4
parc.č. 374, k.ú. 728438 Kamýk
Stavebník
Základní škola Písnická v Praze 12
Písnická 760/11, 142 00 Praha 4
Architekt
Ing. Naďa Rosická
Ing.arch. Michal Rosický

Fáze
Dokumentace pro provedení stavby
Zodpovědný projektant části
Ing. Naďa Rosická
ČKAIT 0011032
T 607 841 995, E team@mina.studio

Výkres
16 - Sociální zařízení - Učitelé
Návrh - Pohledy na stěny
Datum
19.06.2022
Měřítko
1:25
Změna
-

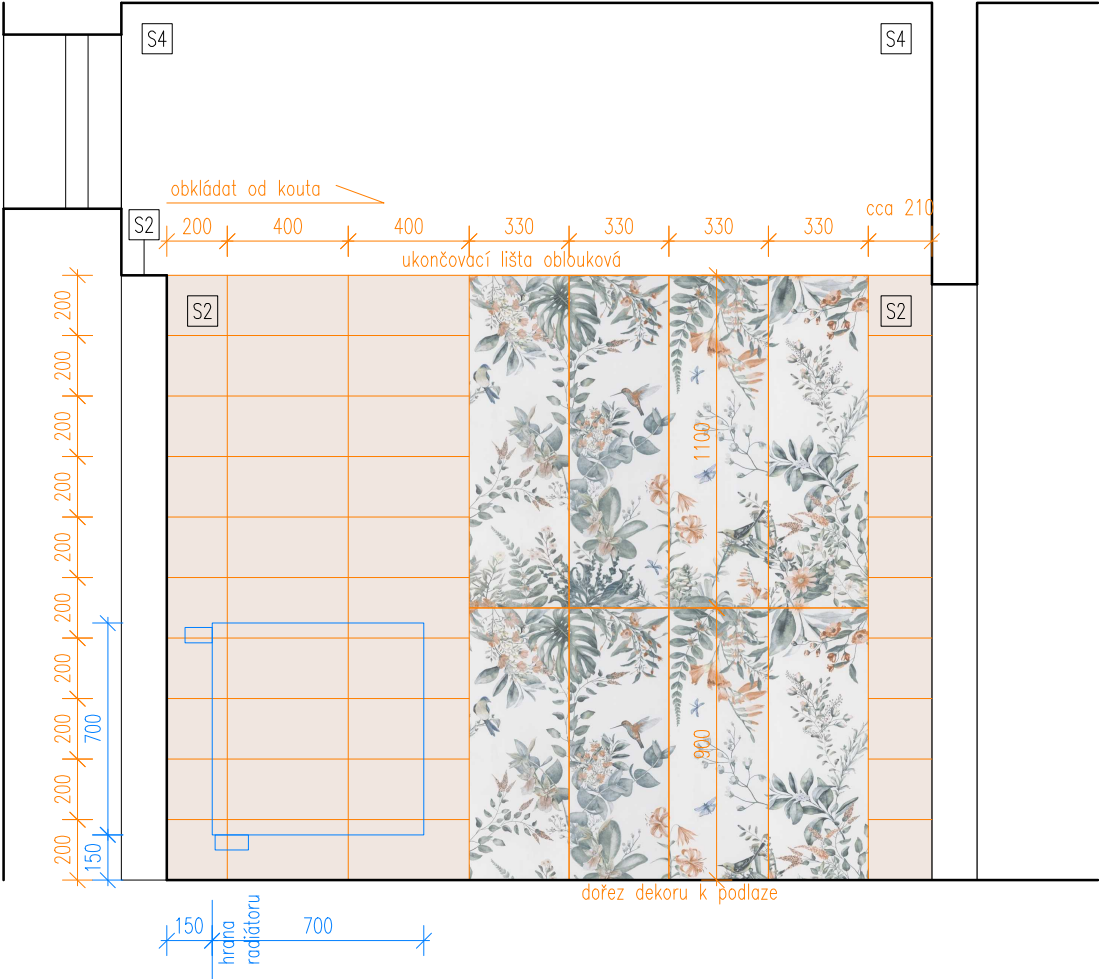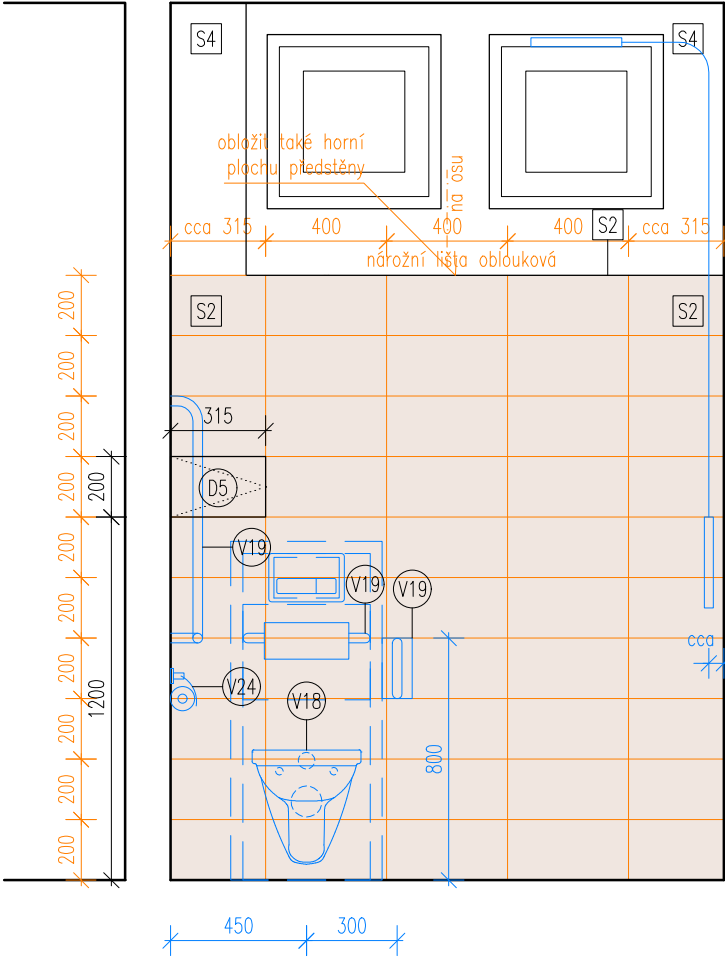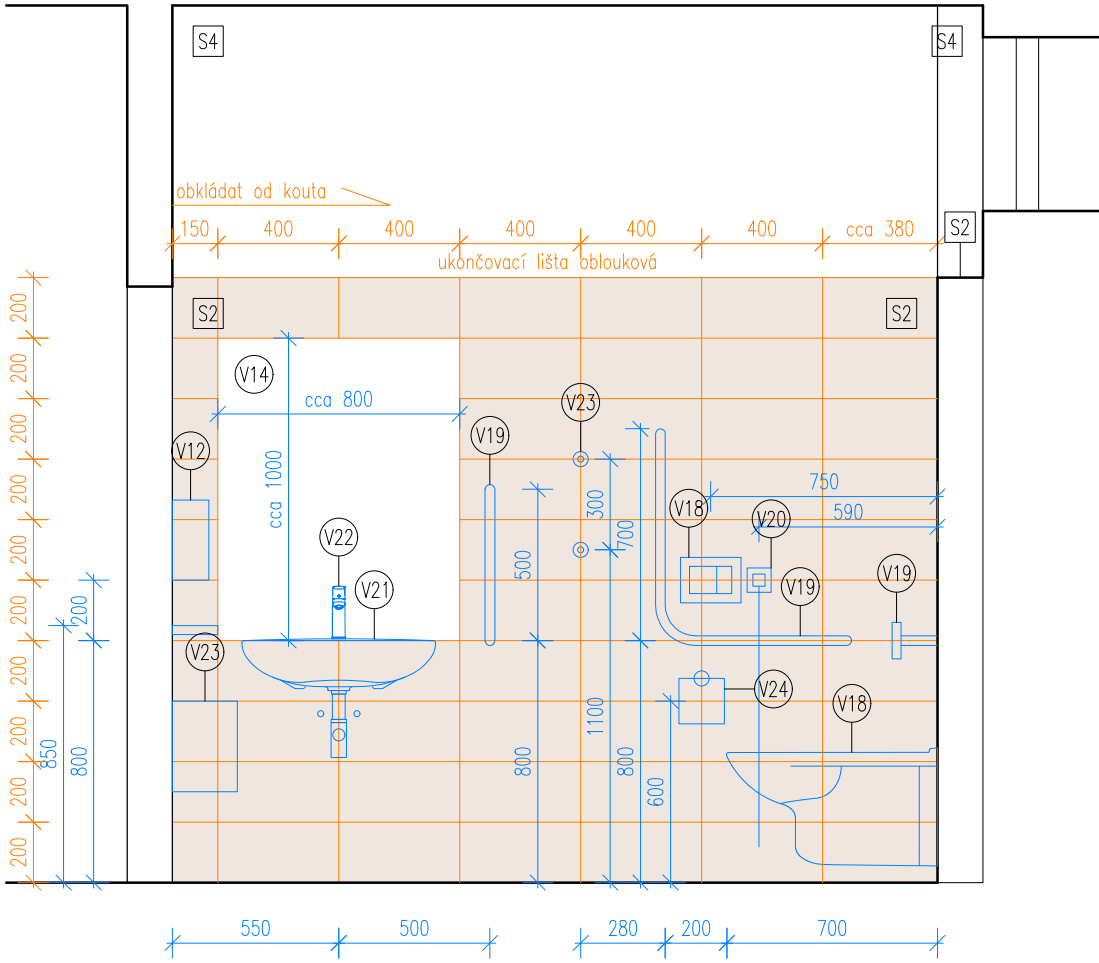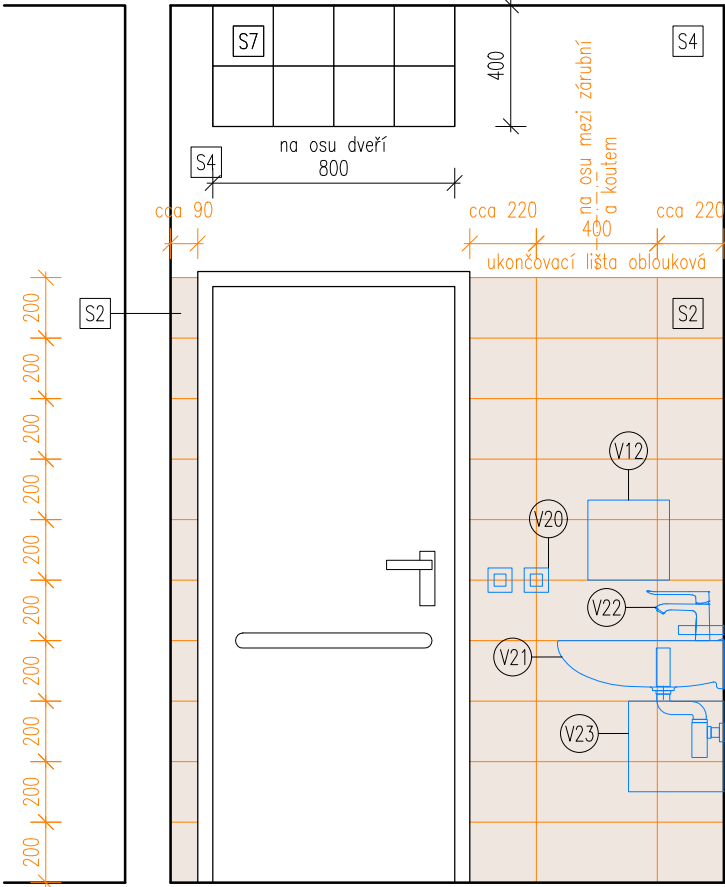


Poznámky:
- Zobrazen je pavilon B, pavilon A je shodný.
- Všechny rozměry nutno před realizací ověřit přímo na místě.

výškový systém místní

Projekt
**Úprava sociálních zařízení
v budově Krhanická 759/15**
Adresa
Krhanická 759/15, Praha 4
parc.č. 374, k.ú. 728438 Kamýk
Stavebník
Základní škola Písnická v Praze 12
Písnická 760/11, 142 00 Praha 4
Architekt
Ing. Naďa Rosická
Ing.arch. Michal Rosický

Fáze
Dokumentace pro provedení stavby
Zodpovědný projektant části
Ing. Naďa Rosická
ČKAIT 0011032
T 607 841 995, E team@mina.studio

Výkres
17 - Sociální zařízení - Bezbariérové wc - Návrh - Pohledy na stěny
Datum
19.06.2022
Měřítko
1:25
Změna
-

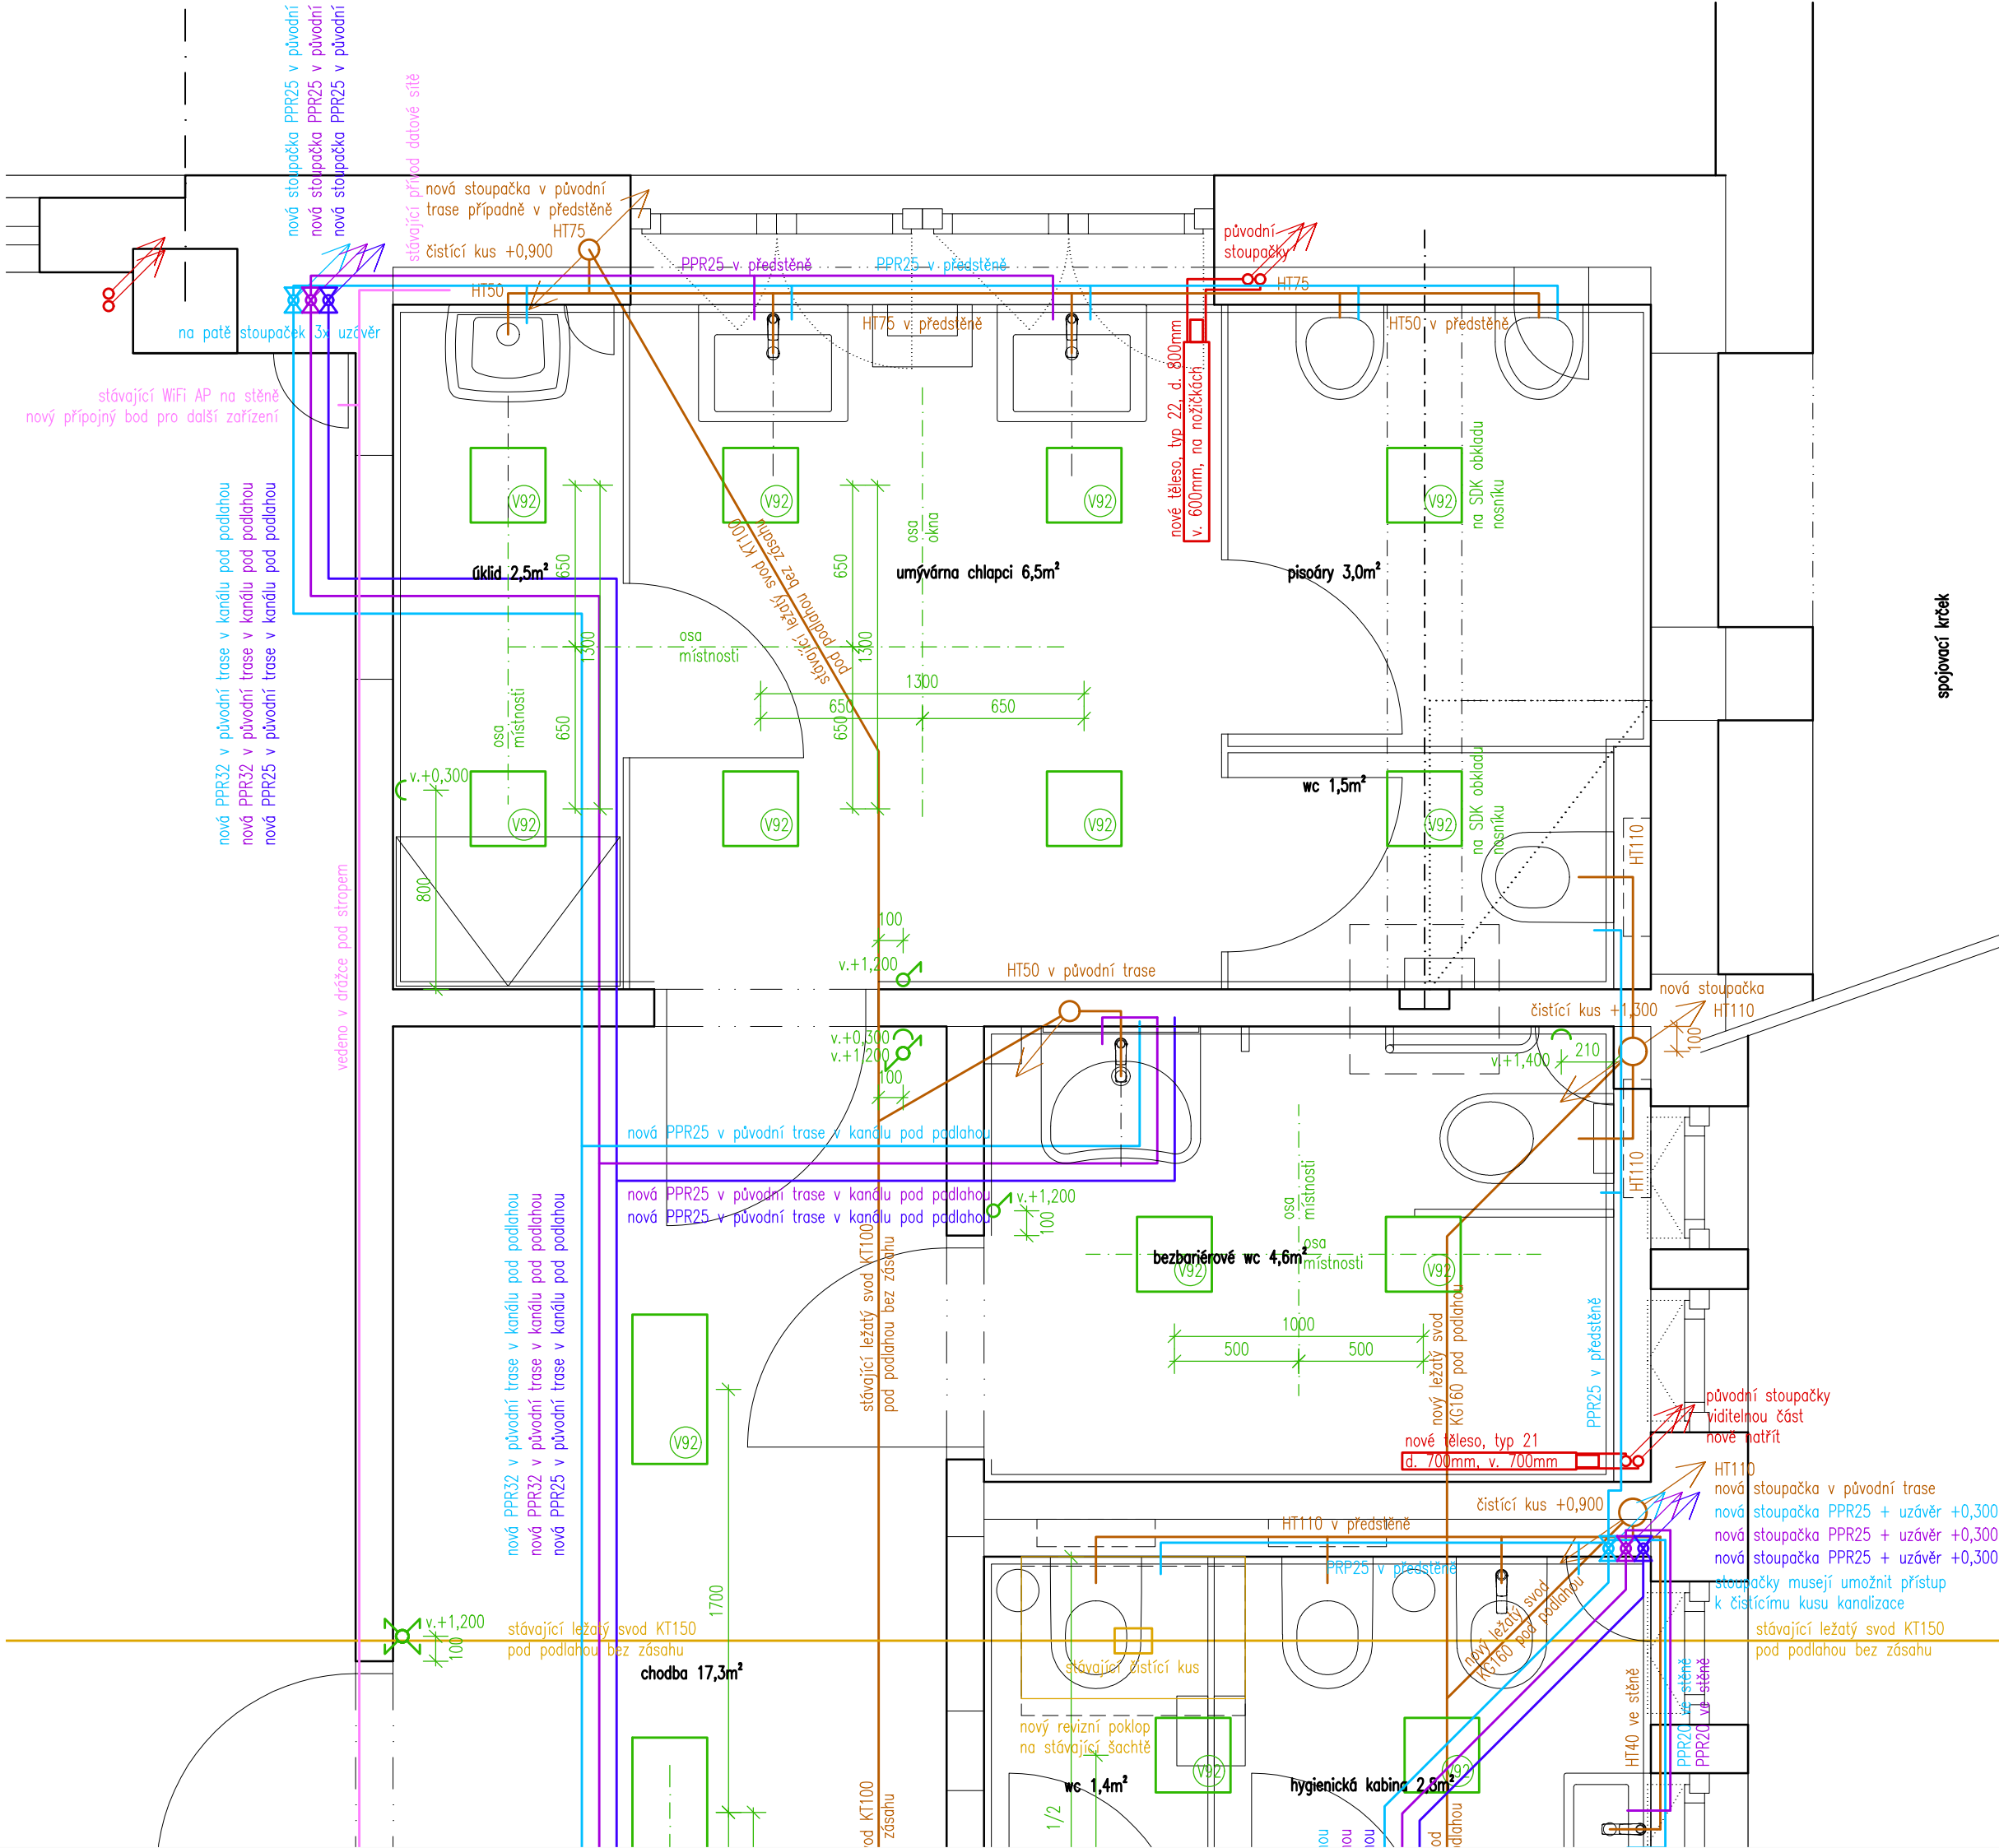

- Legenda TZB**
- Vodovod - studená voda
 - Vodovod - teplá voda
 - Vodovod - cirkulace
 - Kanalizace splašková
 - Kanalizace dešťová
 - Vytápění
 - Rozvody NN
 - Zásuvka, dvojzásuvka 230V
 - Vypínač, přepínač
 - Rozvody datové
 - Datová zásuvka RJ45

Poznámky:
- Zobrazen je pavilon B, pavilon A je shodný.
- Všechny rozměry nutno před realizací ověřit přímo na místě.




výškový systém místní

**Úprava sociálních zařízení
v budově Krhanická 759/15**
Adresa
Krhanická 759/15, Praha 4
parc.č. 374, k.ú. 728438 Kamýk
Stavebník
Základní škola Písnická v Praze 12
Písnická 760/11, 142 00 Praha 4
Architekt
Ing. Naďa Rosická
Ing.arch. Michal Rosický

Dokumentace pro ohlášení stavby
Zodpovědný projektant části
Ing. Naďa Rosická
ČKAIT 0011032
T 607 841 995, E team@mina.studio

Výkres
18a - Sociální zařízení - Chlapci
TZB - Půdorys 1.np
Datum
19.06.2022
Měřítko
1:25
Změna
-

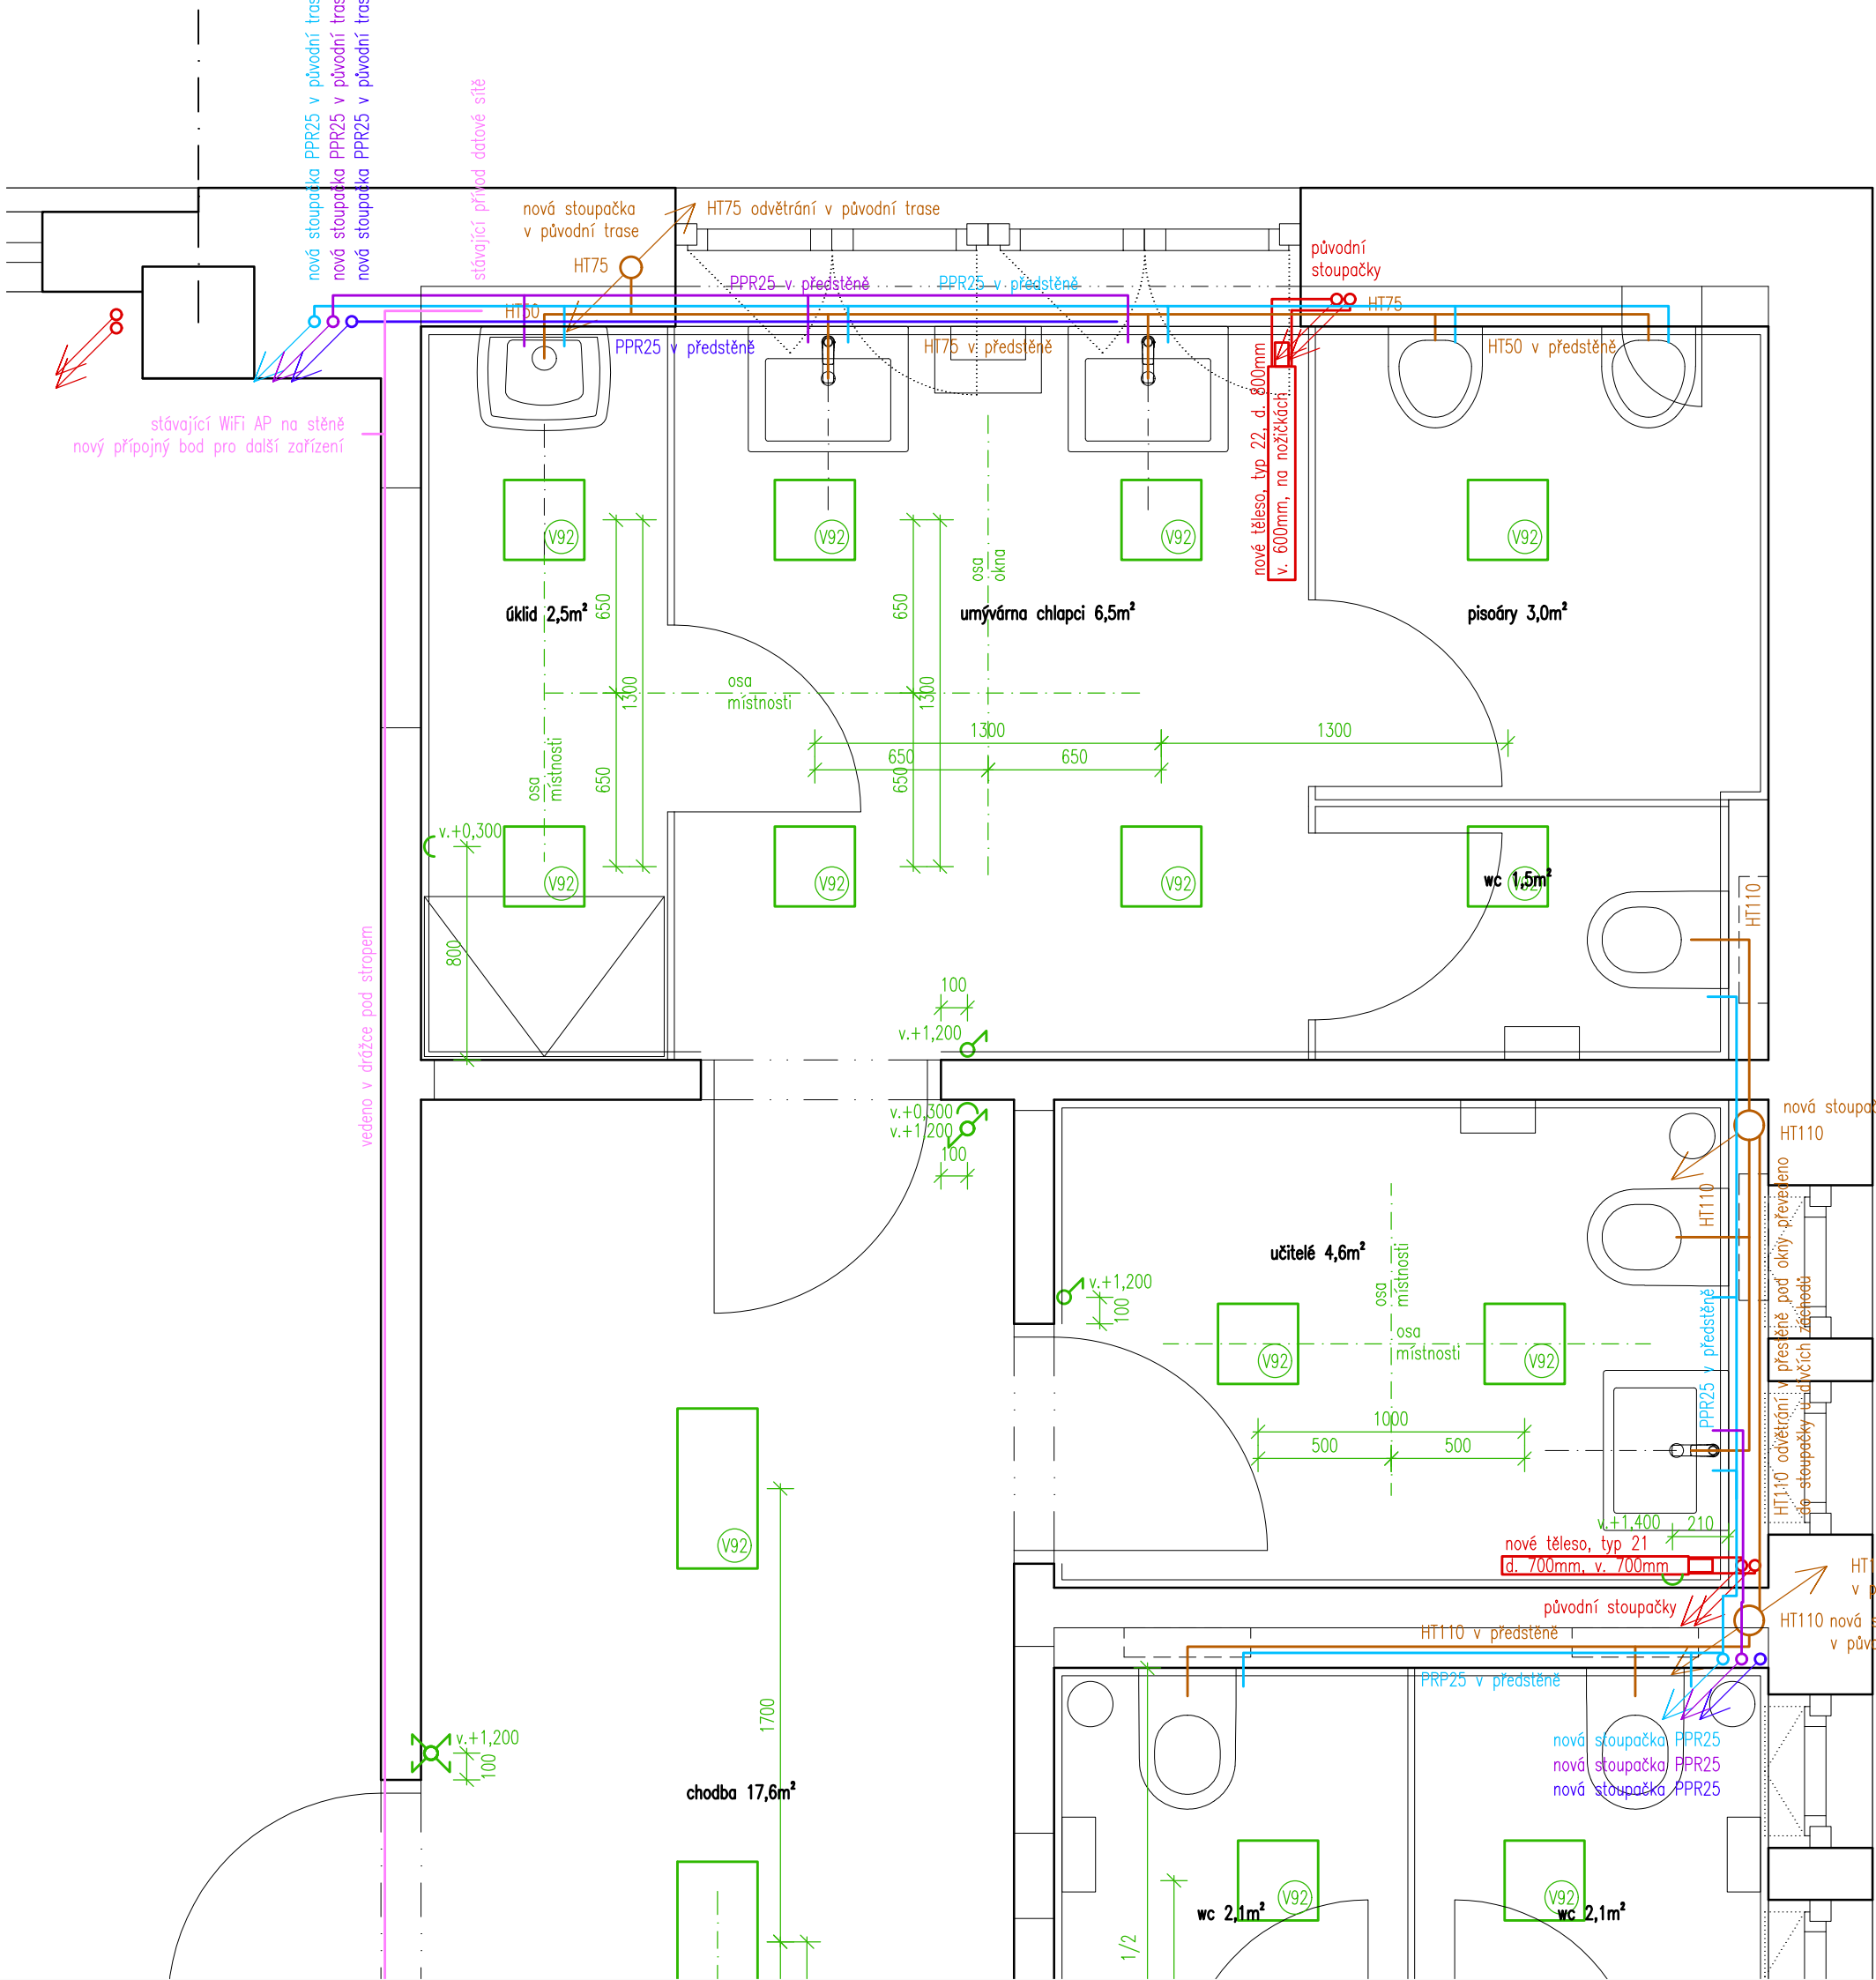

- Legenda TZB
- Vodovod - studená voda
- Vodovod - teplá voda
- Vodovod - cirkulace
- Kanalizace splašková
- Kanalizace dešťová
- Vytápění
- Rozvody NN
- Zásuvka, dvojzásuvka 230V
- Vypínač, přepínač
- Rozvody datové
- Datová zásuvka RJ45

Poznámky:
- Zobrazen je pavilon B, pavilon A je shodný.
- Všechny rozměry nutno před realizací ověřit přímo na místě.




výškový systém místní

Projekt
**Úprava sociálních zařízení
v budově Krhanická 759/15**
Adresa
Krhanická 759/15, Praha 4
parc.č. 374, k.ú. 728438 Kamýk
Stavebník
Základní škola Písnická v Praze 12
Písnická 760/11, 142 00 Praha 4
Architekt
Ing. Naďa Rosická
Ing.arch. Michal Rosický

Fáze
Dokumentace pro ohlášení stavby
Zodpovědný projektant části
Ing. Naďa Rosická
ČKAIT 0011032
T 607 841 995, E team@mina.studio

Výkres
18b - Sociální zařízení - Chlapci
TZB - Půdorys 2.np
Datum
19.06.2022
Měřítko
1:25
Změna
-

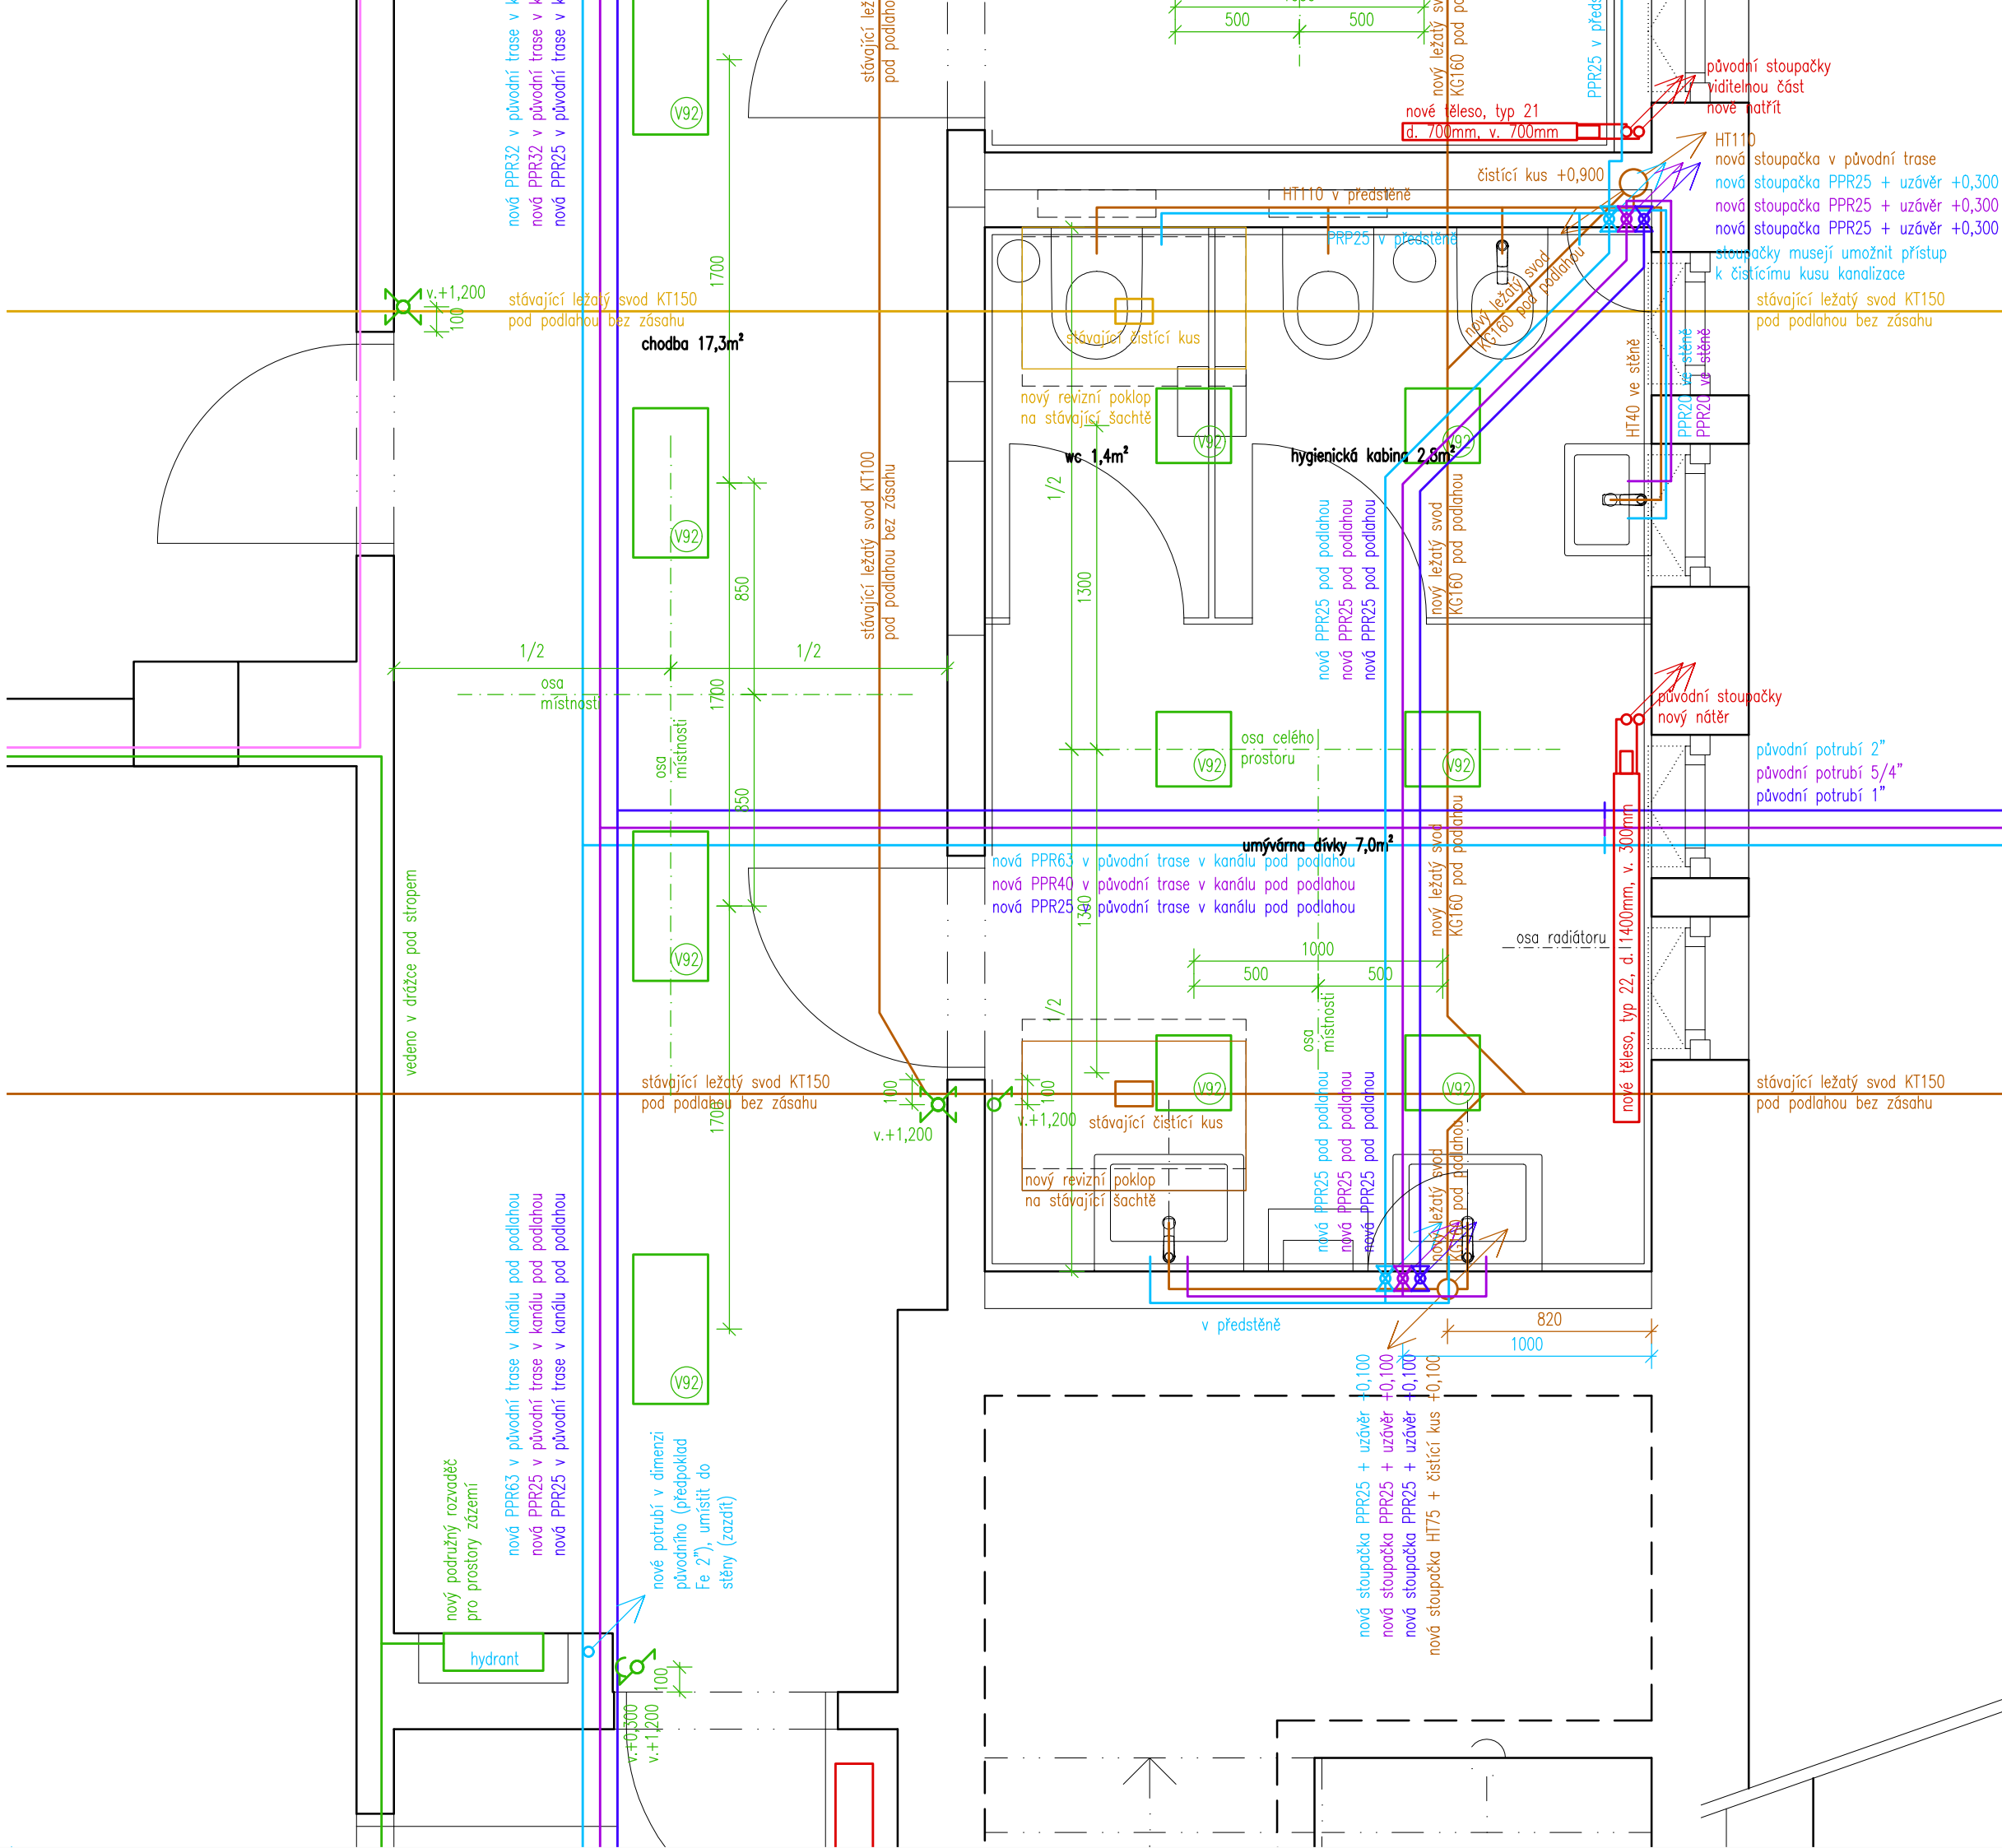

- Legenda TZB**
- Vodovod - studená voda
 - Vodovod - teplá voda
 - Vodovod - cirkulace
 - Kanalizace splašková
 - Kanalizace dešťová
 - Vytápění
 - Rozvody NN
 - Zásuvka, dvojzásuvka 230V
 - Vypínač, přepínač
 - Rozvody datové
 - Datová zásuvka RJ45


Poznámky:
- Zobrazen je pavilon B, pavilon A je shodný.
- Všechny rozměry nutno před realizací ověřit přímo na místě.


výškový systém místní

Projekt
**Úprava sociálních zařízení
v budově Krhanická 759/15**
Adresa
Krhanická 759/15, Praha 4
parc.č. 374, k.ú. 728438 Kamýk
Stavebník
Základní škola Písnická v Praze 12
Písnická 760/11, 142 00 Praha 4
Architekt
Ing. Naďa Rosická
Ing.arch. Michal Rosický

Fáze
Dokumentace pro ohlášení stavby
Zodpovědný projektant části
Ing. Naďa Rosická
ČKAIT 0011032
T 607 841 995, E team@mina.studio

Výkres
19a - Sociální zařízení - Dívky
TZB - Půdorys 1.np
Datum
19.06.2022
Měřítko
1:25
Změna
-

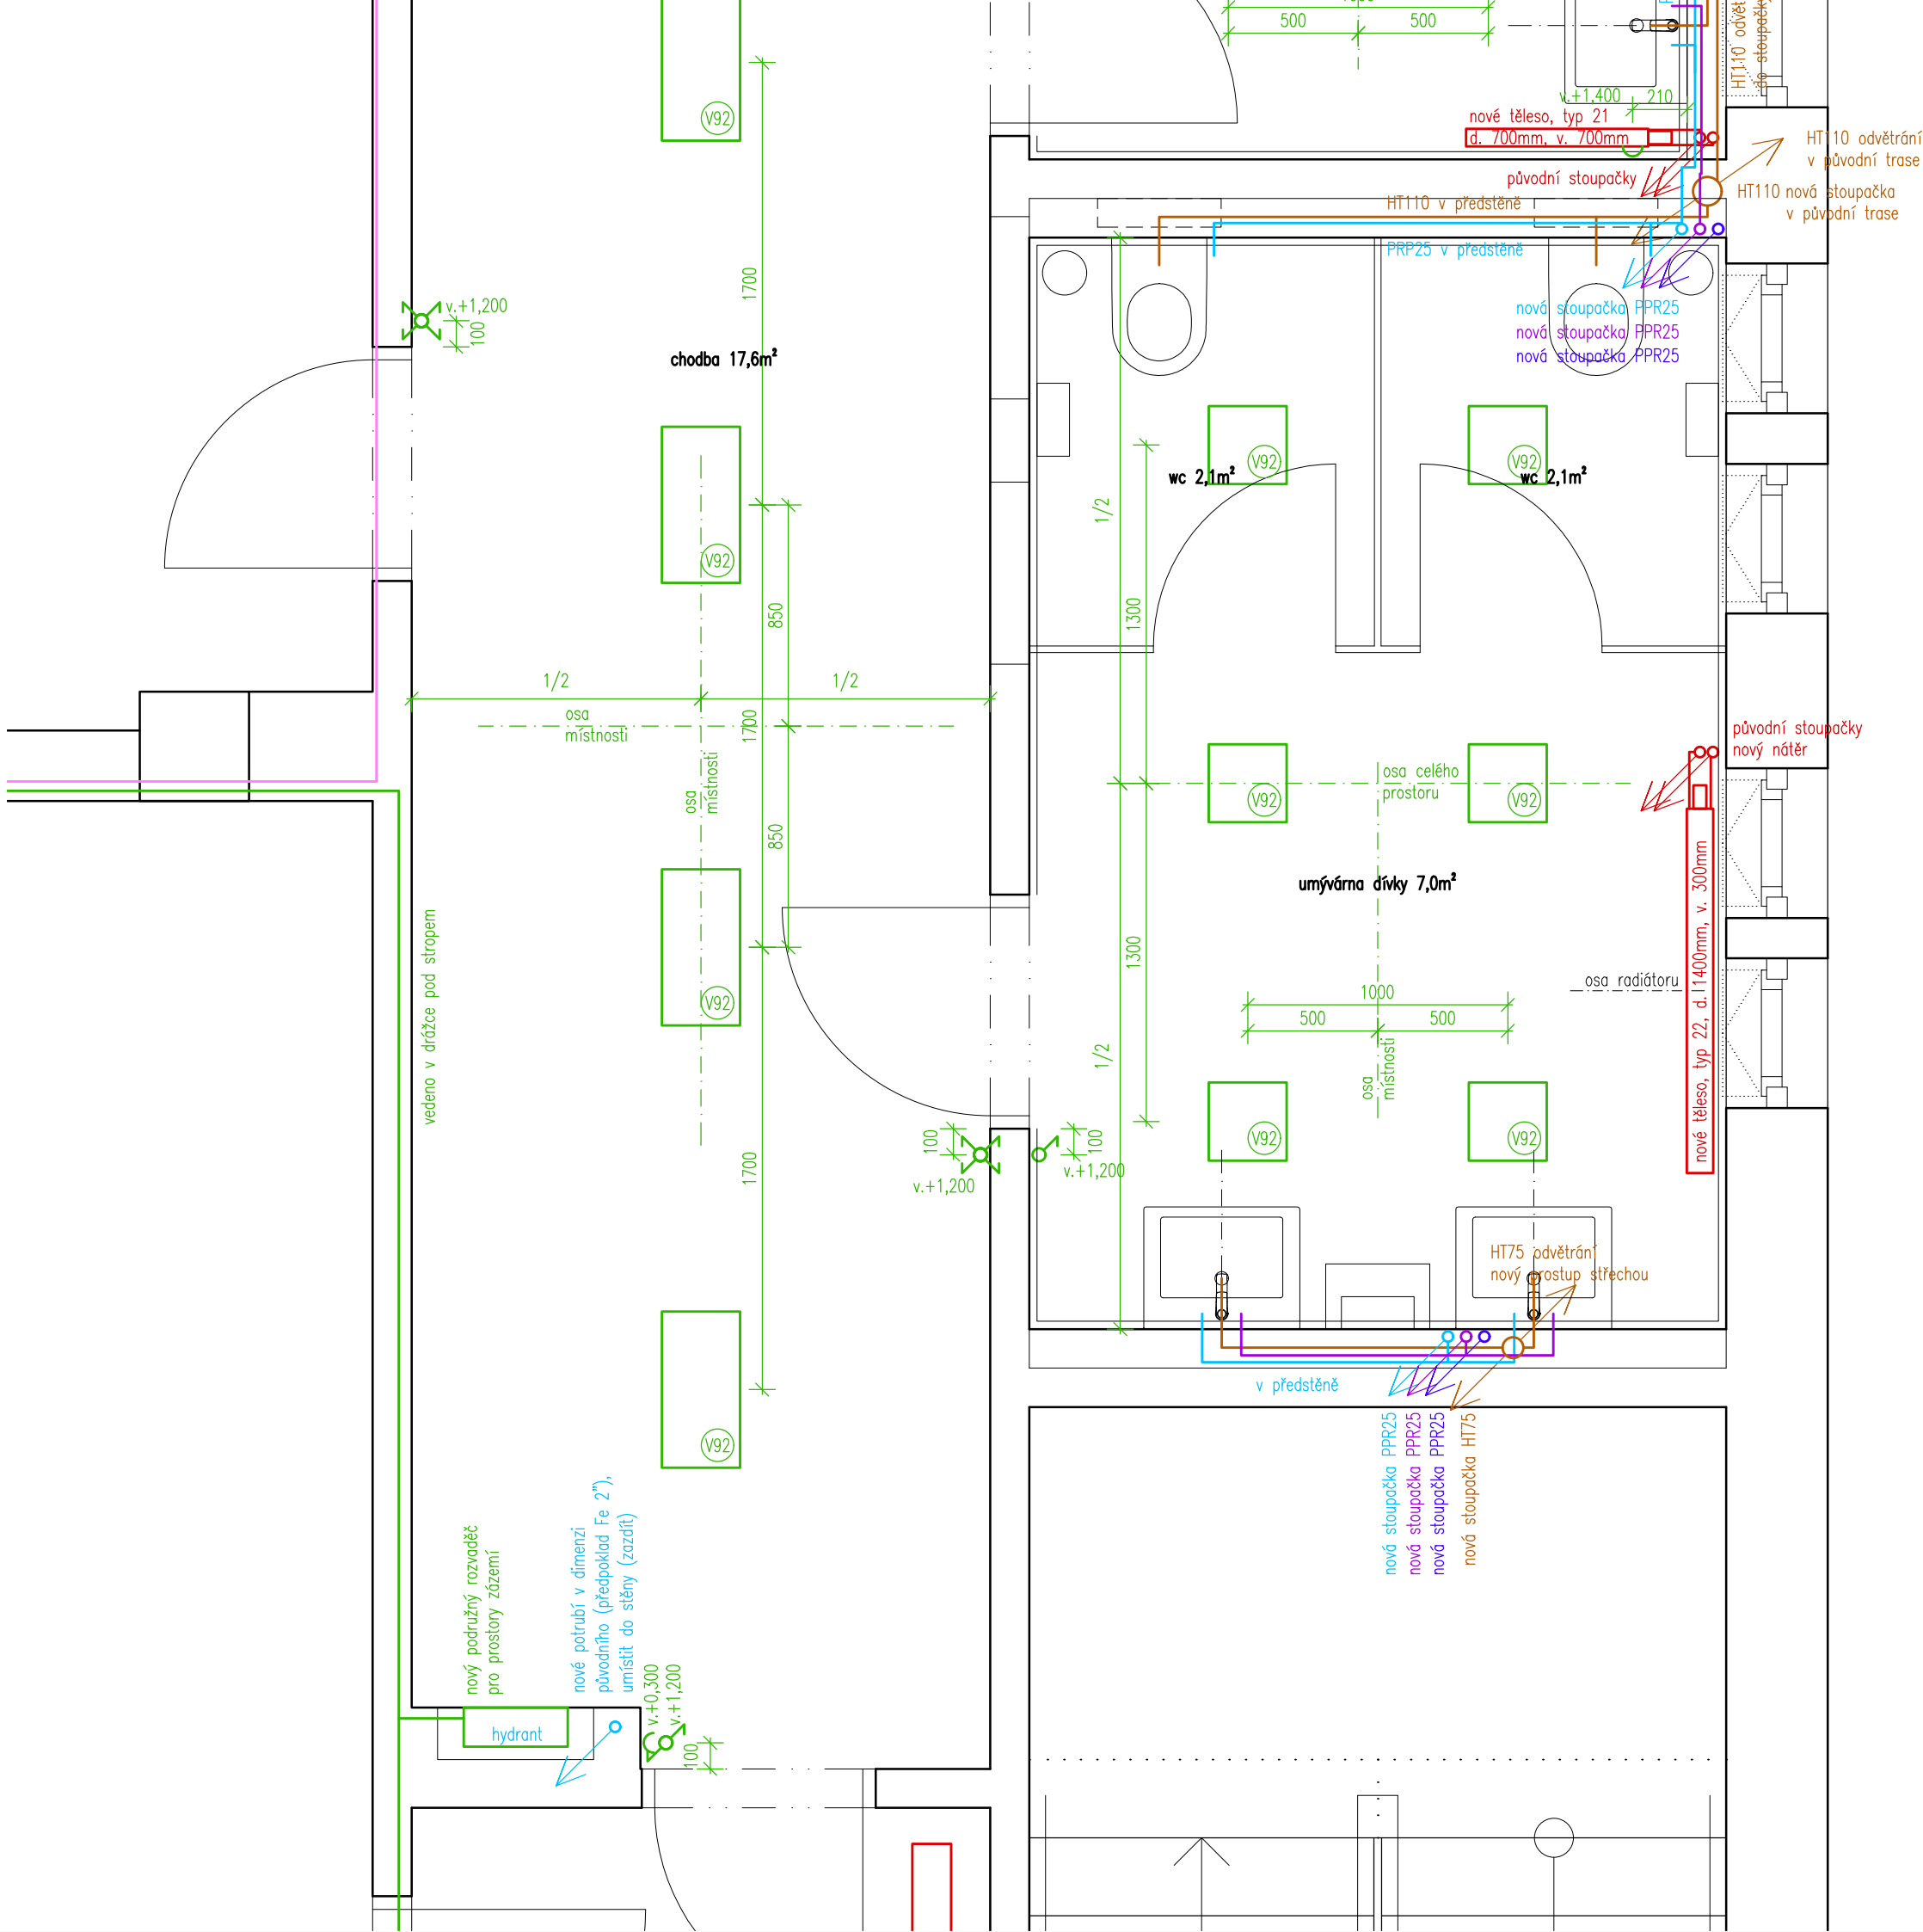

- Legenda TZB
- Vodovod - studená voda
- Vodovod - teplá voda
- Vodovod - cirkulace
- Kanalizace splašková
- Kanalizace dešťová
- Vytápění
- Rozvody NN
- Zásuvka, dvojzásuvka 230V
- Vypínač, přepínač
- Rozvody datové
- Datová zásuvka RJ45

Poznámky:
- Zobrazen je pavilon B, pavilon A je shodný.
- Všechny rozměry nutno před realizací ověřit přímo na místě.

výškový systém místní

Projekt

Úprava sociálních zařízení
v budově Krhanická 759/15

Adresa

Krhanická 759/15, Praha 4
parc.č. 374, k.ú. 728438 Kamýk

Stavebník

Základní škola Písnická v Praze 12
Písnická 760/11, 142 00 Praha 4

Architekt

Ing. Naďa Rosická
Ing.arch. Michal Rosický

Fáze

Dokumentace pro ohlášení stavby

Zodpovědný projektant části

Ing. Naďa Rosická
ČKAIT 0011032
T 607 841 995, E team@mina.studio

Výkres		
19b - Sociální zařízení - Dívky		
TZB - Půdorys 2.np		
Datum	Měřítko	Změna
19.06.2022	1:25	-